


Дизайн Проект Квартиры

Казань, 2022


№ листа	Наименование листа
1	<i>Содержание</i>
2	<i>Обмерочный план</i>
3	<i>План демонтажа перегородок</i>
4	<i>План монтажа перегородок</i>
5	<i>План мебелеровки</i>
6	<i>План полов</i>
7	<i>План теплых полов</i>
8	<i>План потолков</i>
9	<i>План отопления</i>
10	<i>План кондиционирования</i>
11	<i>План слаботочного оборудования</i>
12	<i>План электрики</i>
13	<i>План освещения</i>
14	<i>План выключателей освещения</i>
15	<i>Развертки</i>

16	<i>Развертки</i>
17	<i>Развертки</i>
18	<i>Развертки</i>
19	<i>Развертки</i>
20	<i>Развертки</i>
21	<i>Развертки</i>
22	<i>Развертки</i>
23	<i>Координация разверток</i>
24	<i>3D виды Кухни и Холла</i>
25	<i>3D виды Спальни</i>
26	<i>3D виды Сан. узла 1</i>
27	<i>3D виды Комнаты</i>
28	<i>3D виды Сан. узла 3</i>
29	<i>3D виды Сан. узла 2</i>
30	<i>3D виды Гардеробных</i>


Развертка 1

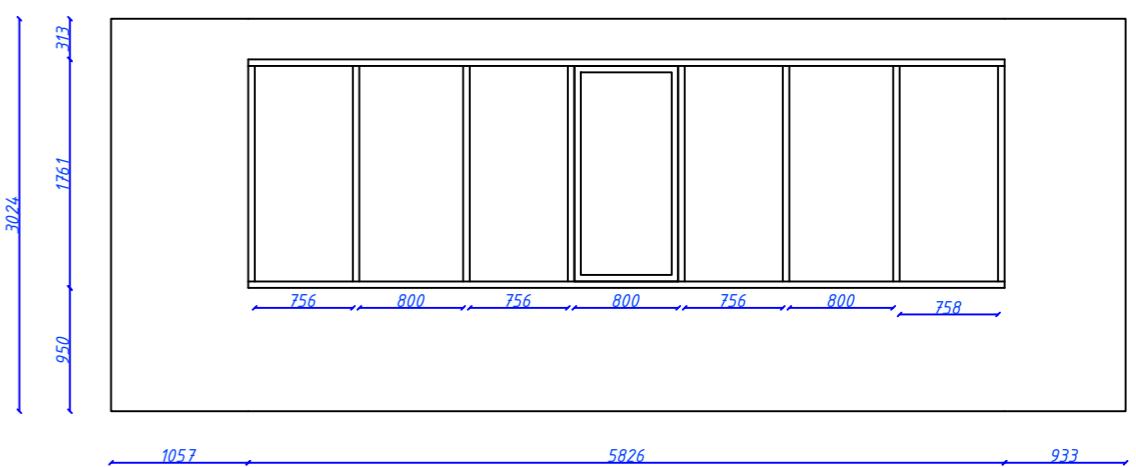


Развертка 2

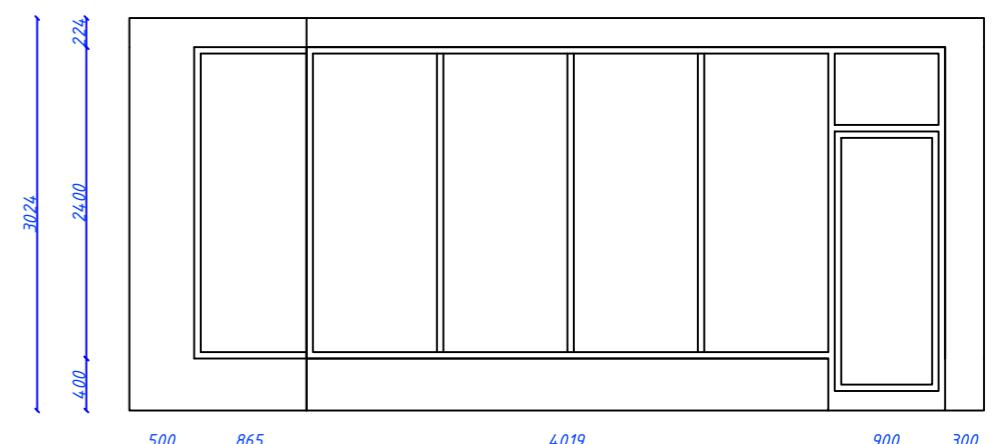

Развертка 3

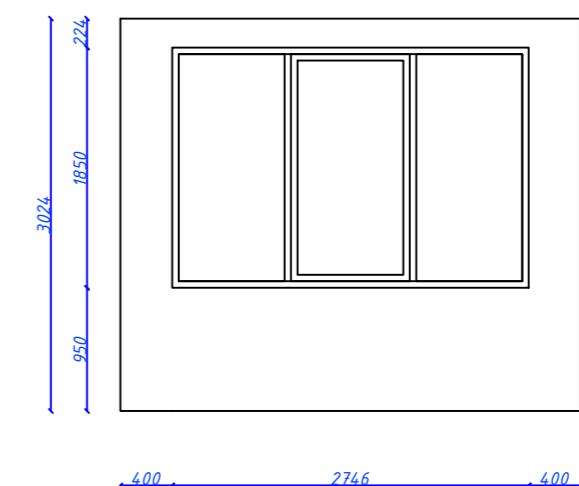

Развертка 4

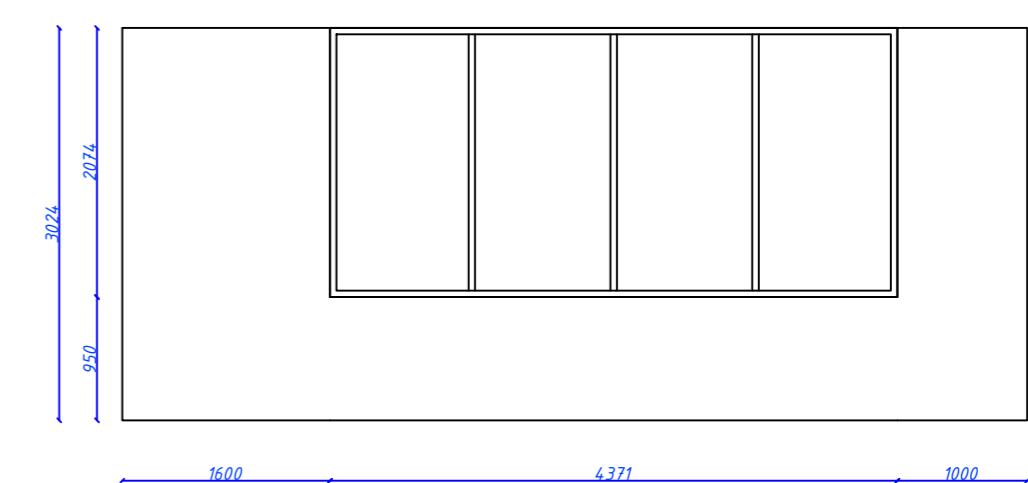

А

В

1


2

№ п/п
Погонаж и форма
БЗМЗ. инв. №

Изм.	Кол. уч	Лист	Н. док.	Подп.	Дата	Стадия	Лист	Листов
Нач.отдела								
ГИП								
Разработ.								
Н. контр.								

Обмерочный план


Формат А2

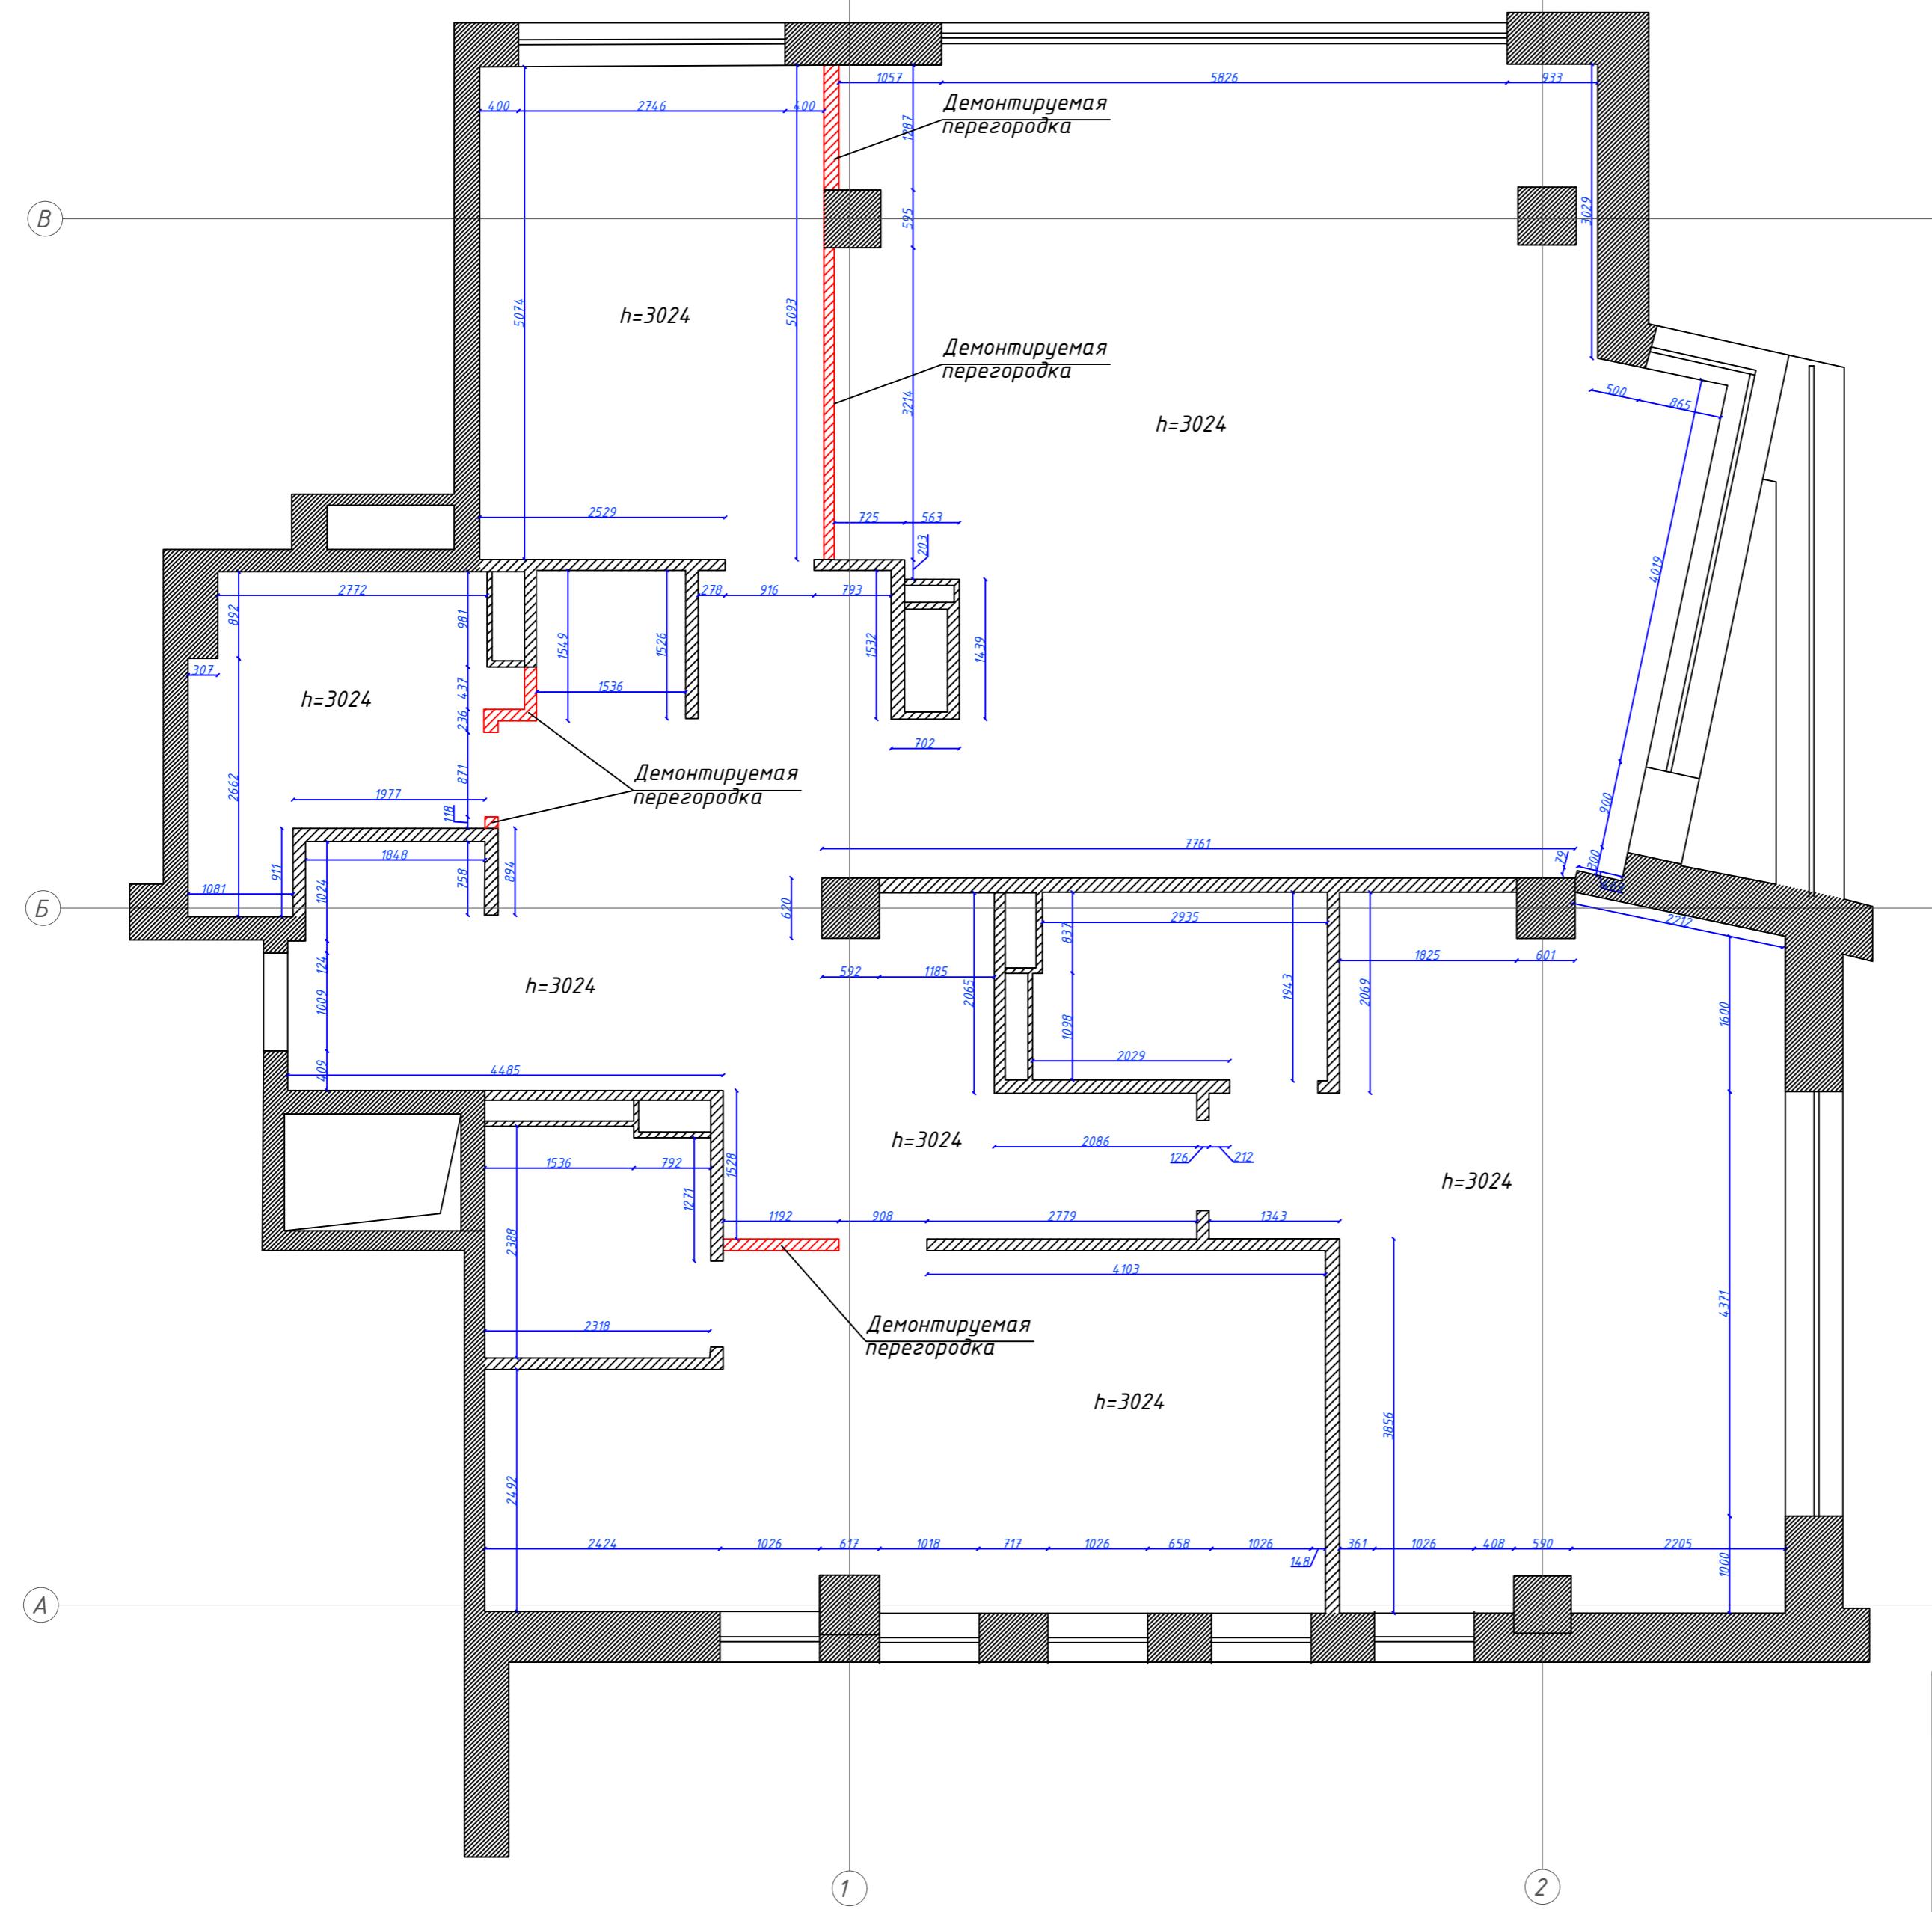

Инг. Н ногл.	Погибъ и гама	Взам. инг. Н
--------------	---------------	--------------

План демонтажа перегородок

Формат А2

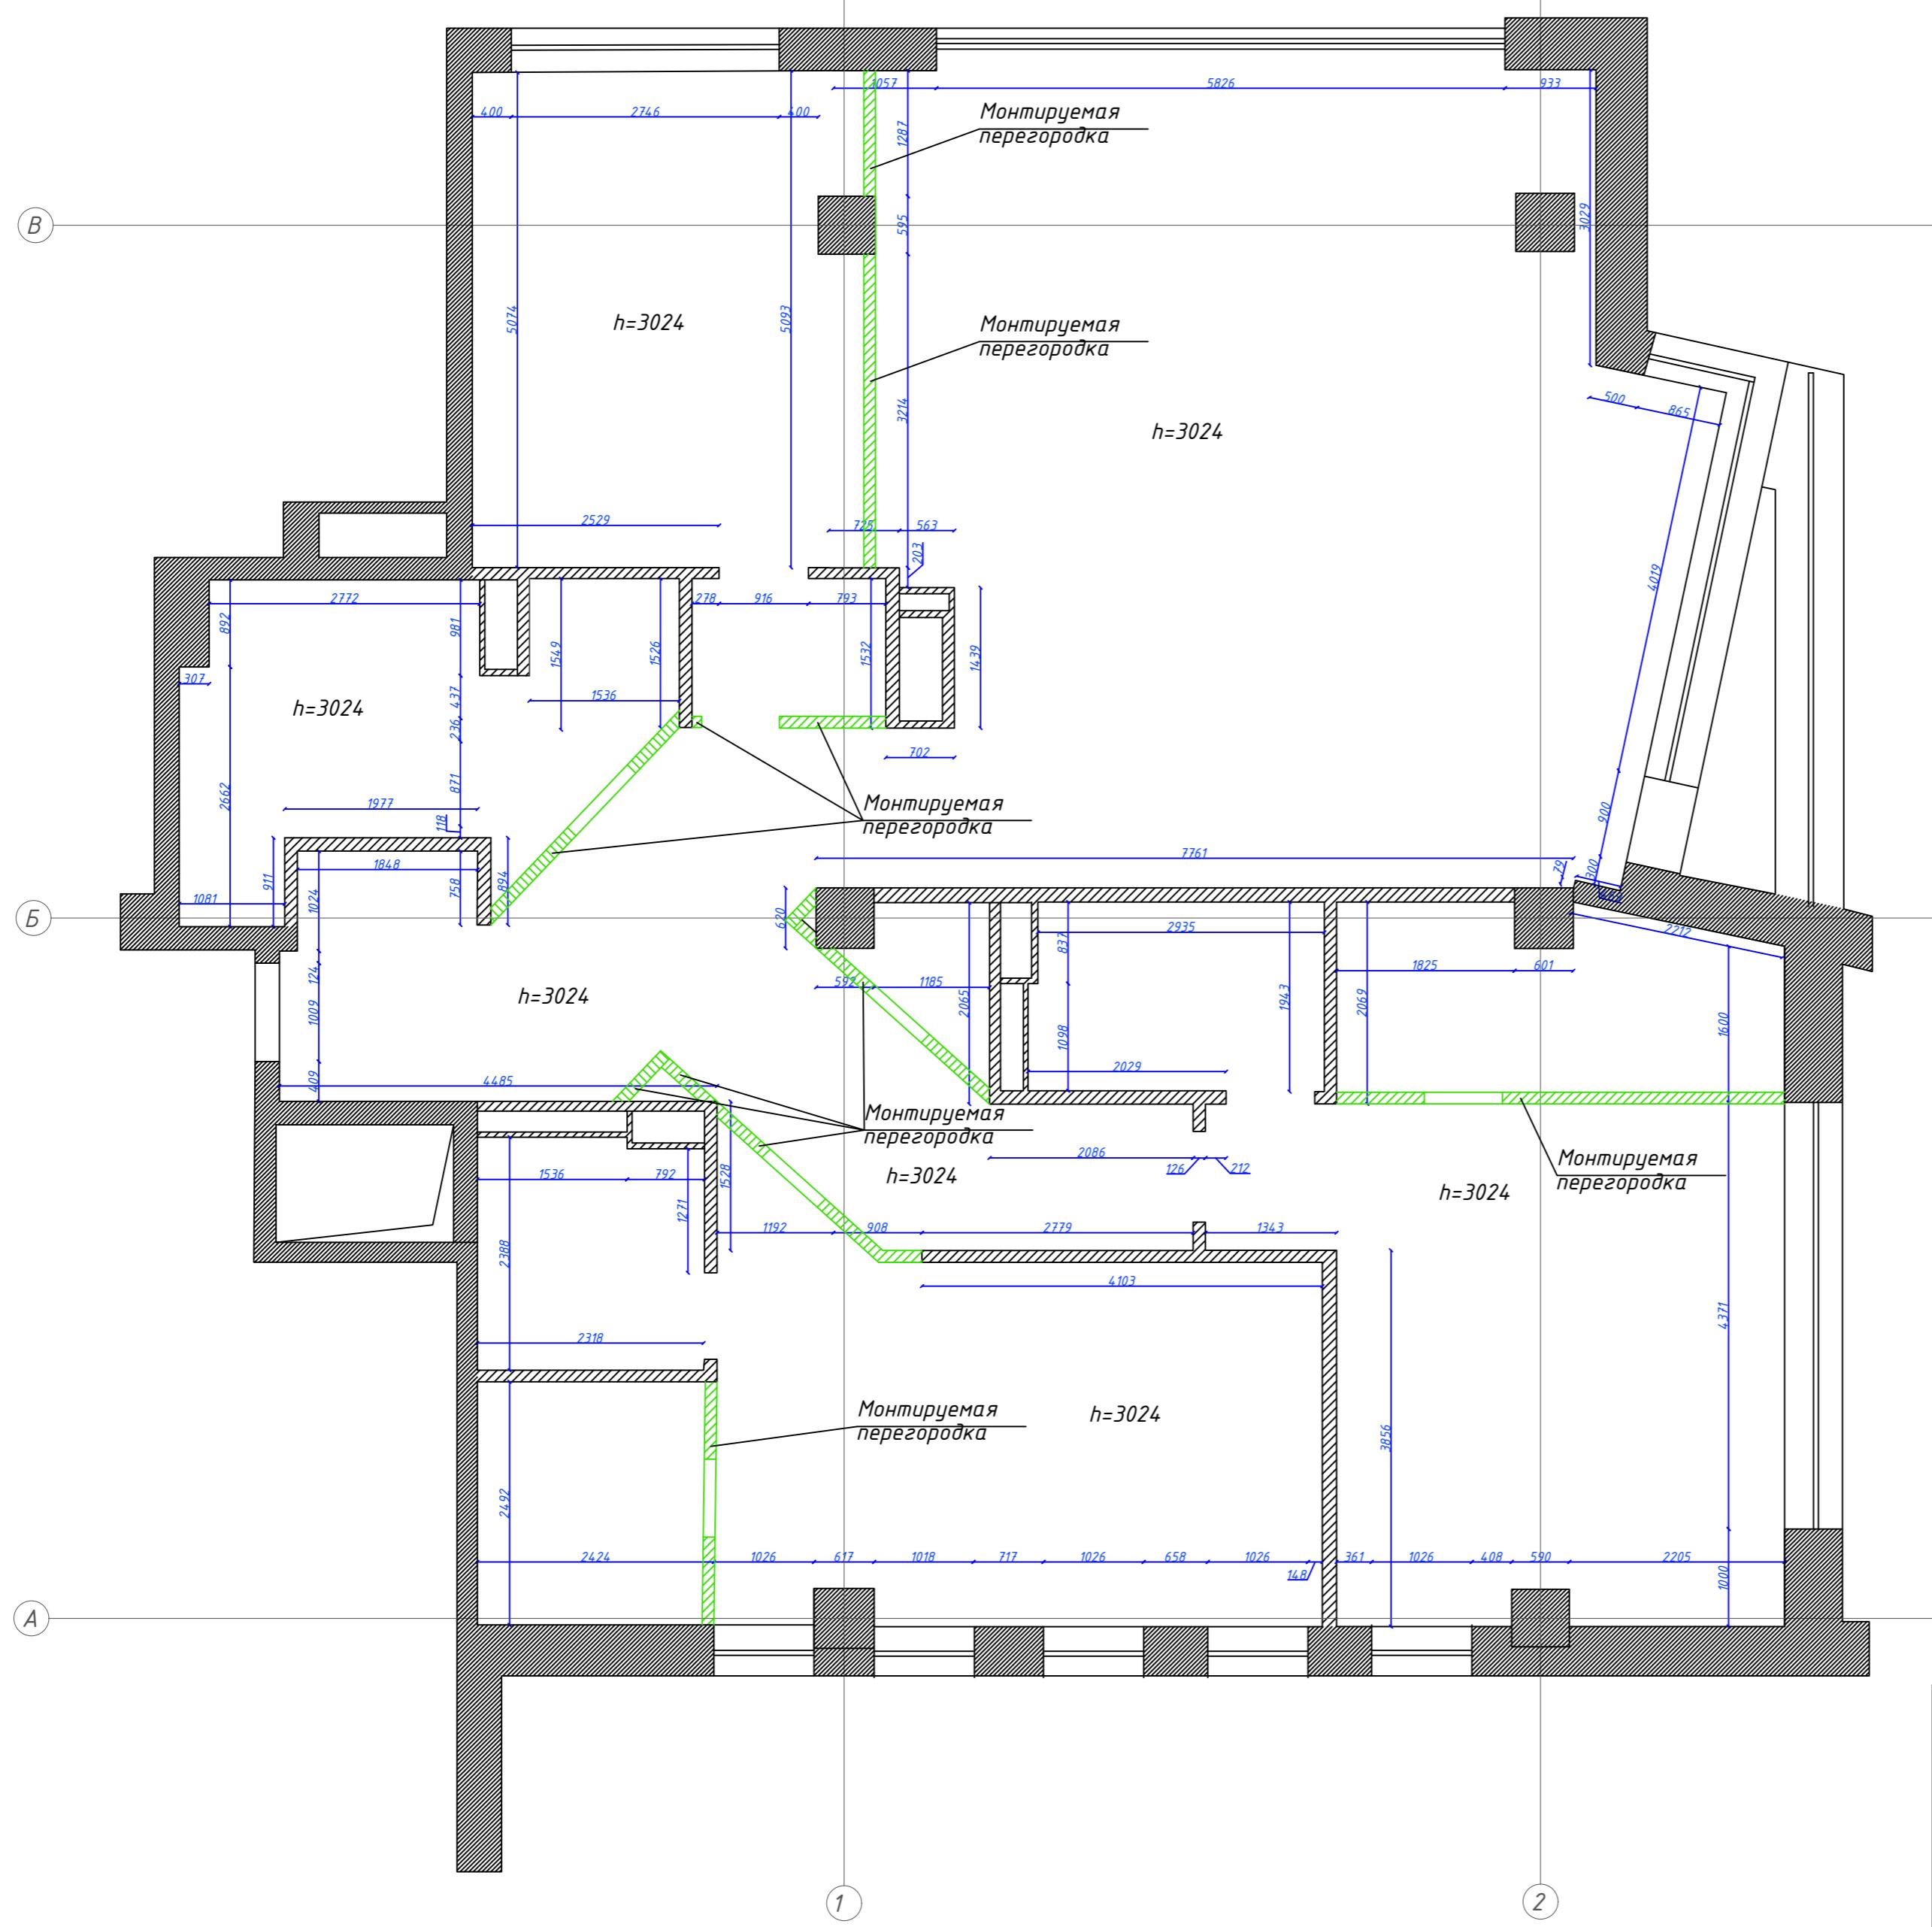

Инв. № док. Порядок и форма Взам. инв. №


Изм.	Кол. уч	Лист	Н. док.	Подп.	Дата
Нач.отдела					
ГИП					
Разработ.					
Н. контр.					

План монтажа
перегородок

Формат А2

Стадия	Лист	Листов
П	4	

Экспликация помещений		Площадь м ²
1	Сан.узел 1	13.21
2	Комната	23.12
3	Холл+Кухня	90.27
4	Гардеробная 1	8.17
5	Сан.узел 2	5.69
6	Хоз. блок	1.70
7	Спальня	26.37
8	Гостевая	24.22
9	Сан.узел 3	5.27
10	Гардеробная 2	5.78
Итого:		203.80

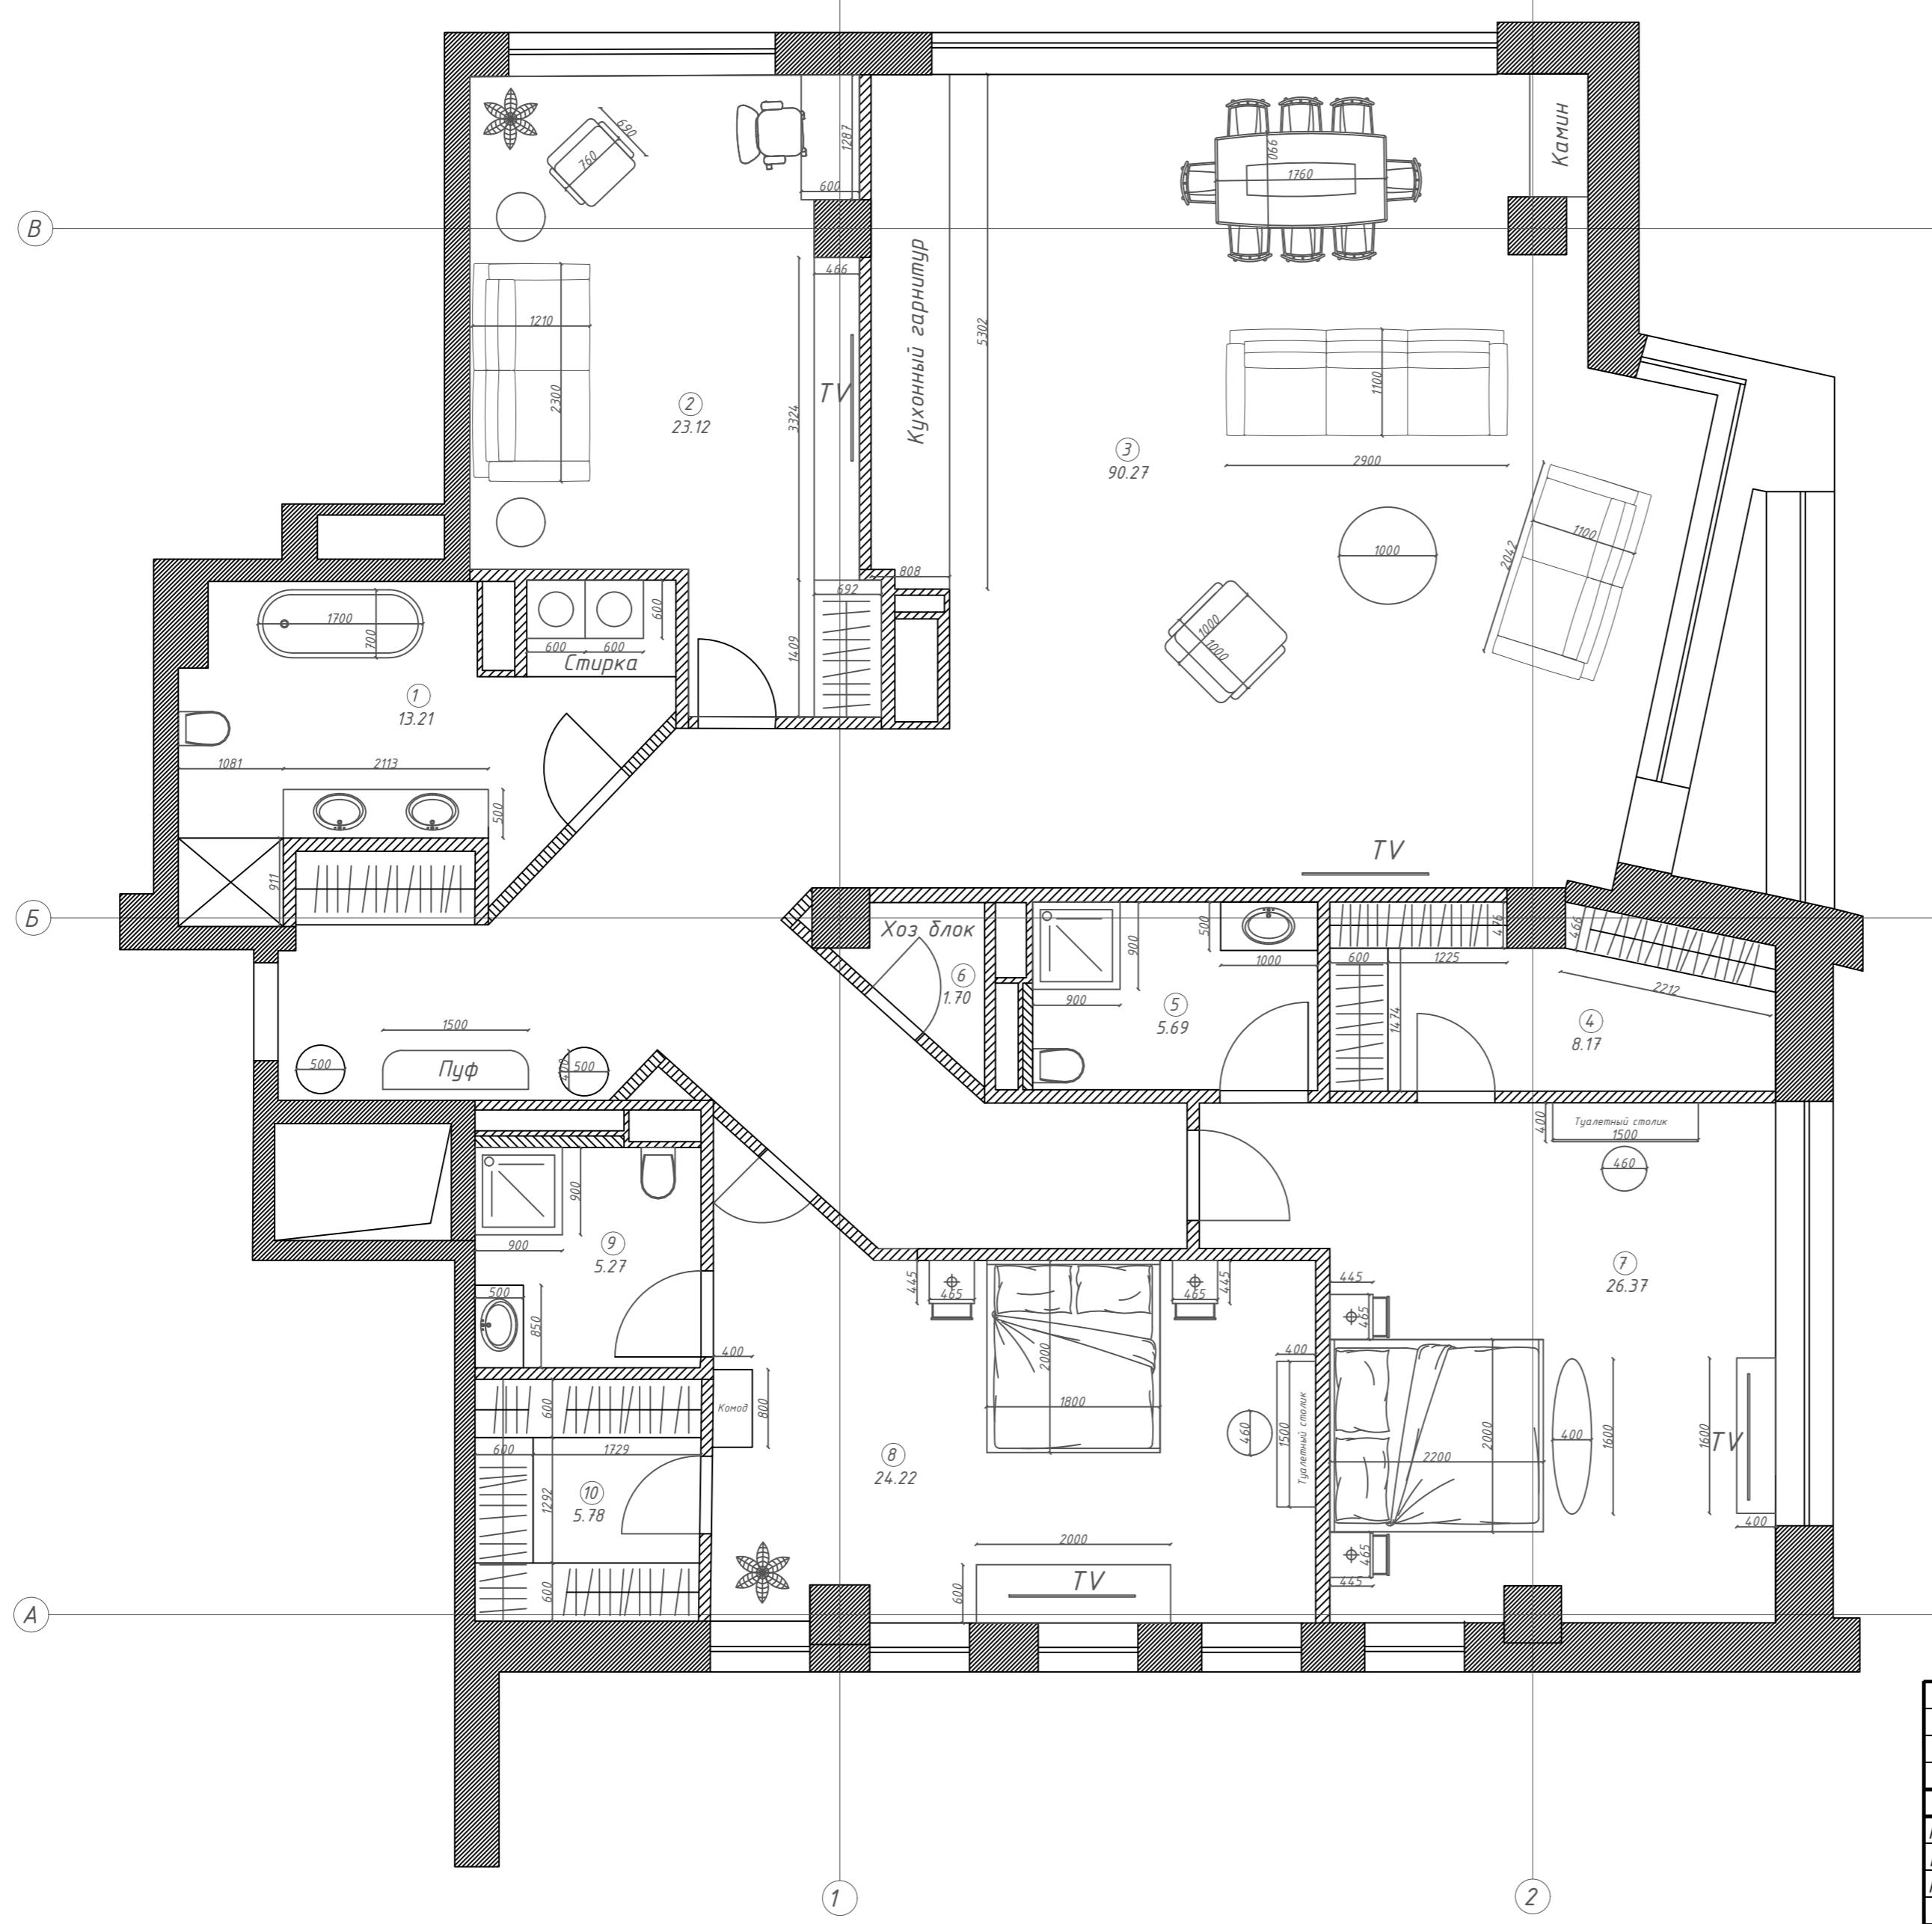

Инв. № подл. Порядок и форма Взам. инв. №

Изм.	Кол. уч	Лист	Н. док	Подп.	Дата
Нач.отдела					
ГИП					
Разработ.					
Н. контр.					

Стадия

Лист


Листов


План мебелировки

П

5

Формат А2

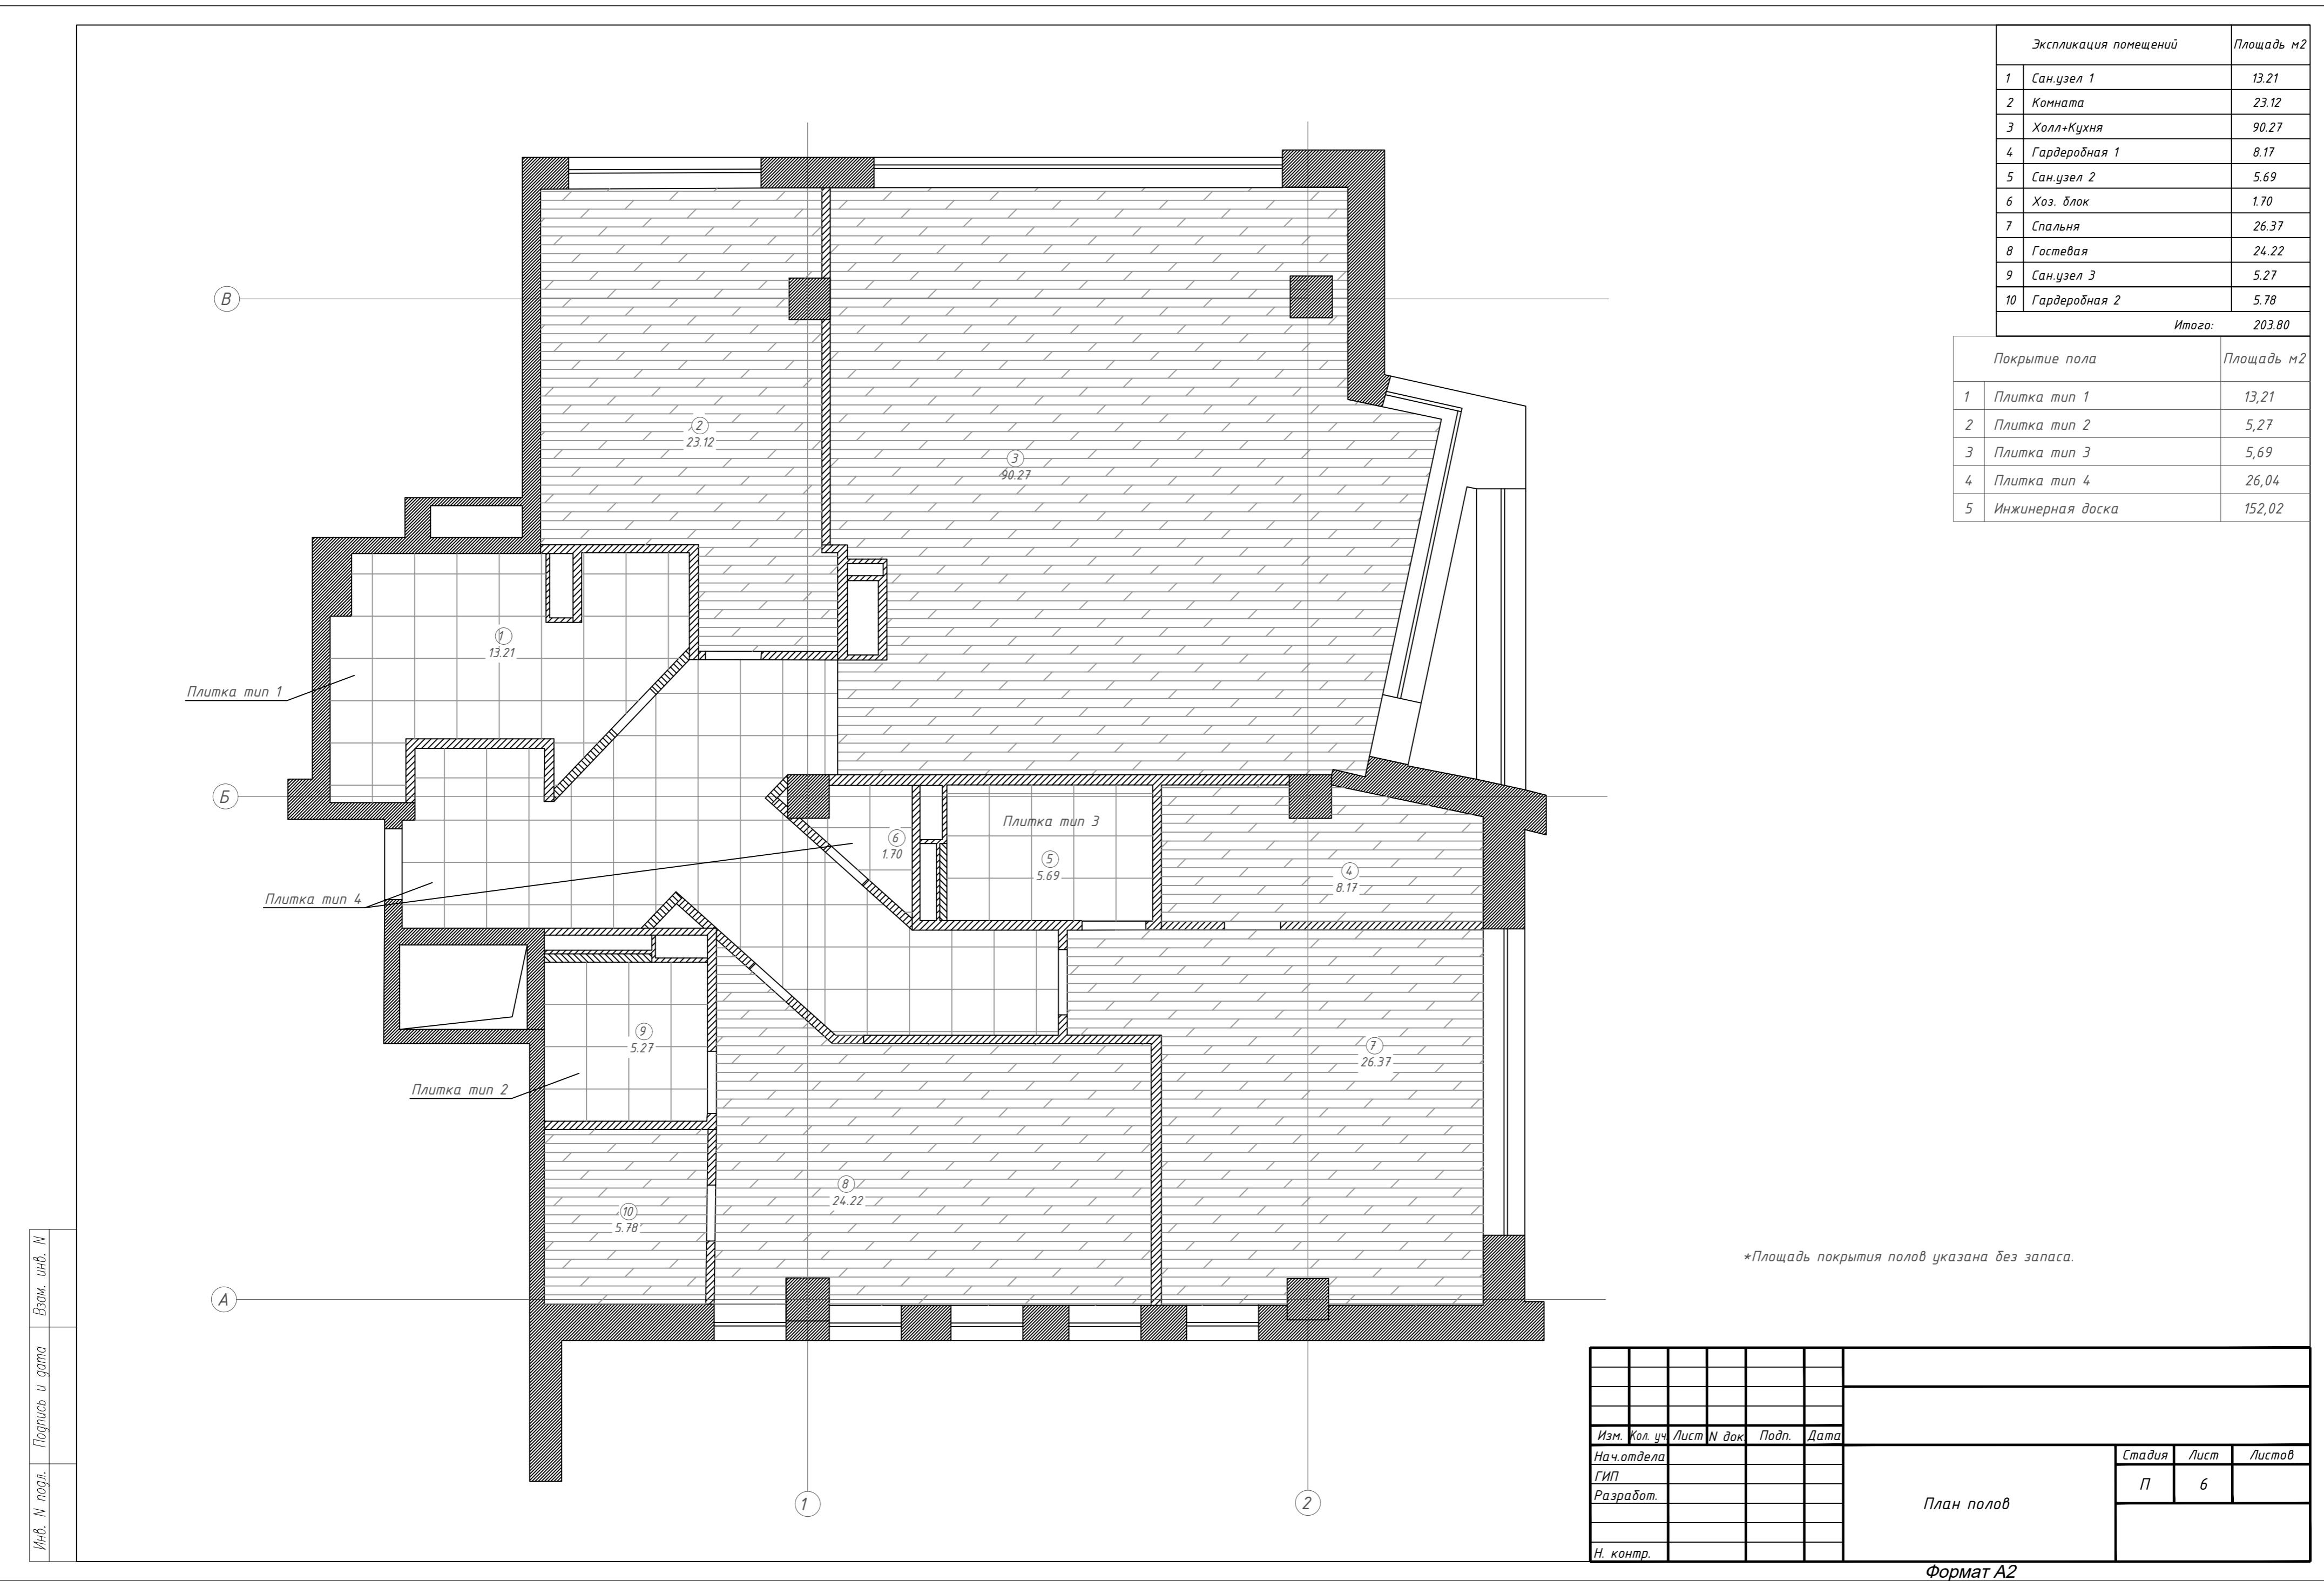


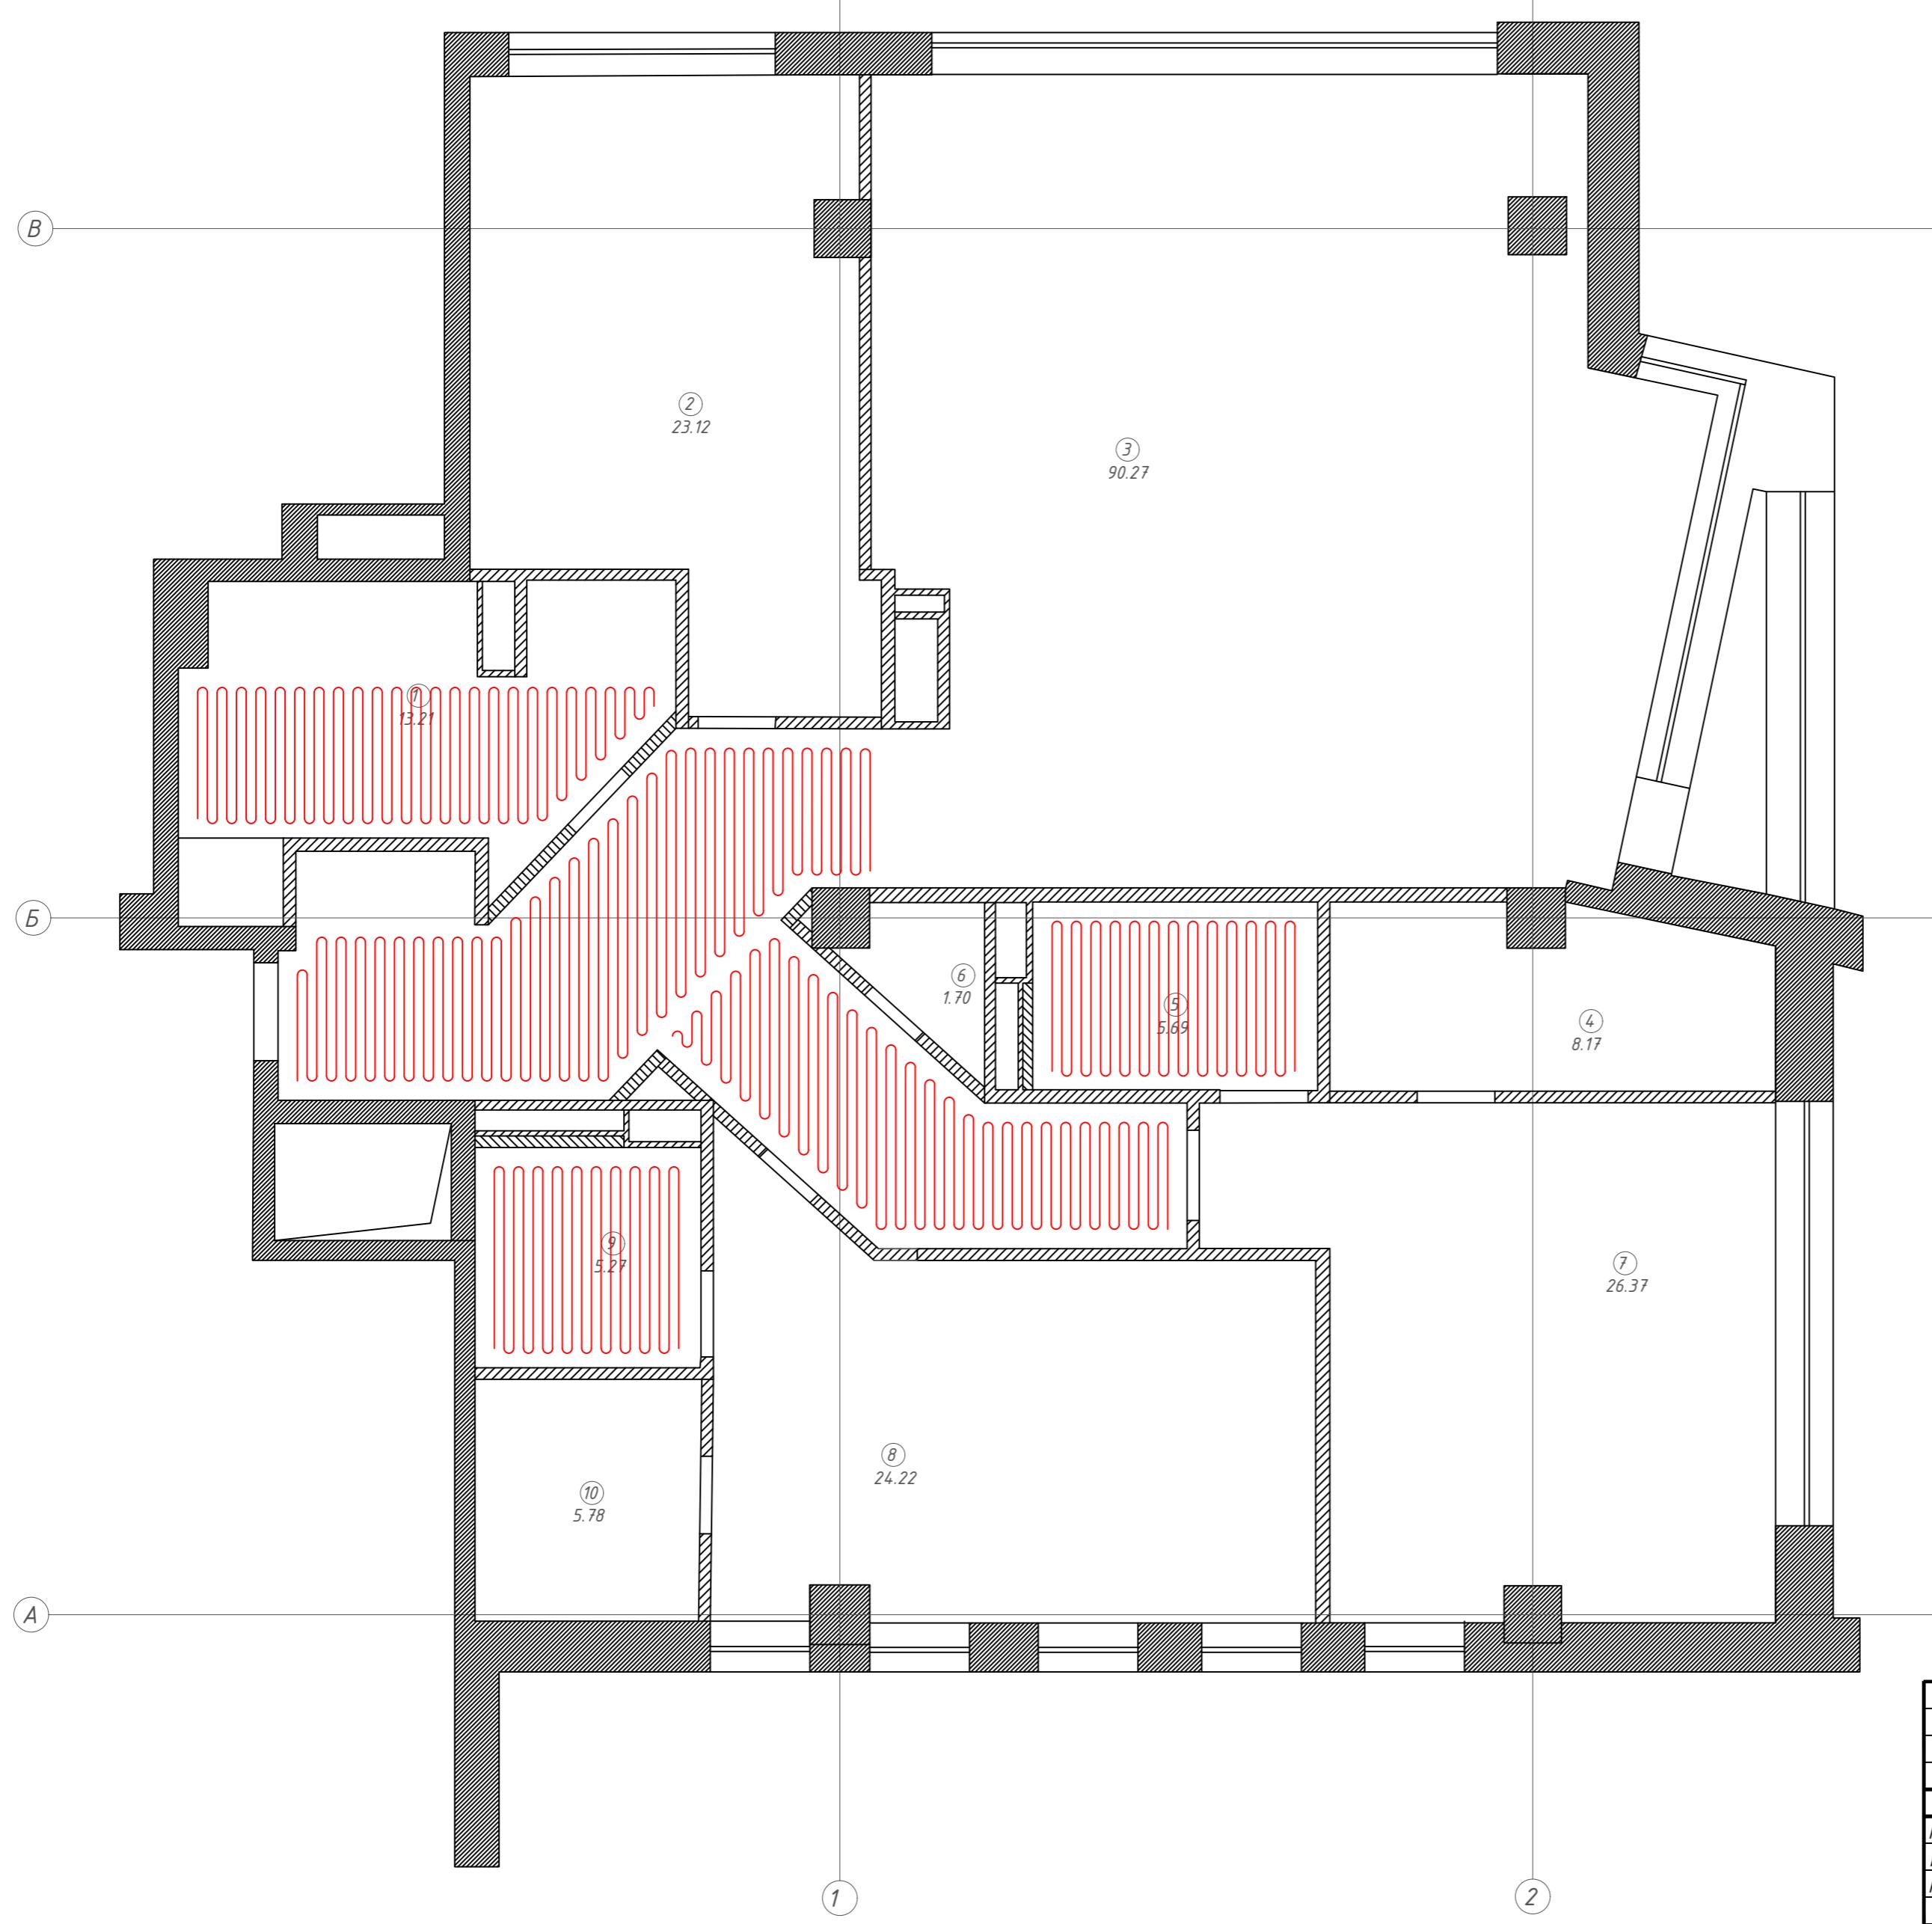

Экспликация помещений		Площадь м ²
Сан.узел 1		13.21
Комната		23.12
Холл+Кухня		90.27
Гардеробная 1		8.17
Сан.узел 2		5.69
Хоз. блок		1.70
Спальня		26.37
Гостевая		24.22
Сан.узел 3		5.27
Гардеробная 2		5.78
Итого:		203.80

Условные обозначения	Площадь м ²
Водяной теплый пол	31,08

Формат А2

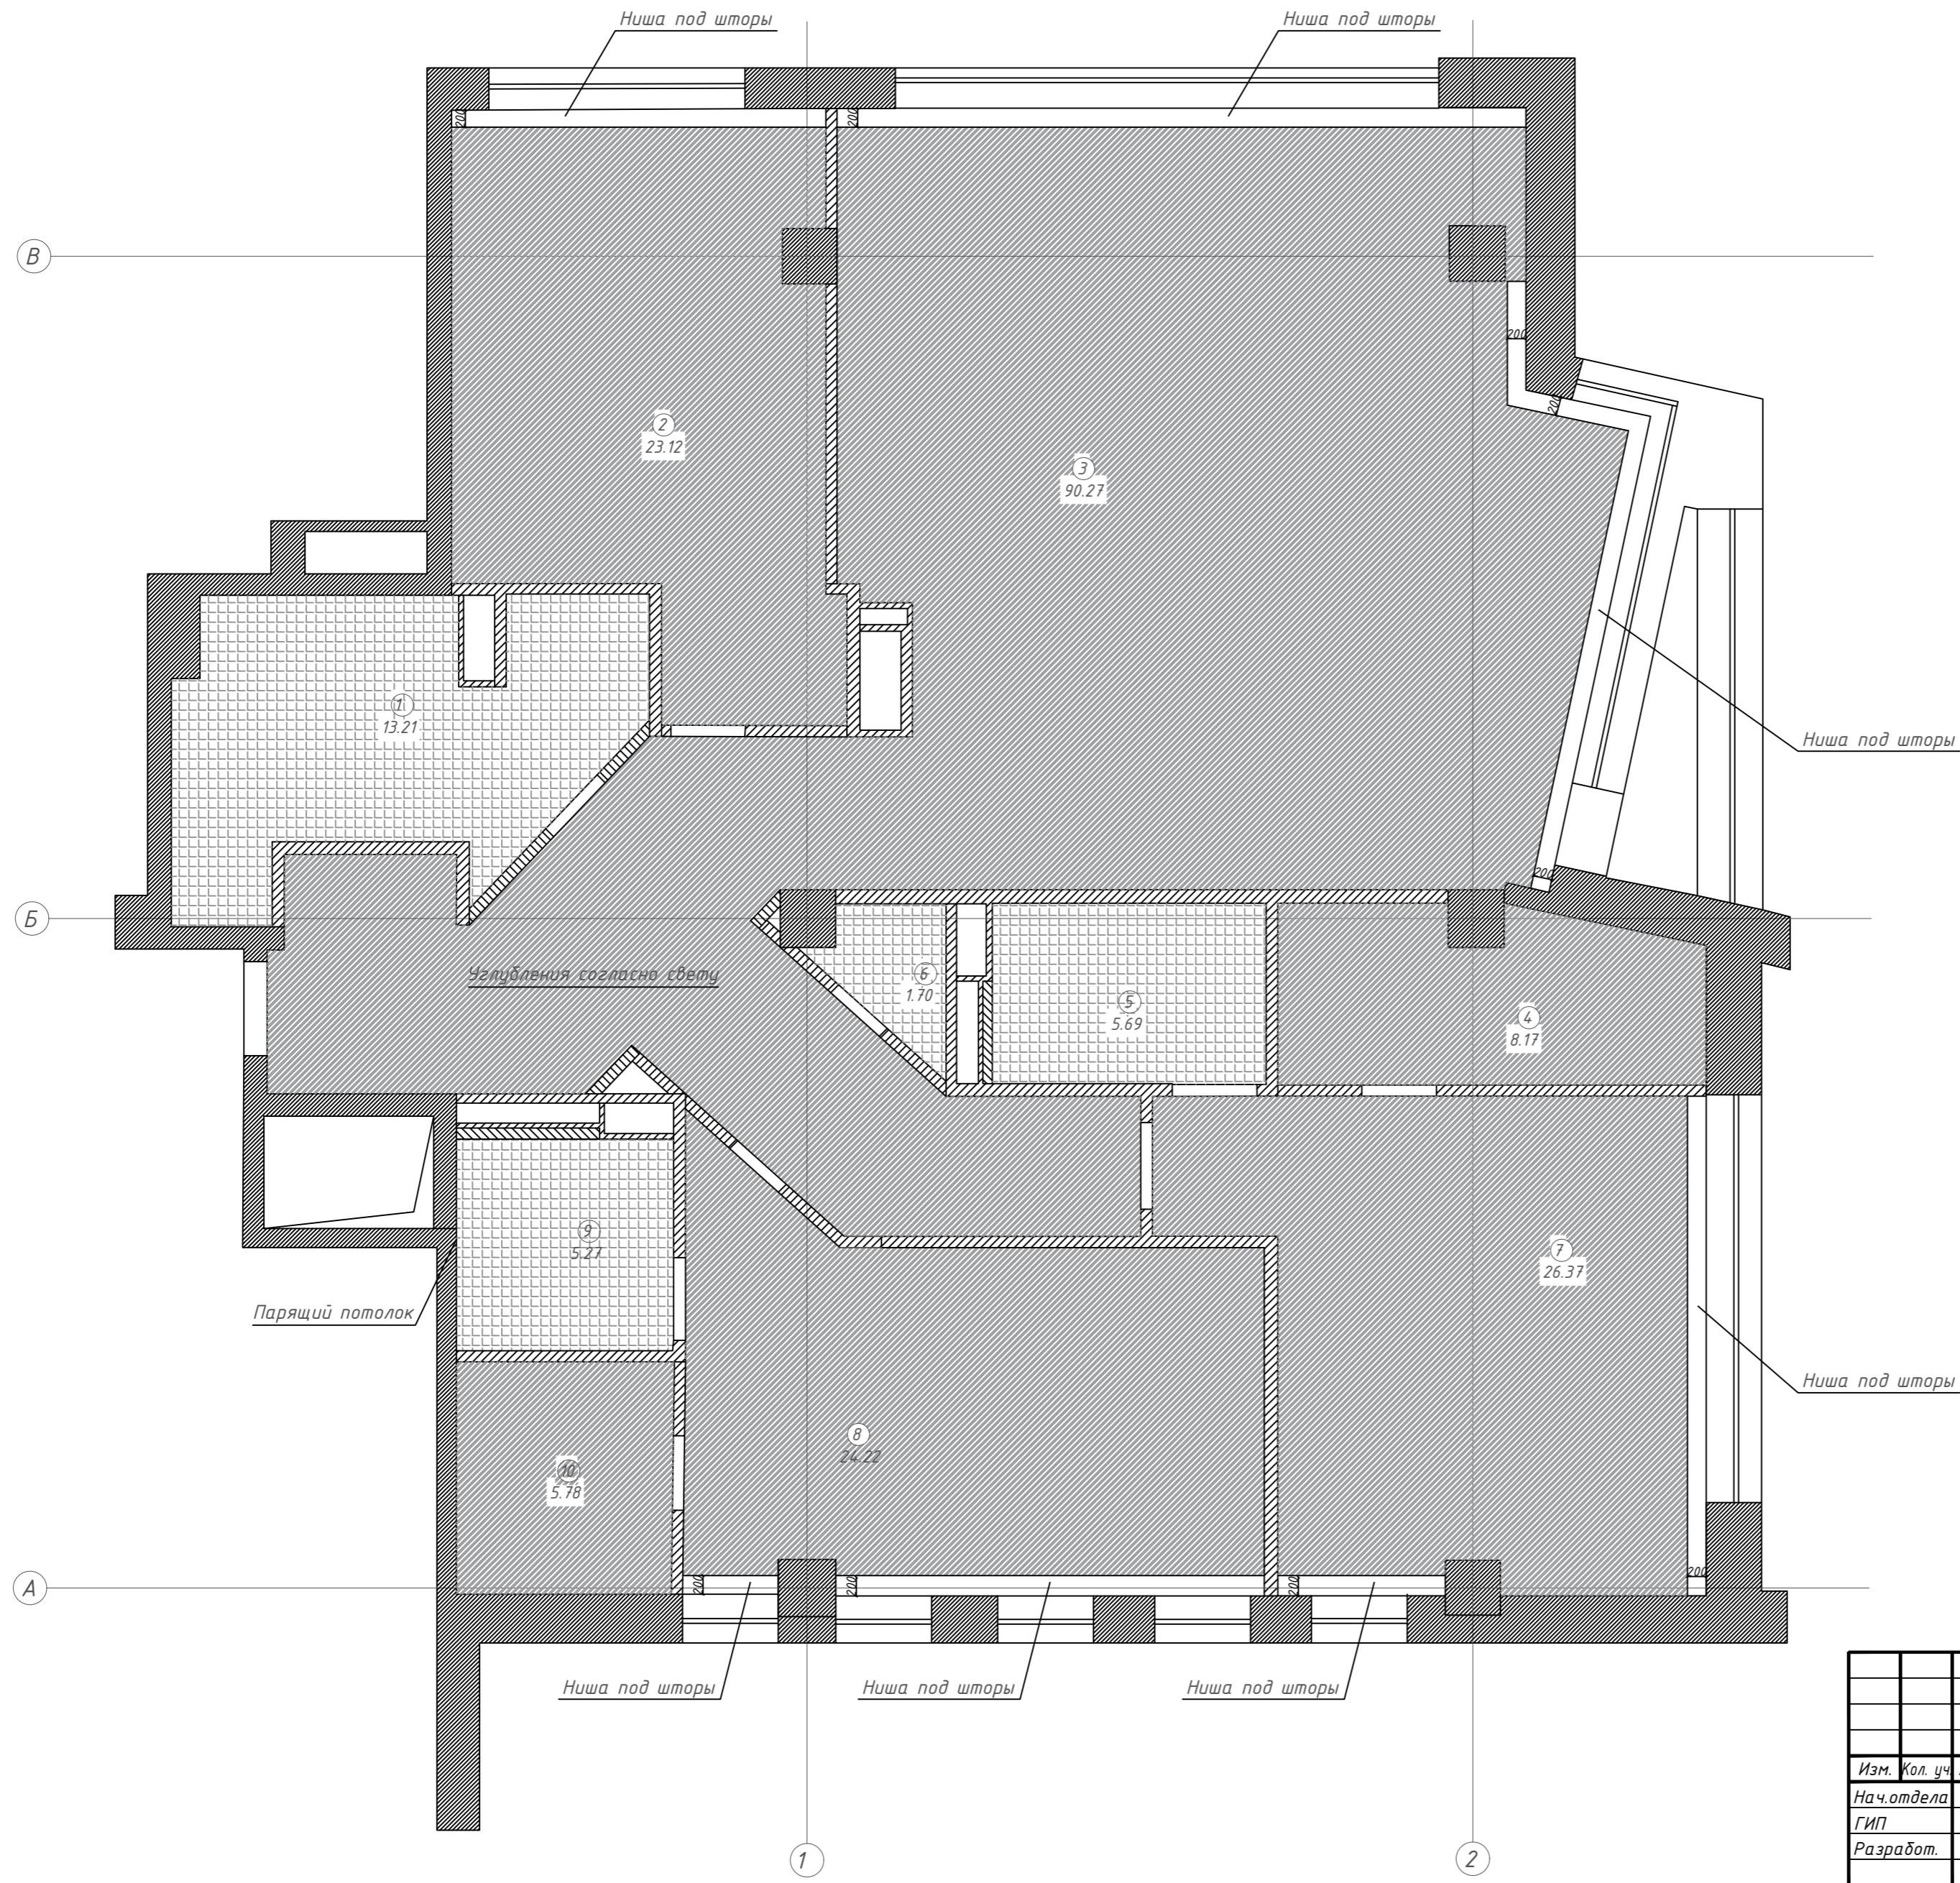


Экспликация помещений		Площадь м ²
Сан.узел 1		13.21
Комната		23.12
Холл+Кухня		90.27
Гардеробная 1		8.17
Сан.узел 2		5.69
Хоз. блок		1.70
Спальня		26.37
Гостевая		24.22
Сан.узел 3		5.27
Гардеробная 2		5.78
Итого:		203.80

Материал потолка		Площадь м ²
1	ГКЛ	 169,40
2	Натяжной потолок	 25,33

<i>Изм.</i>	<i>Кол. уч</i>	<i>Лист</i>	<i>№ док</i>	<i>Подп.</i>	<i>Дата</i>	
<i>Нач.отдела</i>						
<i>ГИП</i>						
<i>Разработ.</i>						
<i>Н. контр.</i>						

Формат А2

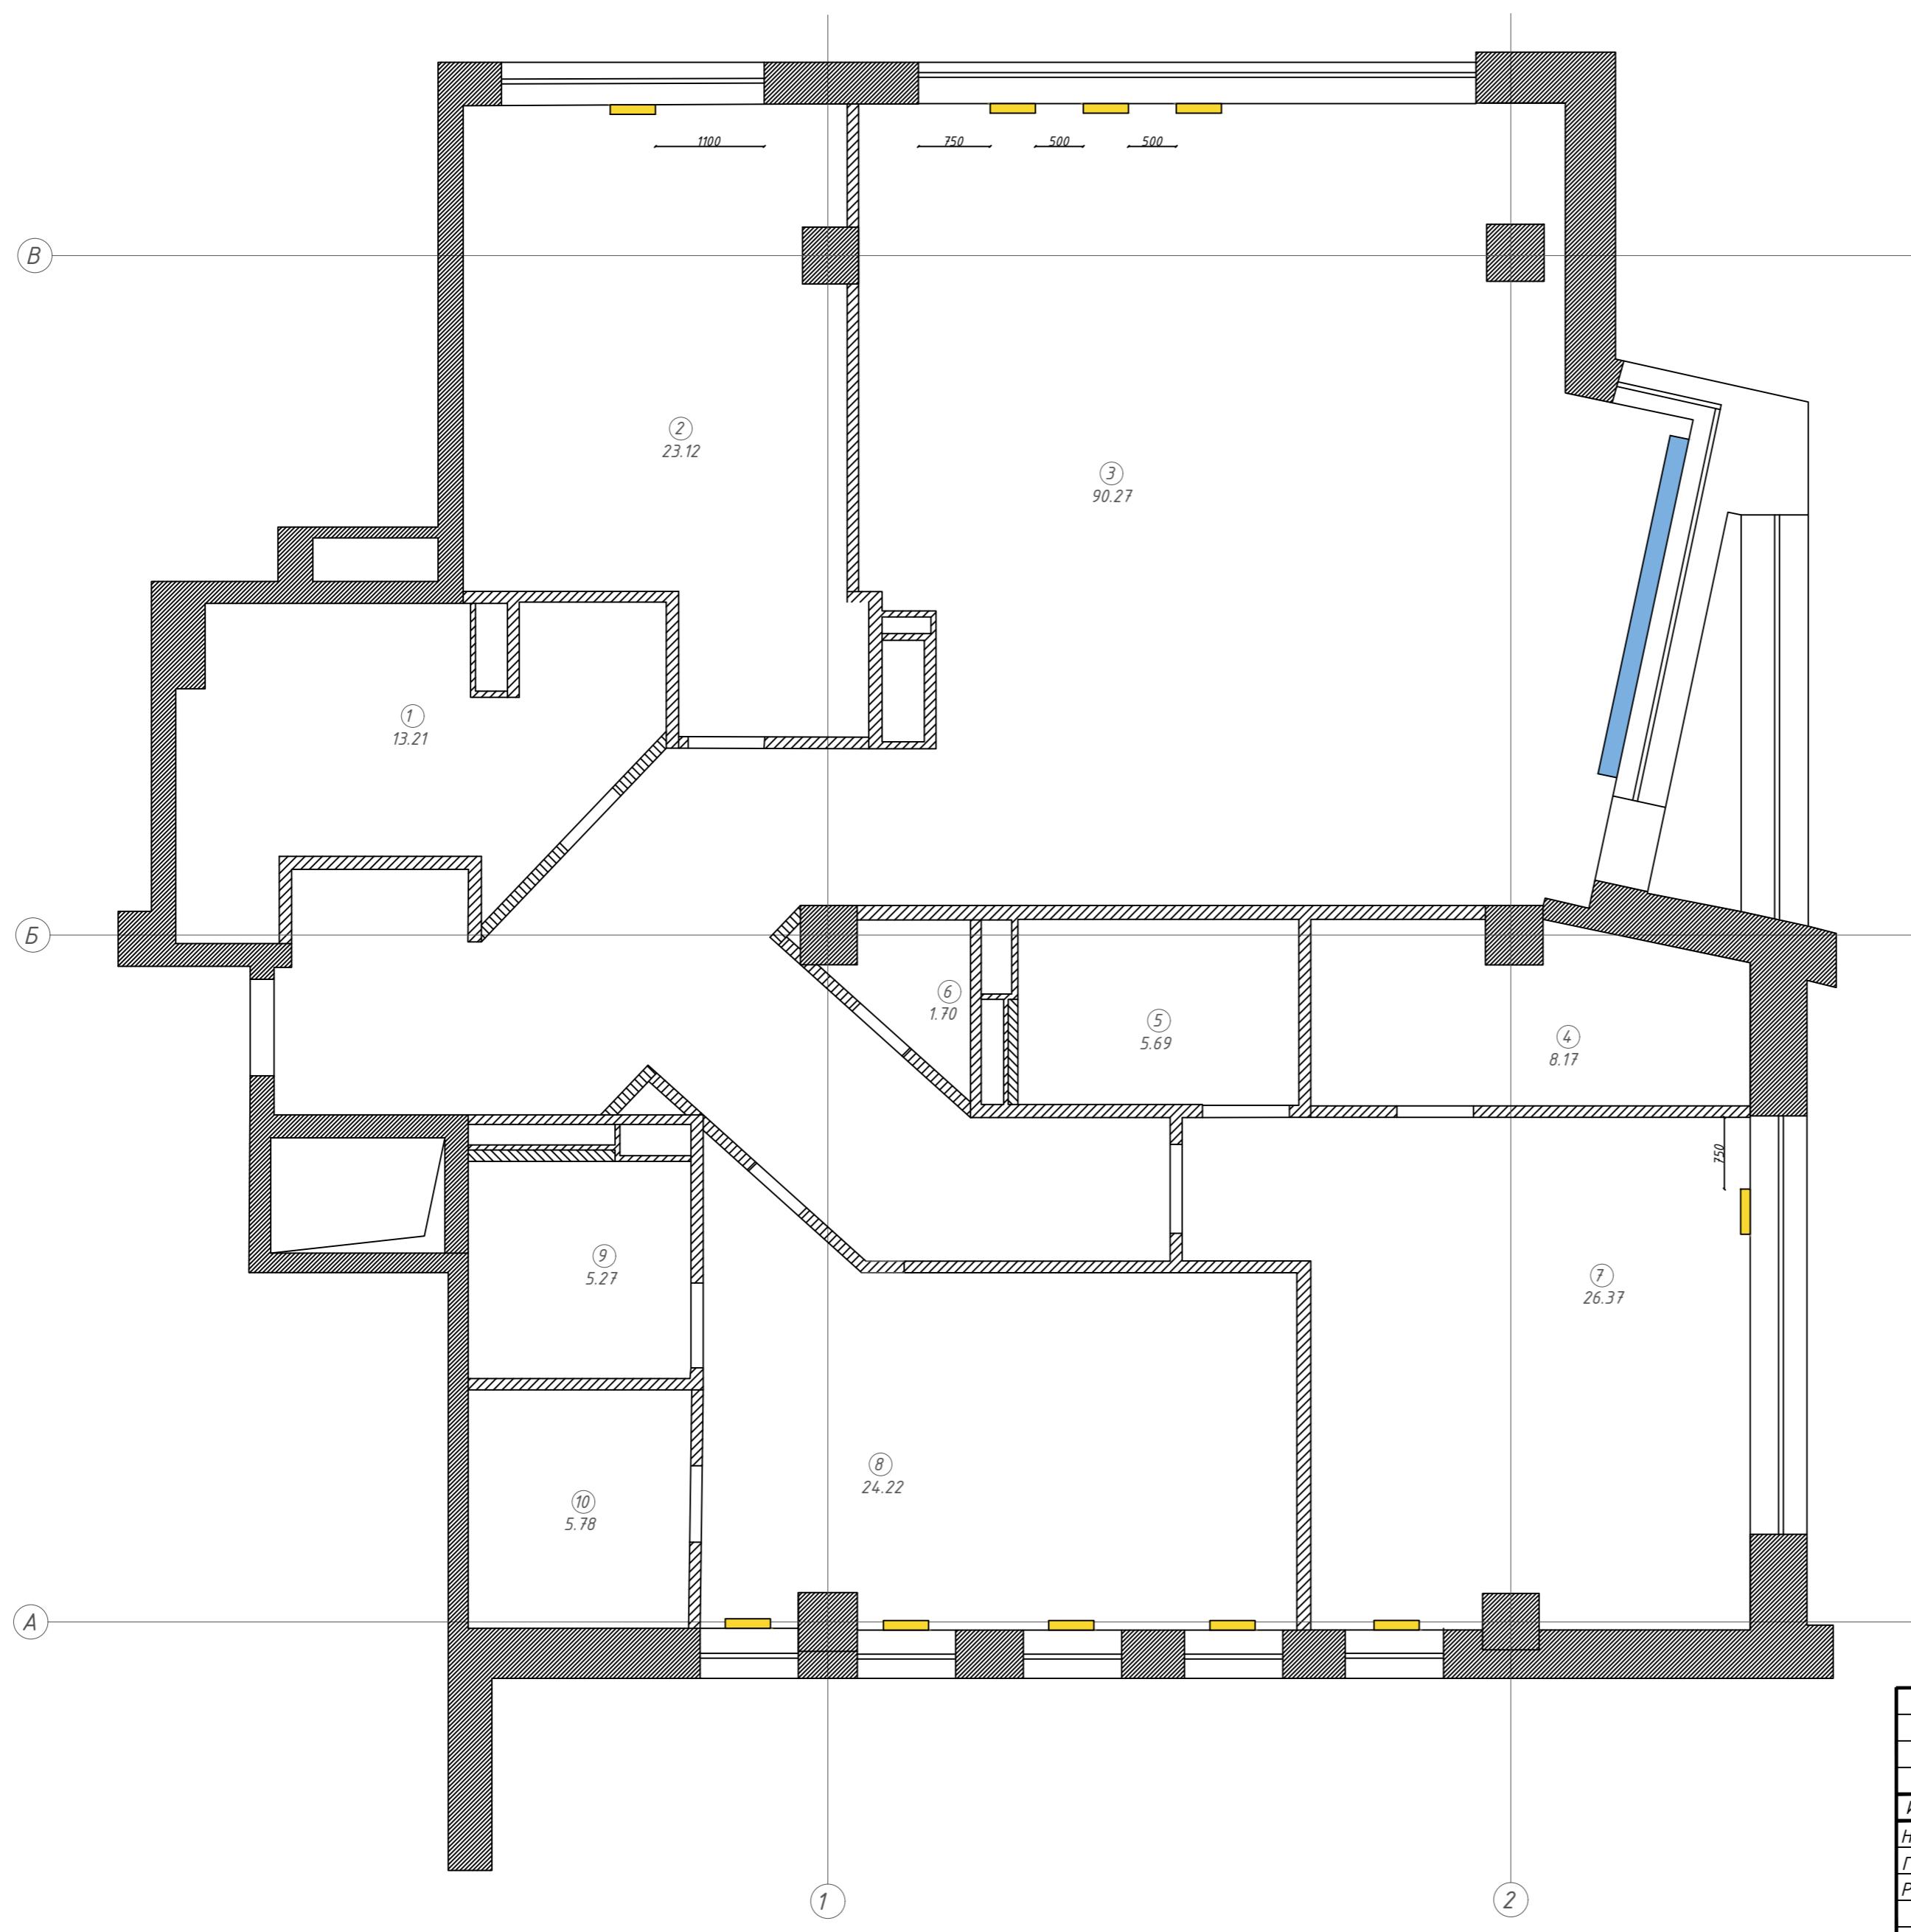


Экспликация помещений		Площадь м ²
1	Сан.узел 1	13.21
2	Комната	23.12
3	Холл+Кухня	90.27
4	Гардеробная 1	8.17
5	Сан.узел 2	5.69
6	Хоз. блок	1.70
7	Спальня	26.37
8	Гостевая	24.22
9	Сан.узел 3	5.27
10	Гардеробная 2	5.78
Итого:		203.80

Условные обозначения отопления


Радиатор	
Конвектор	

Изм.	Кол. уч	Лист	Н. док.	Подп.	Дата	План отопления	Стадия	Лист	Листов
Нач.отдела									
ГИП									
Разработ.									
Н. контр.									

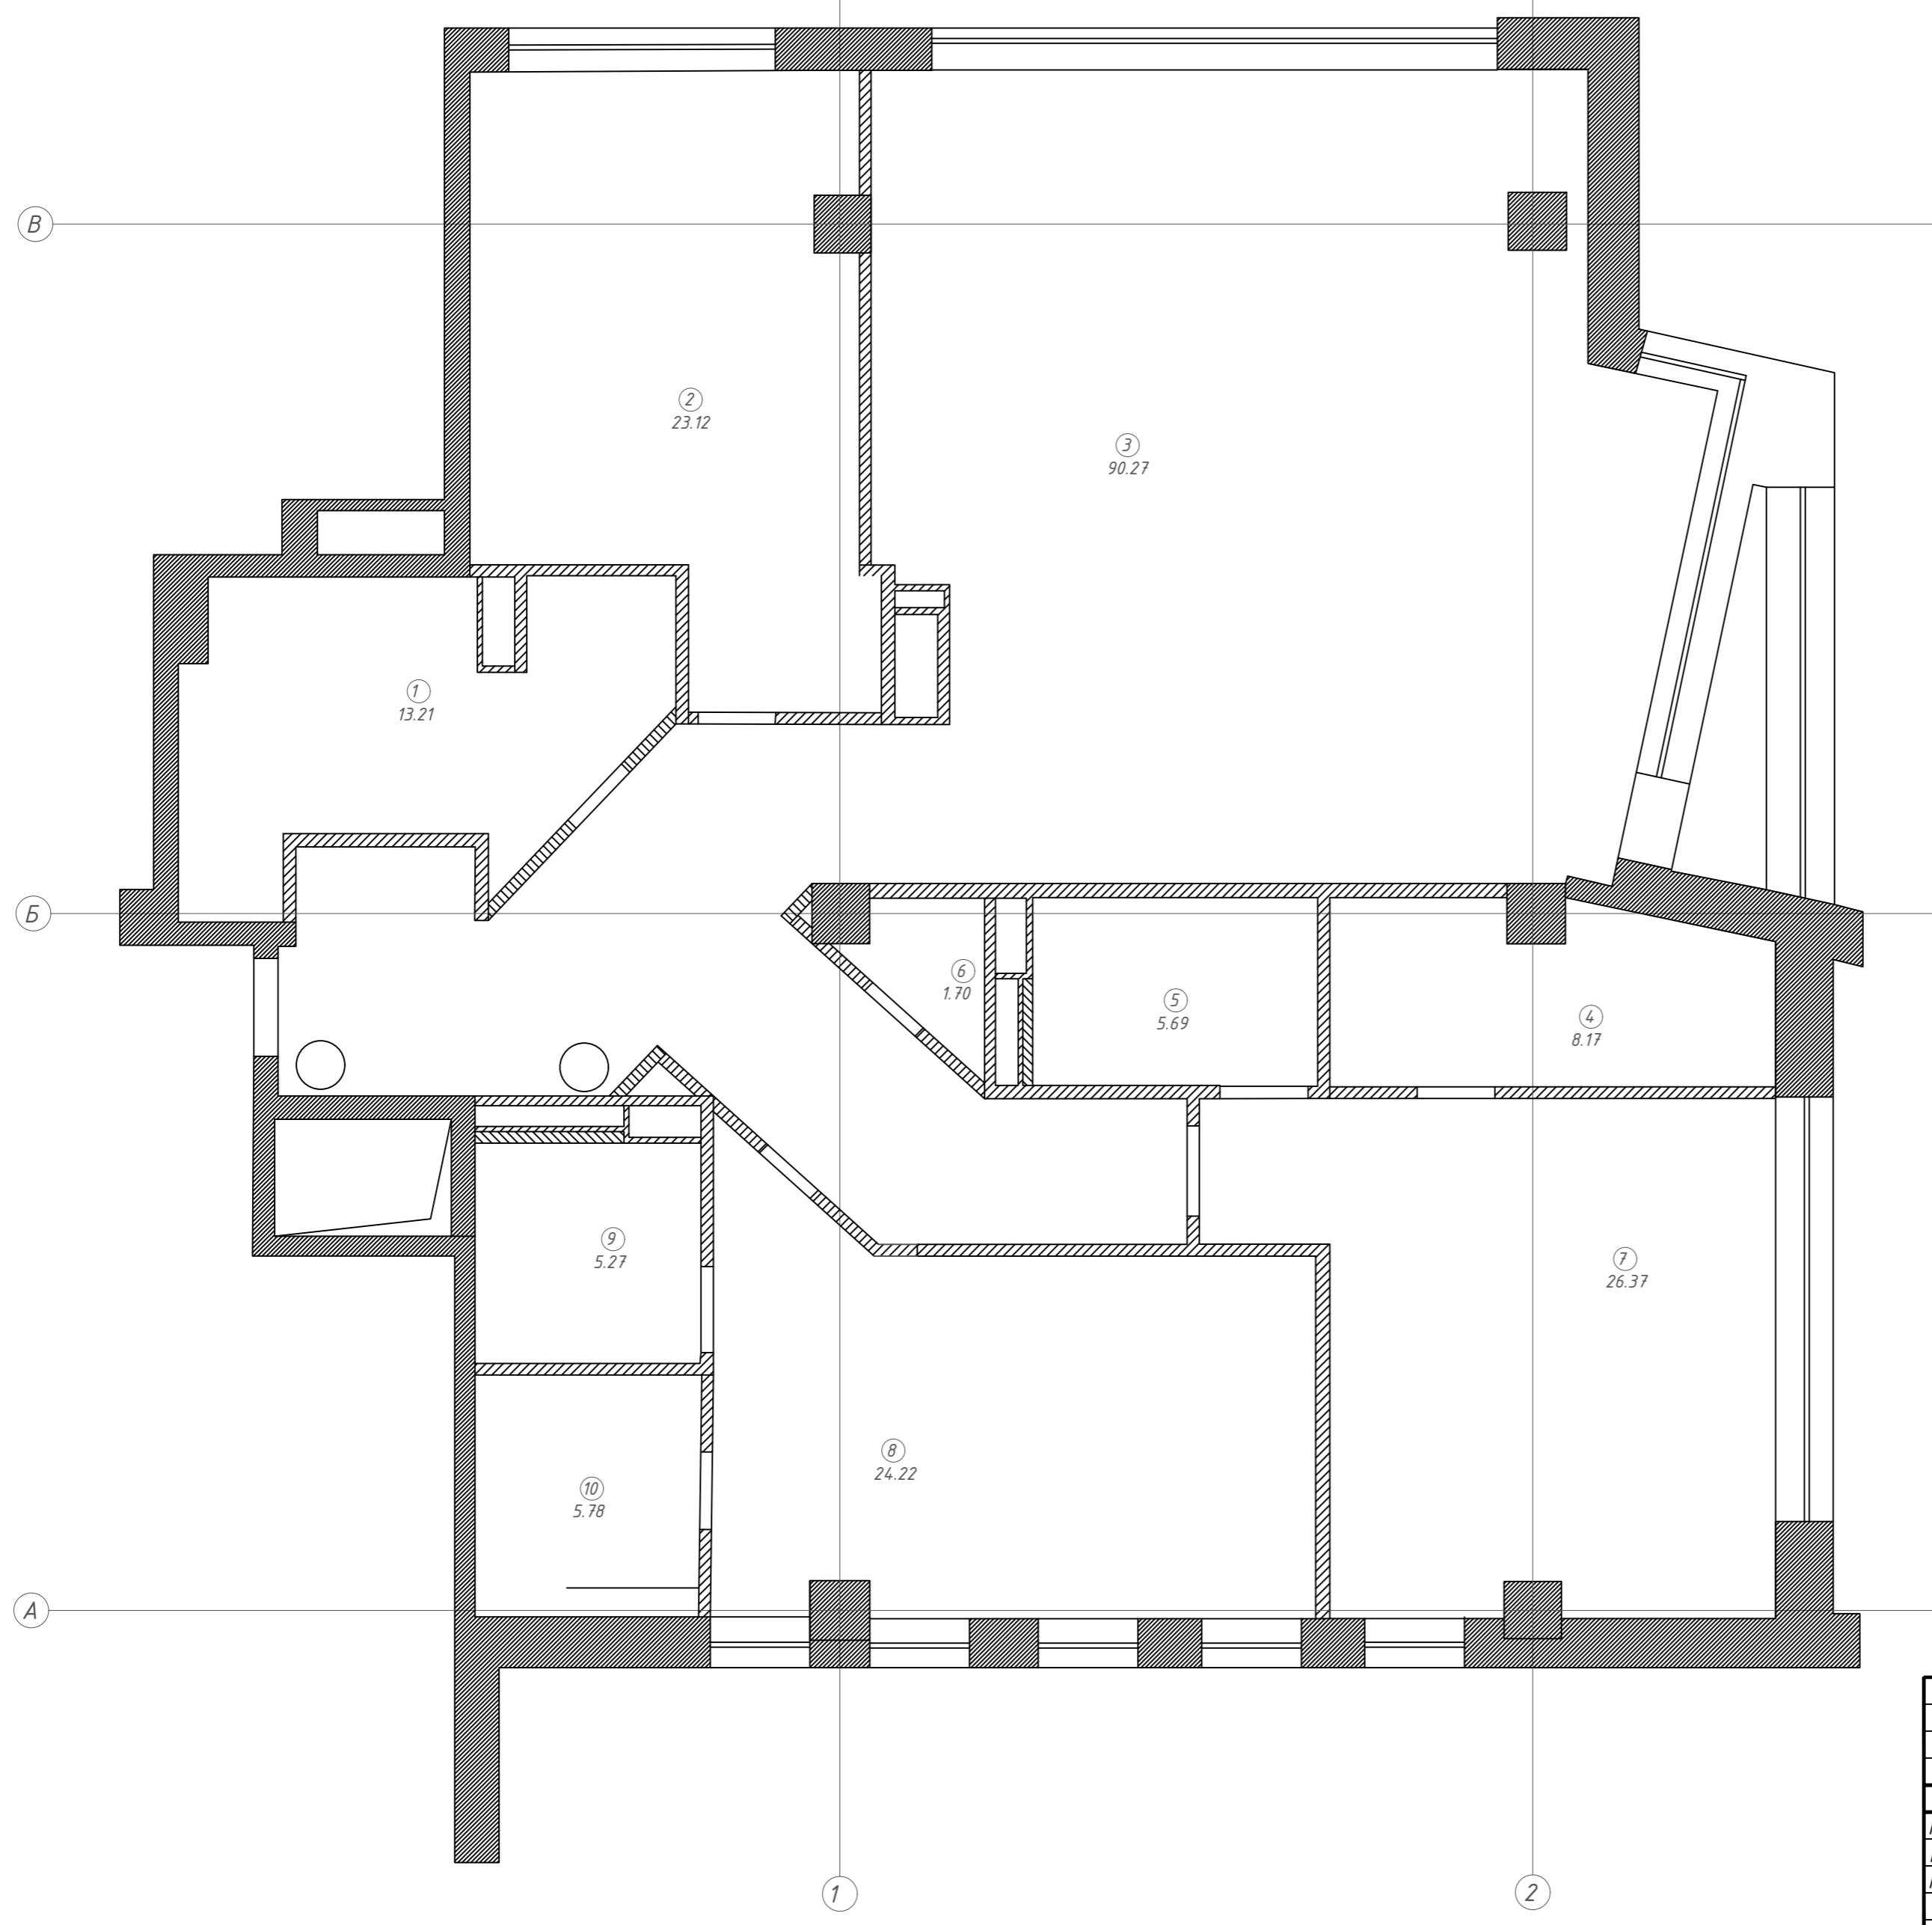

Экспликация помещений		Площадь м ²
1	Сан.узел 1	13.21
2	Комната	23.12
3	Холл+Кухня	90.27
4	Гардеробная 1	8.17
5	Сан.узел 2	5.69
6	Хоз. блок	1.70
7	Спальня	26.37
8	Гостевая	24.22
9	Сан.узел 3	5.27
10	Гардеробная 2	5.78
Итого:		203.80


Формат А2

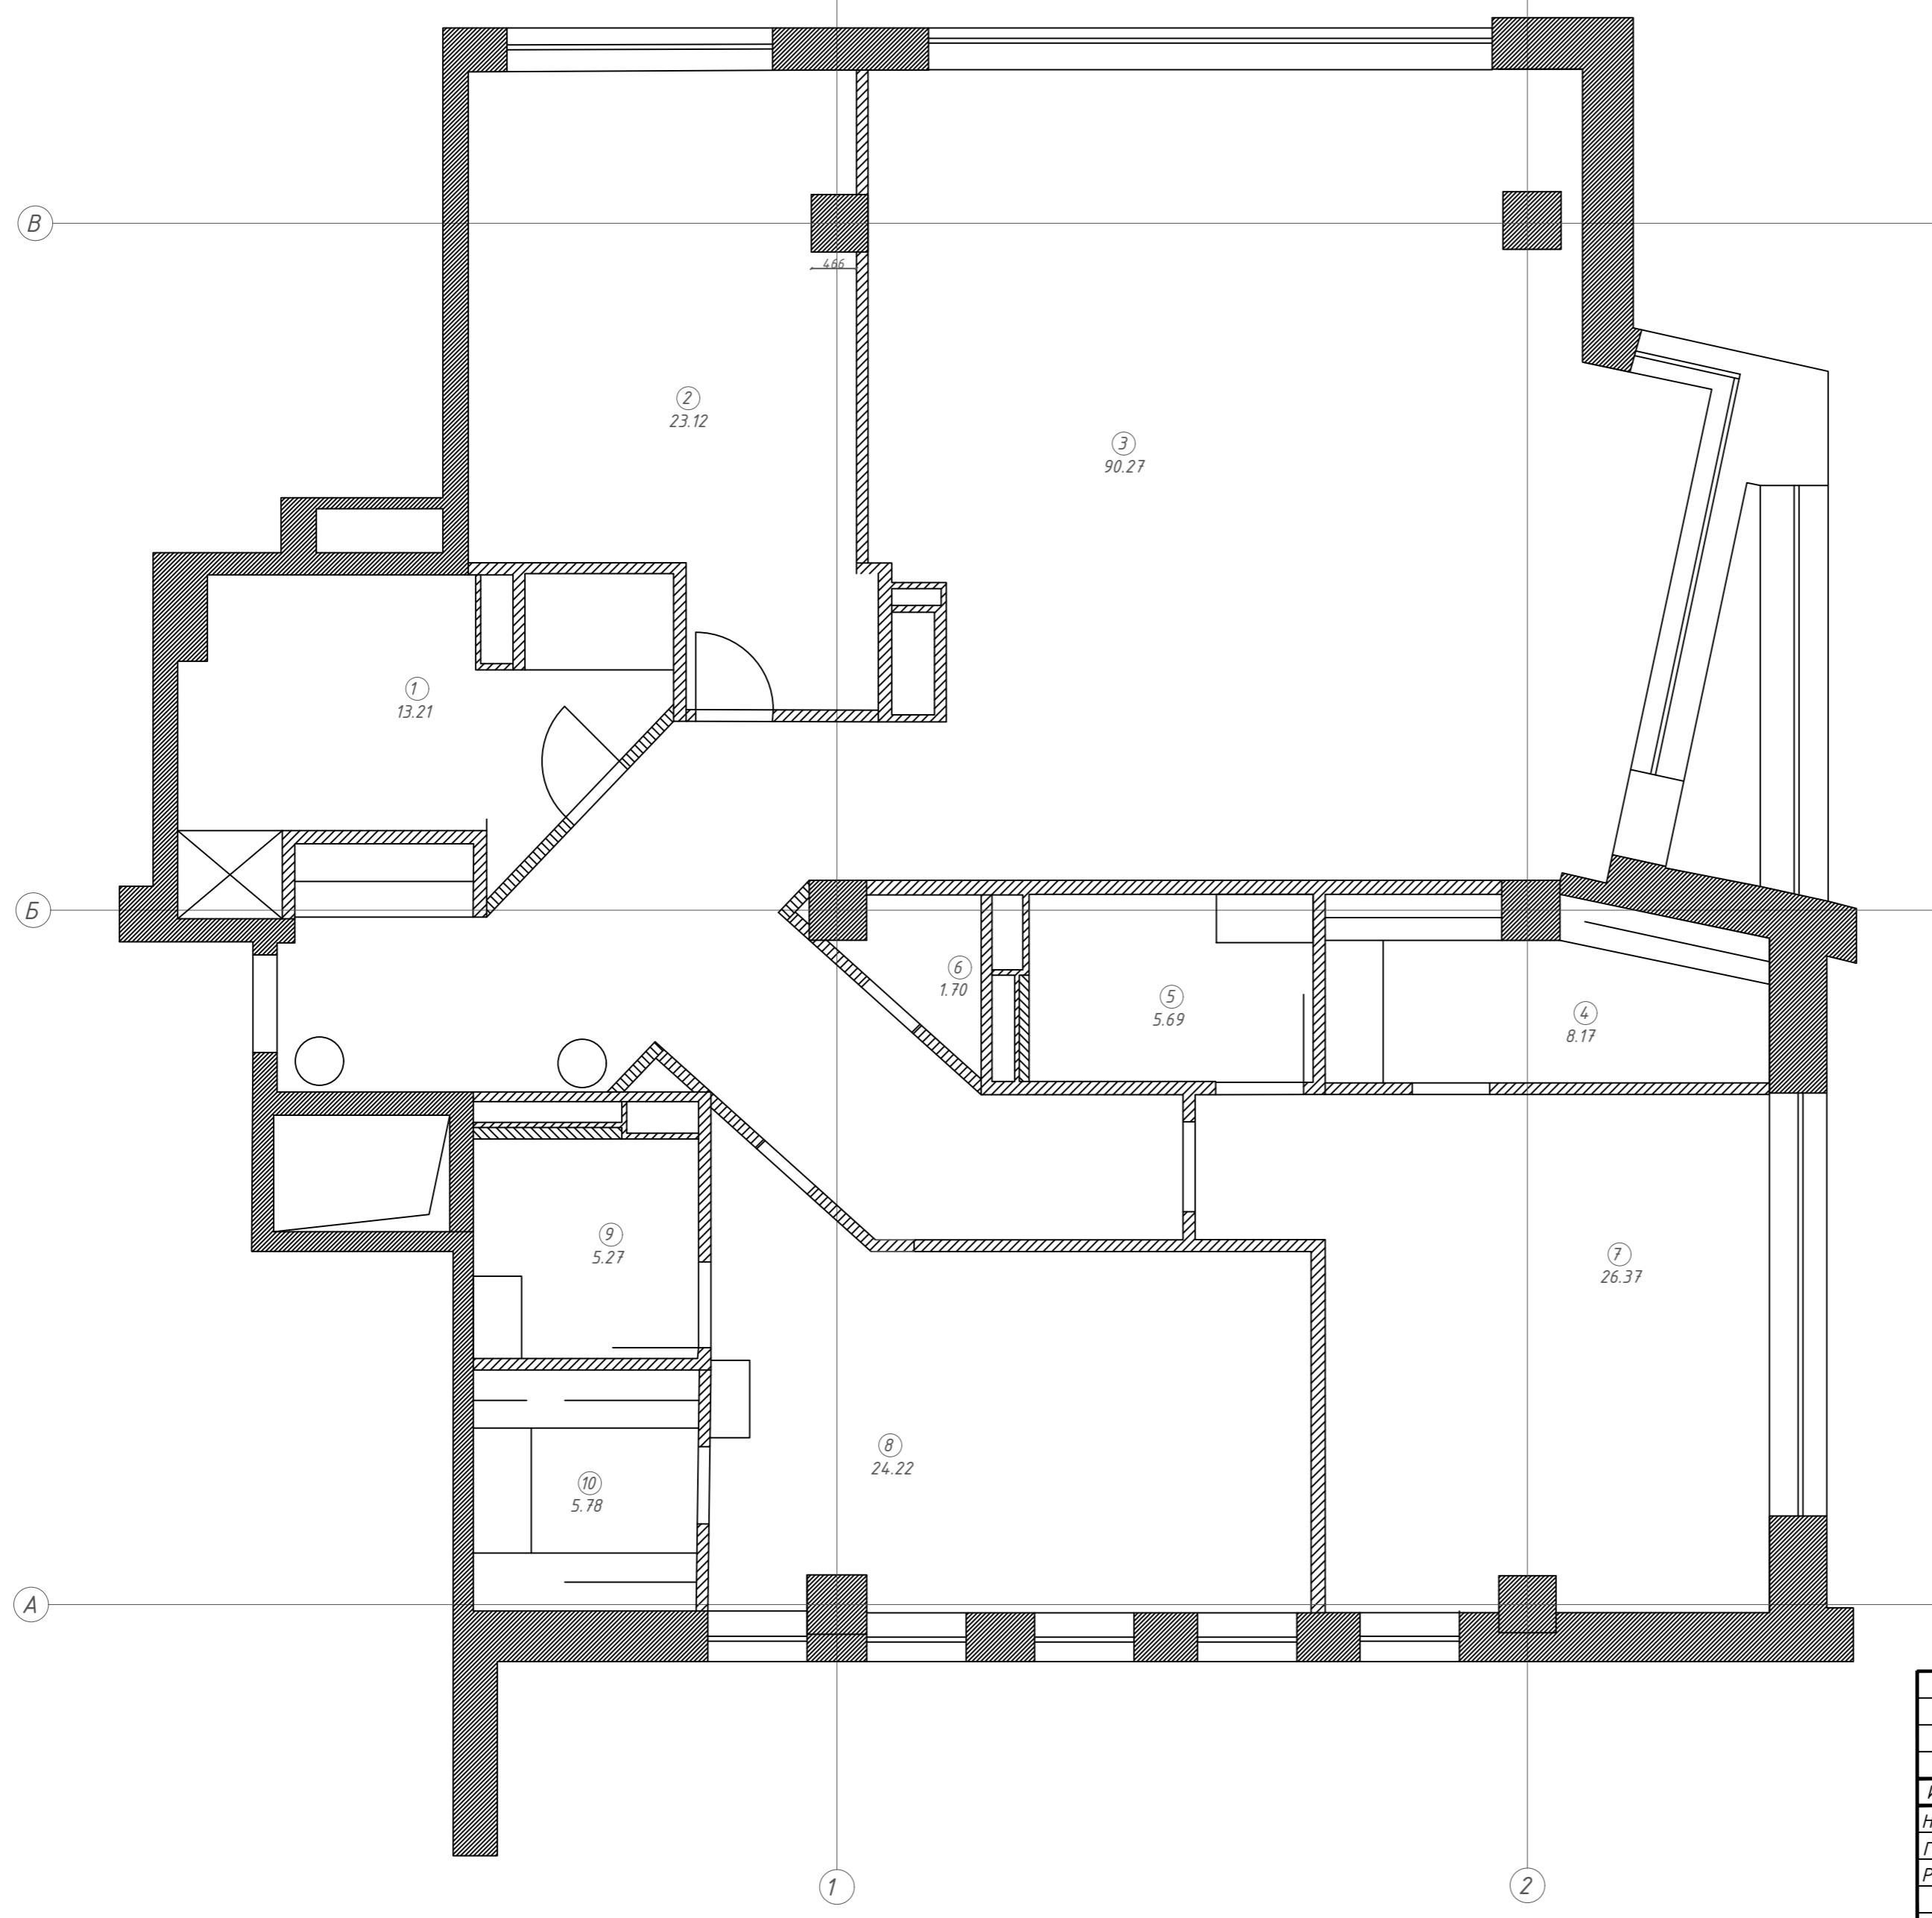

Экспликация помещений		Площадь м ²
1	Сан.узел 1	13.21
2	Комната	23.12
3	Холл+Кухня	90.27
4	Гардеробная 1	8.17
5	Сан.узел 2	5.69
6	Хоз. блок	1.70
7	Спальня	26.37
8	Гостевая	24.22
9	Сан.узел 3	5.27
10	Гардеробная 2	5.78
Итого:		203.80

План слаботочного оборудования

Формат А2

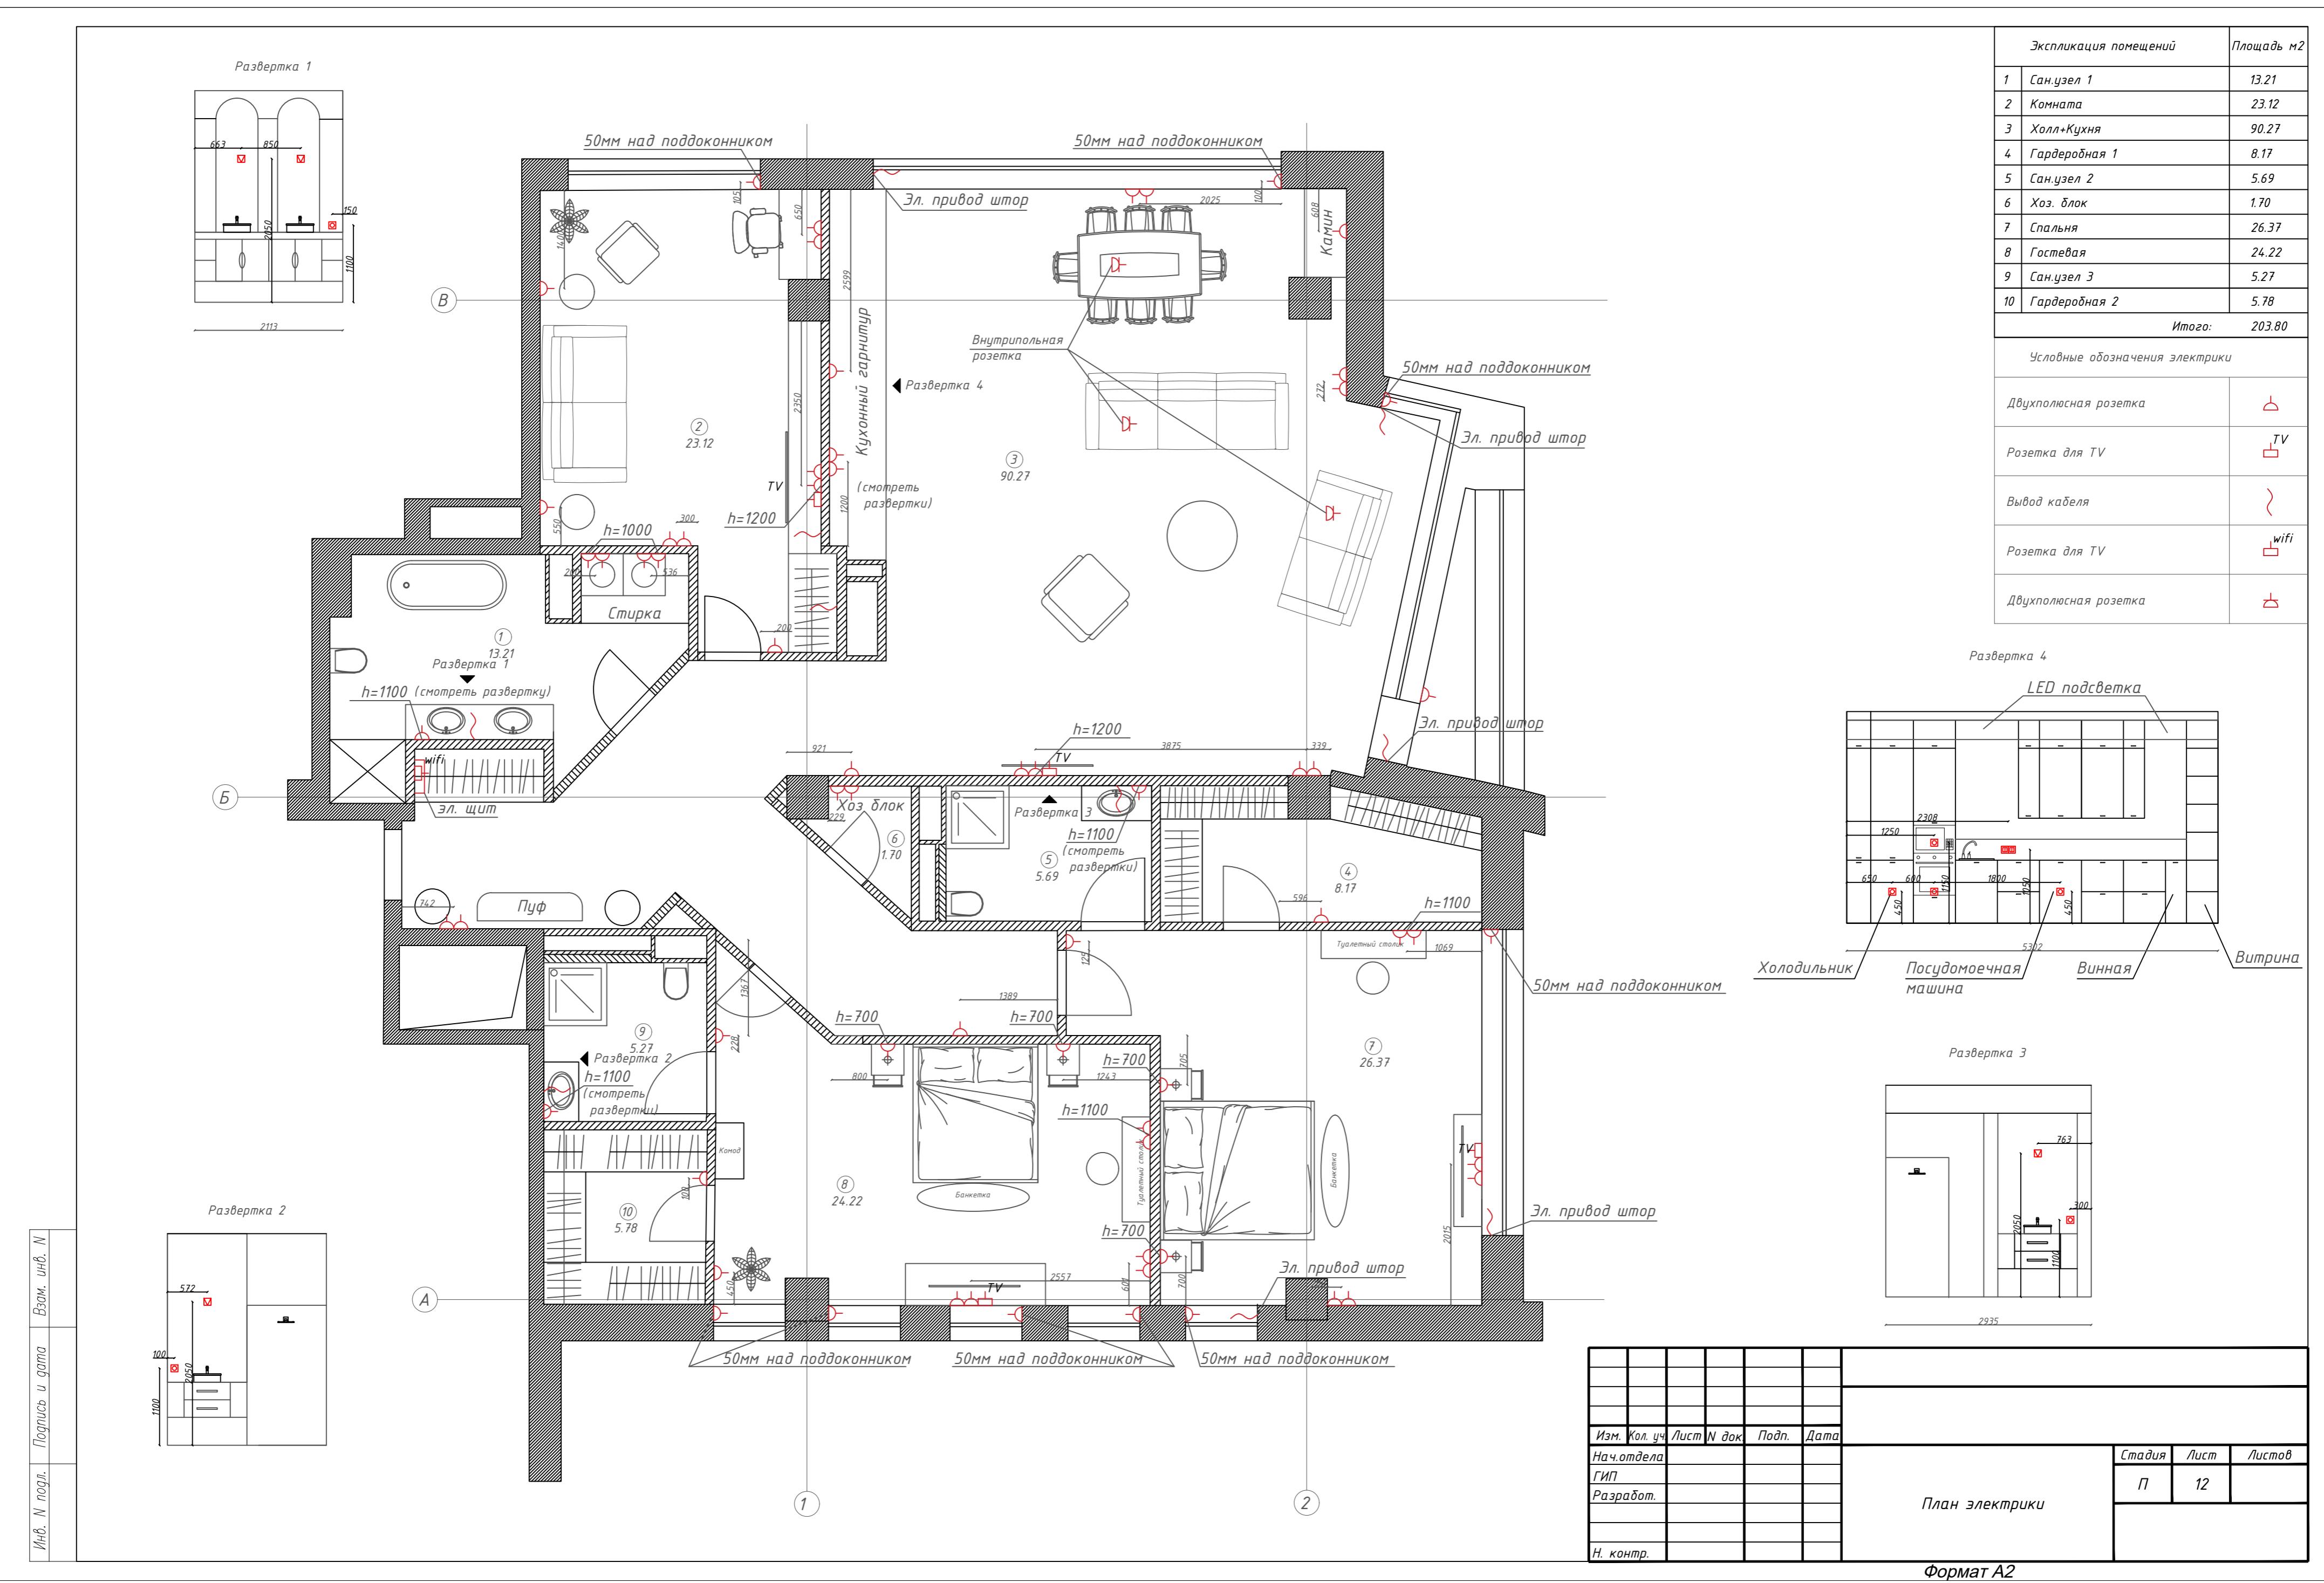



Экспликация помещений		Площадь м ²
1	Сан.узел 1	13.21
2	Комната	23.12
3	Холл+Кухня	90.27
4	Гардеробная 1	8.17
5	Сан.узел 2	5.69
6	Хоз. блок	1.70
7	Спальня	26.37
8	Гостевая	24.22
9	Сан.узел 3	5.27
10	Гардеробная 2	5.78
Итого:		203.80

Условные обозначения освещения	
Люстра	
LED подсветка	
Точечный светильник	
Свесной светильник	
Настенный светильник	
Настольный светильник	
Однополюсный выключатель	
Двухполюсный выключатель	
Трехполюсный выключатель	

План освещения

Формат А2






Экспликация помещений		Площадь м ²
1	Сан.узел 1	13.21
2	Комната	23.12
3	Холл+Кухня	90.27
4	Гардеробная 1	8.17
5	Сан.узел 2	5.69
6	Хоз. блок	1.70
7	Спальня	26.37
8	Гостевая	24.22
9	Сан.узел 3	5.27
10	Гардеробная 2	5.78
Итого:		203.80


Условные обозначения освещения	
Люстра	
LED подсветка	
Точечный светильник	
Свесной светильник	
Настенный светильник	
Настольный светильник	
Однополюсный выключатель	
Двухполюсный выключатель	
Трехполюсный выключатель	

План выключателей освещения


Формат А2

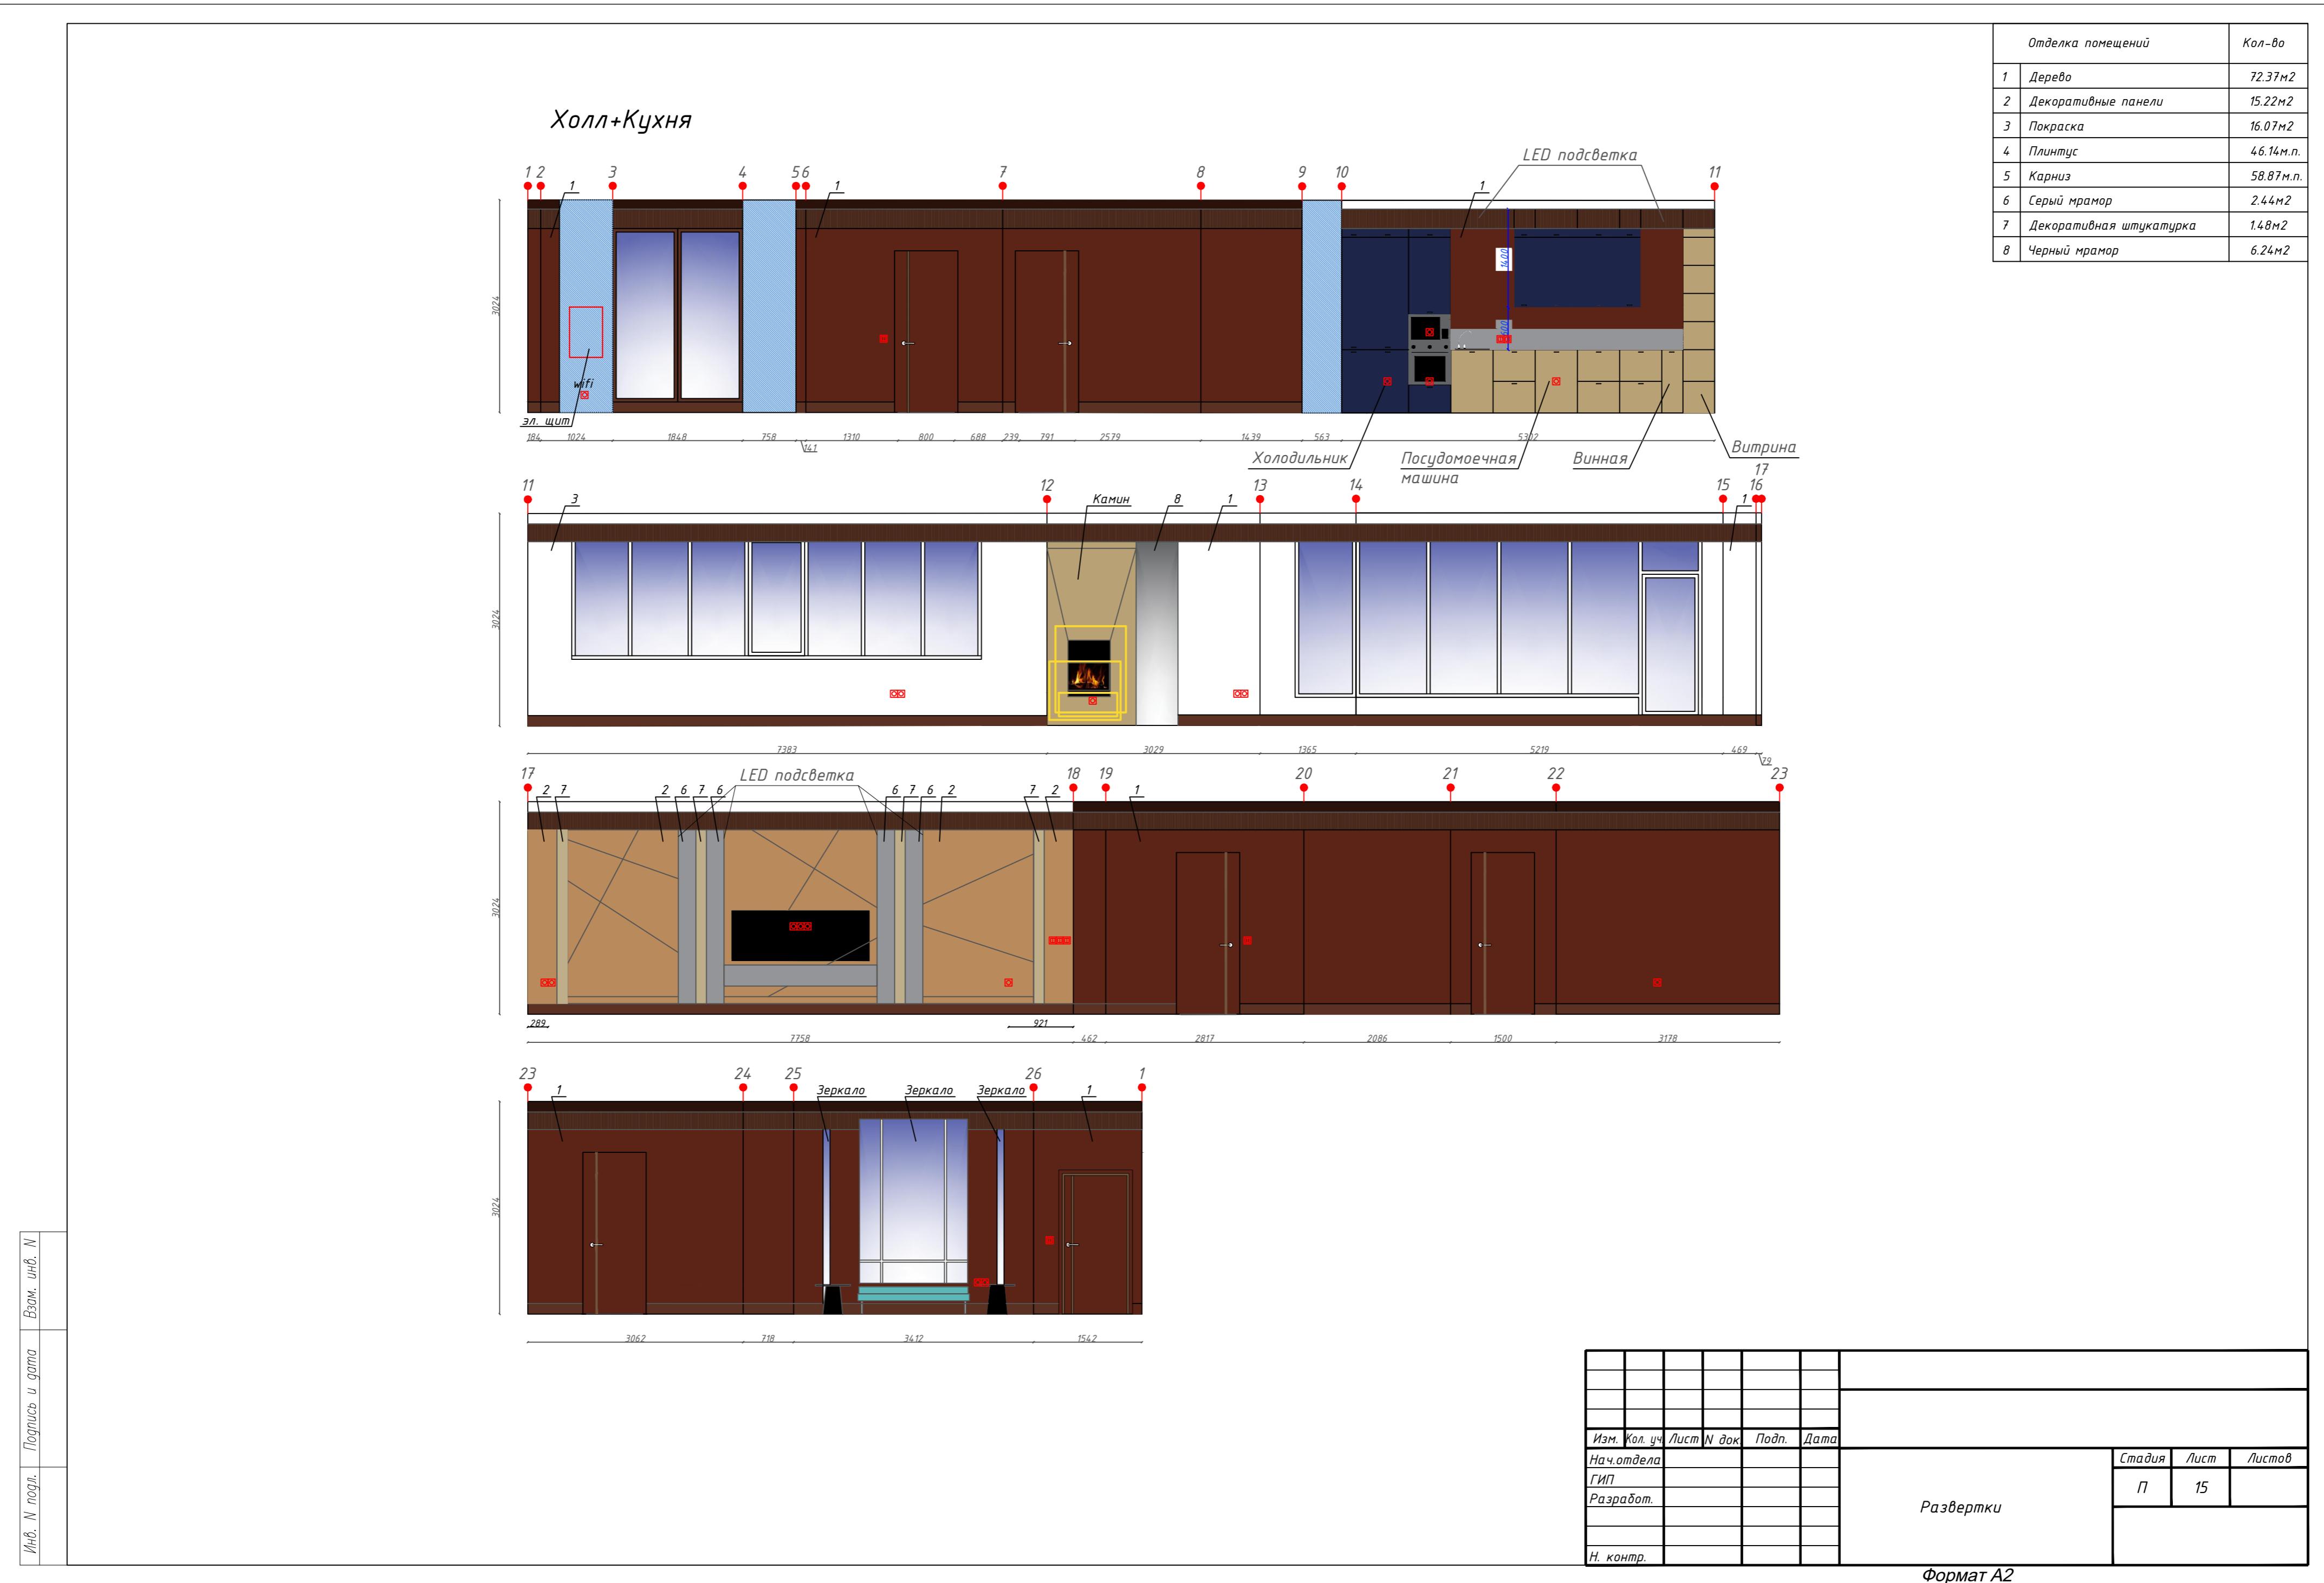


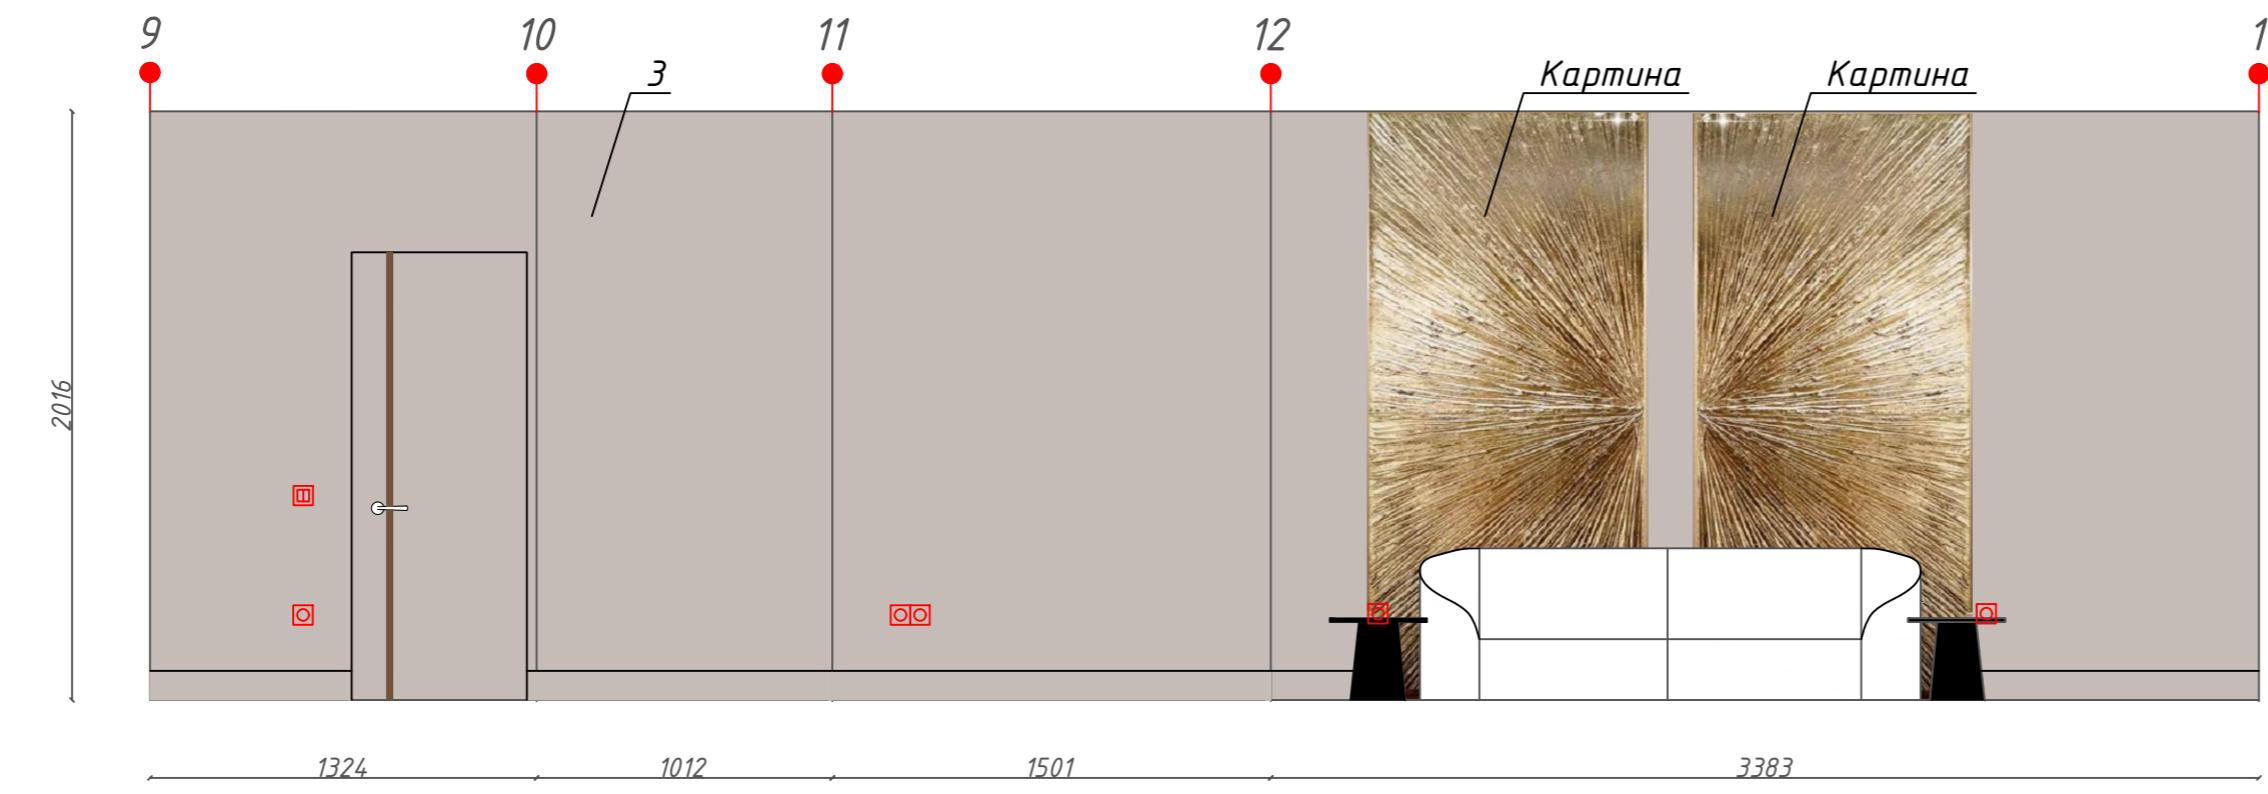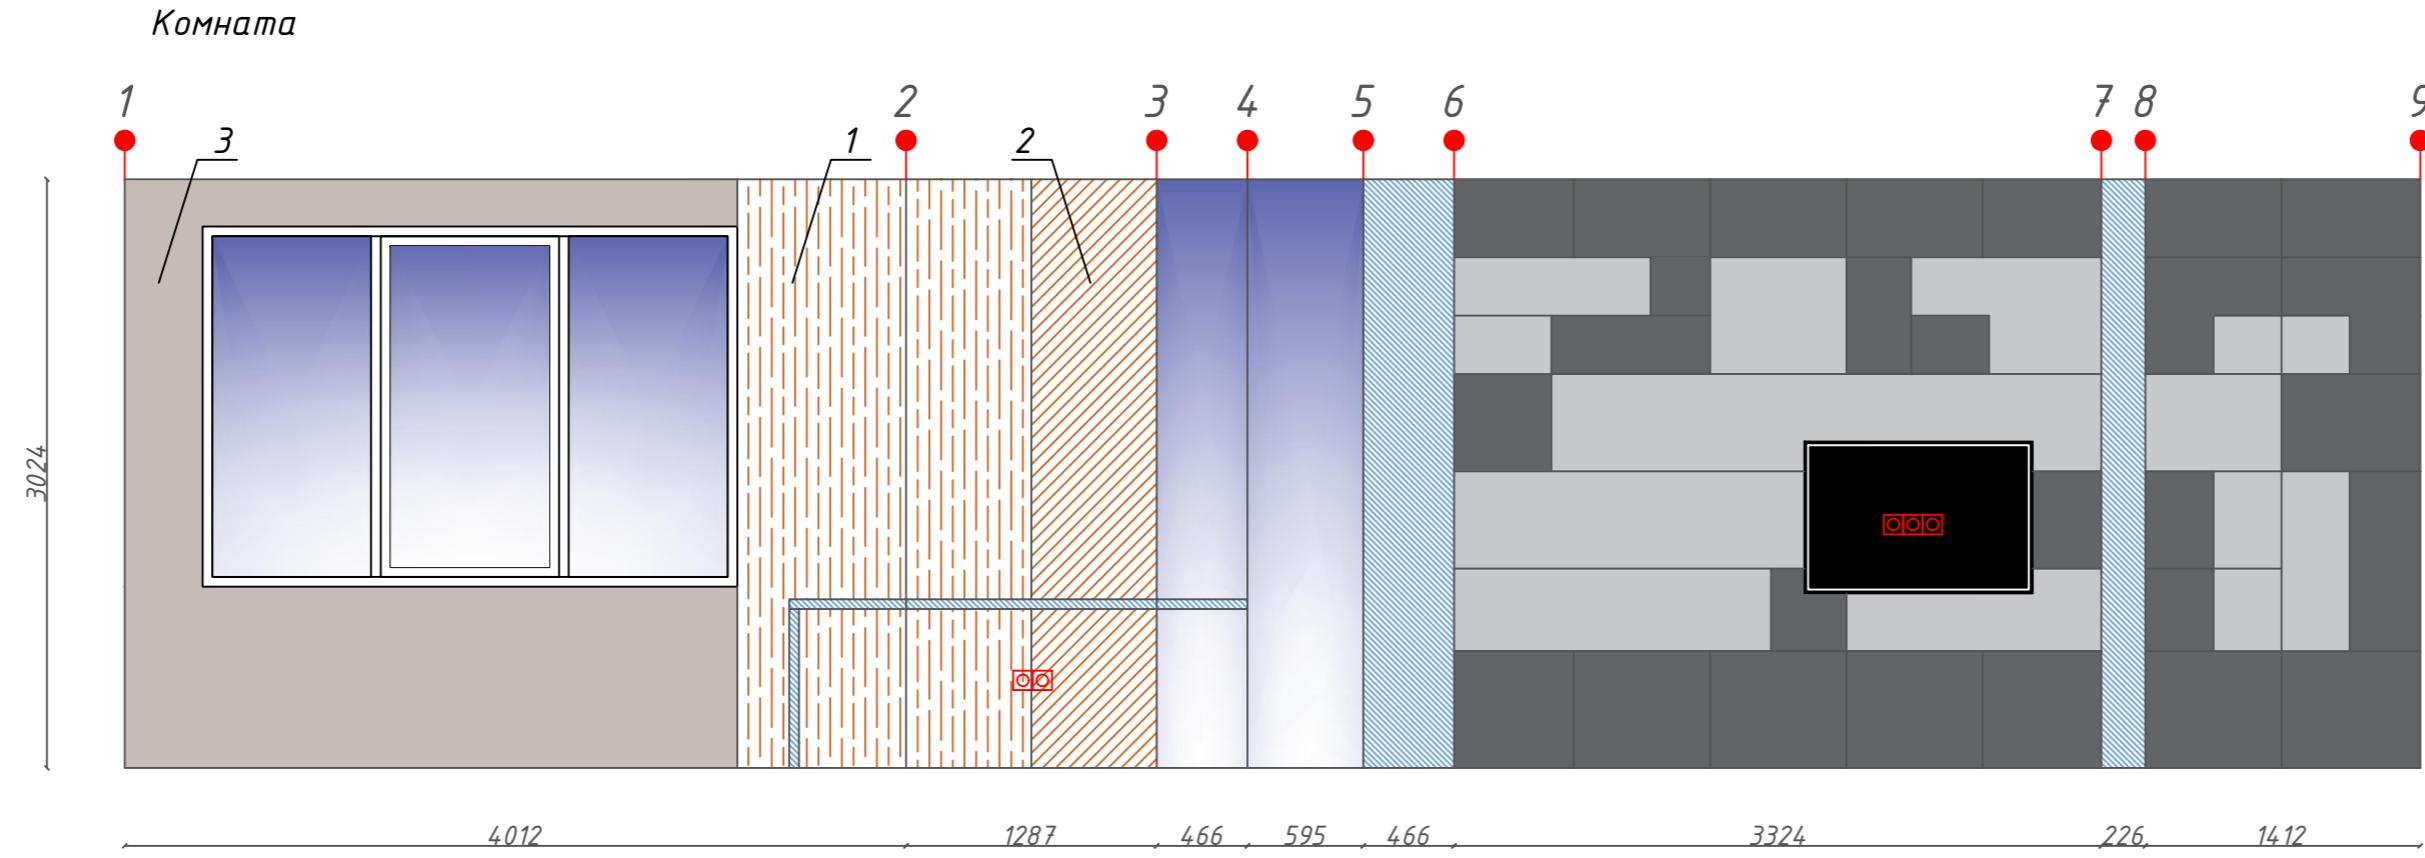

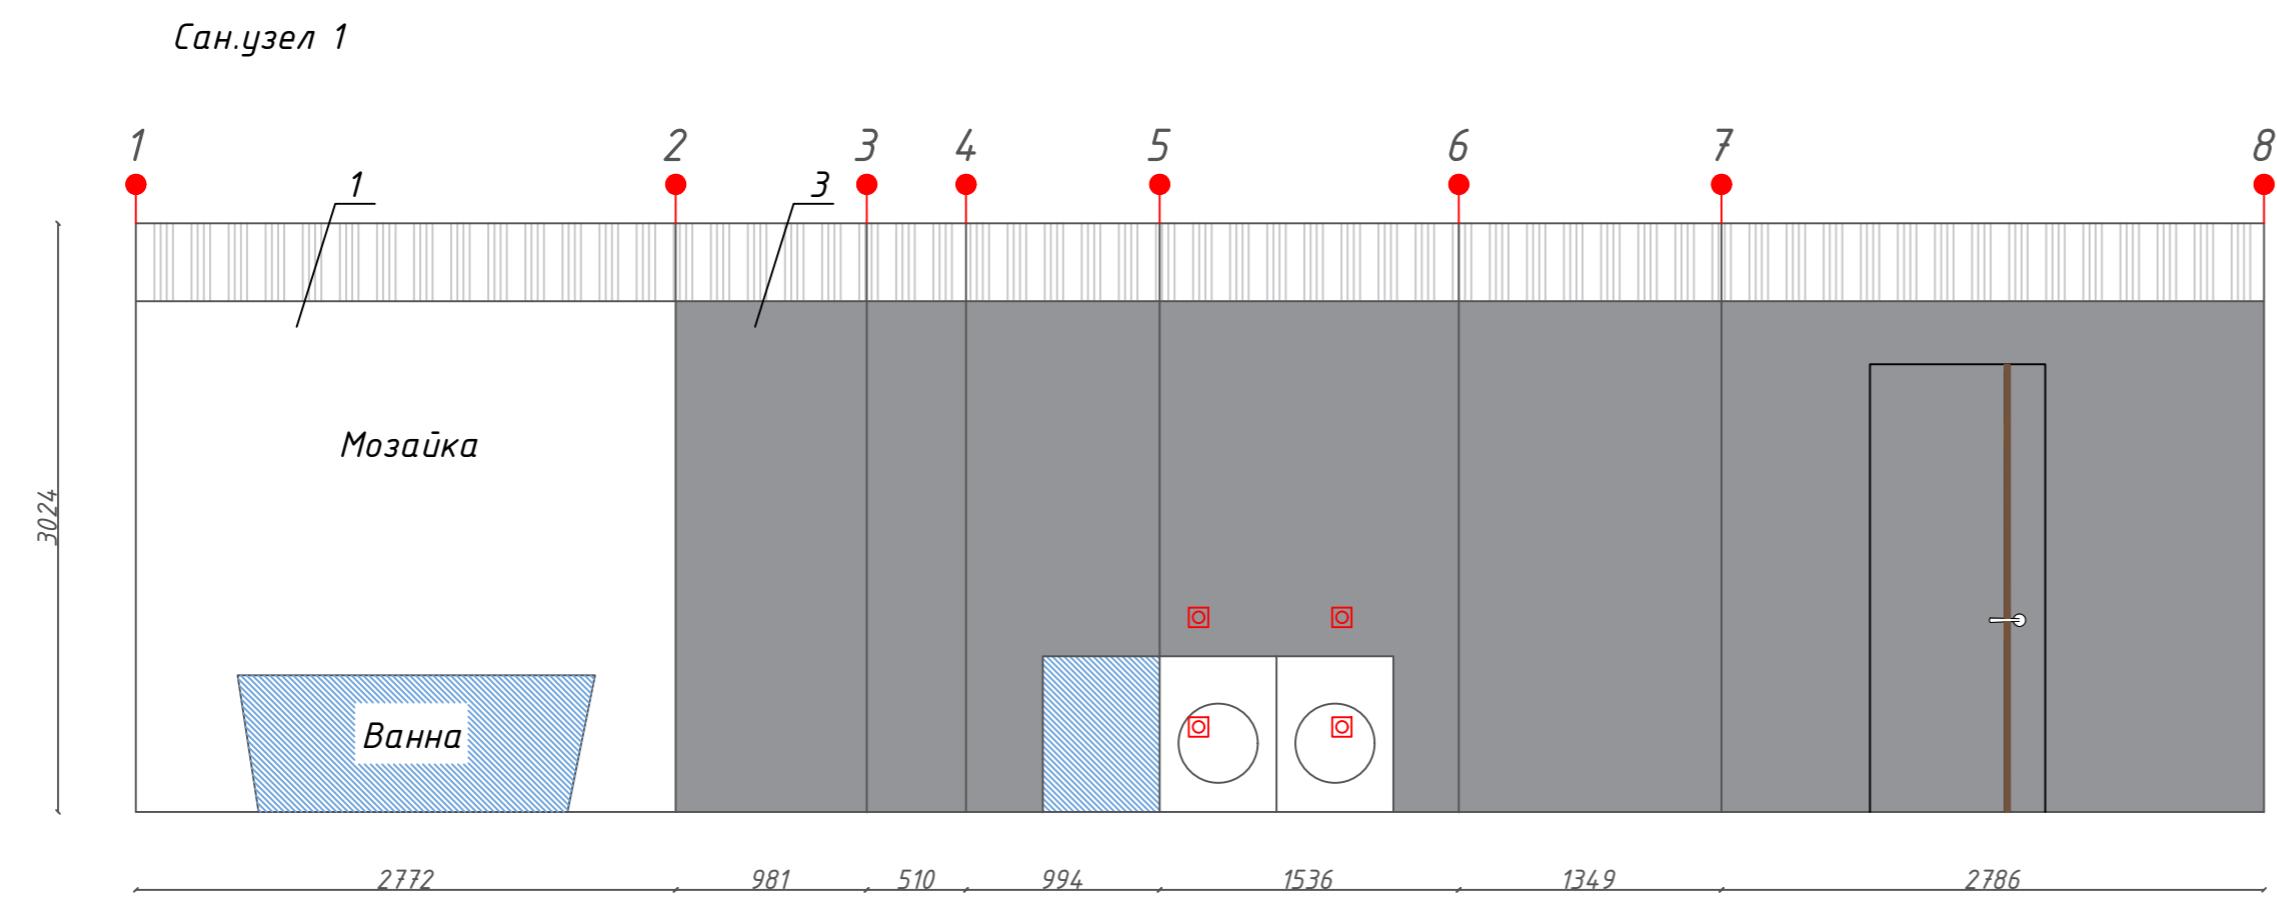


<i>Отделка помещений</i>		<i>Кол-во</i>
1	<i>Мозаика</i>	7.27м ²
2	<i>Плитка Дерево тип 1</i>	3.49м ²
3	<i>Покраска</i>	37.2м ²
4	<i>Плитка Дерево тип 2</i>	3.49м ²
5	<i>Карниз</i>	19.6м.п.

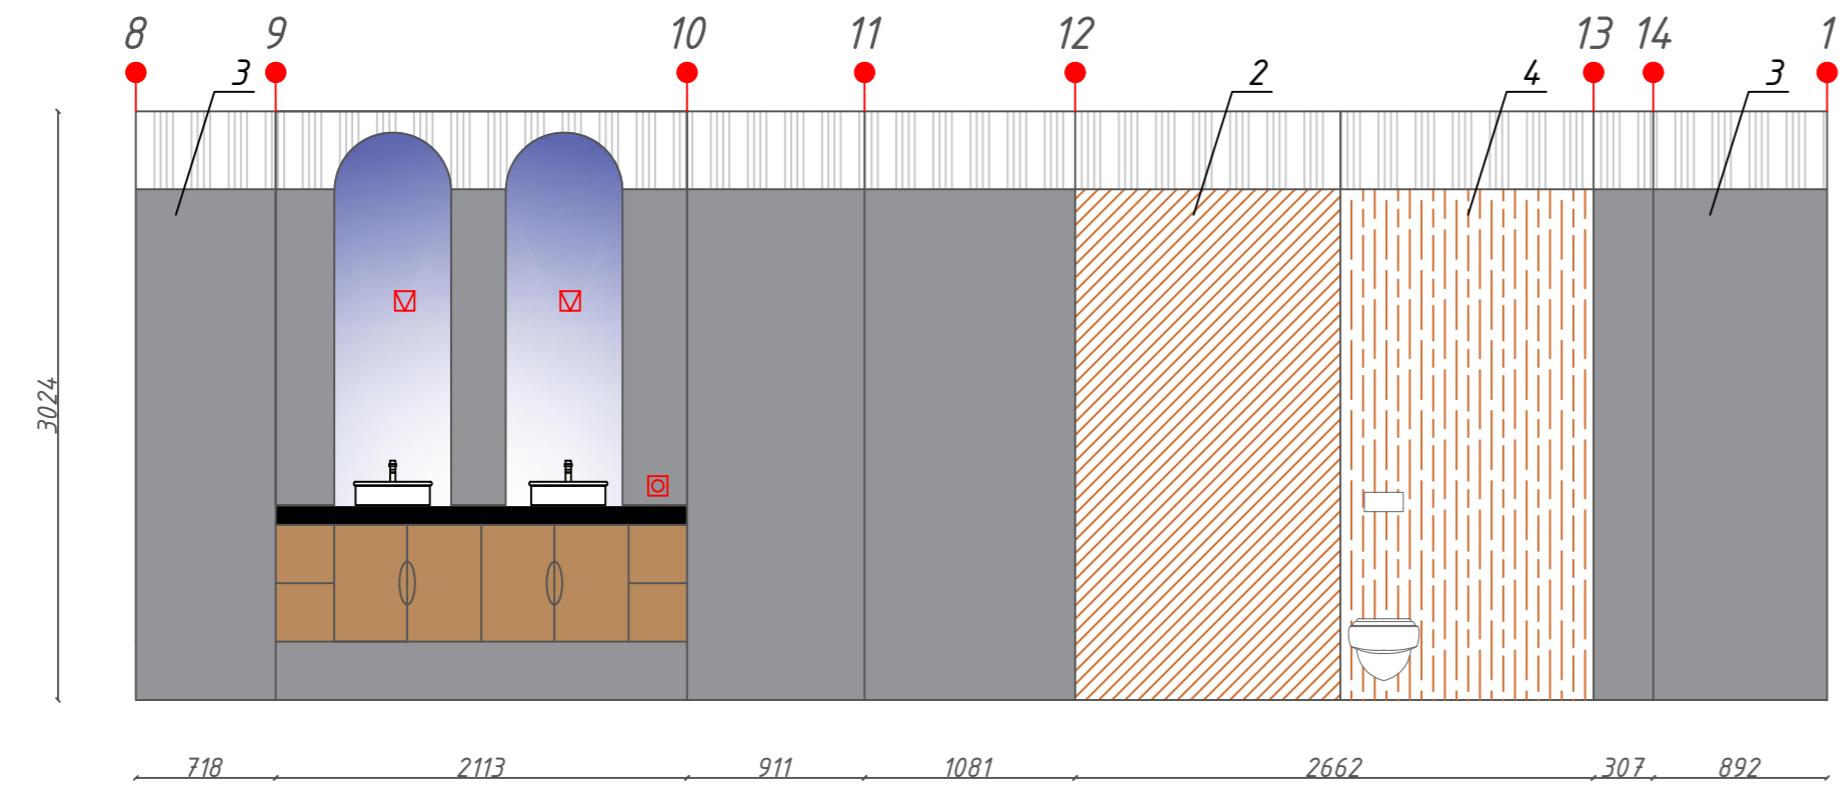

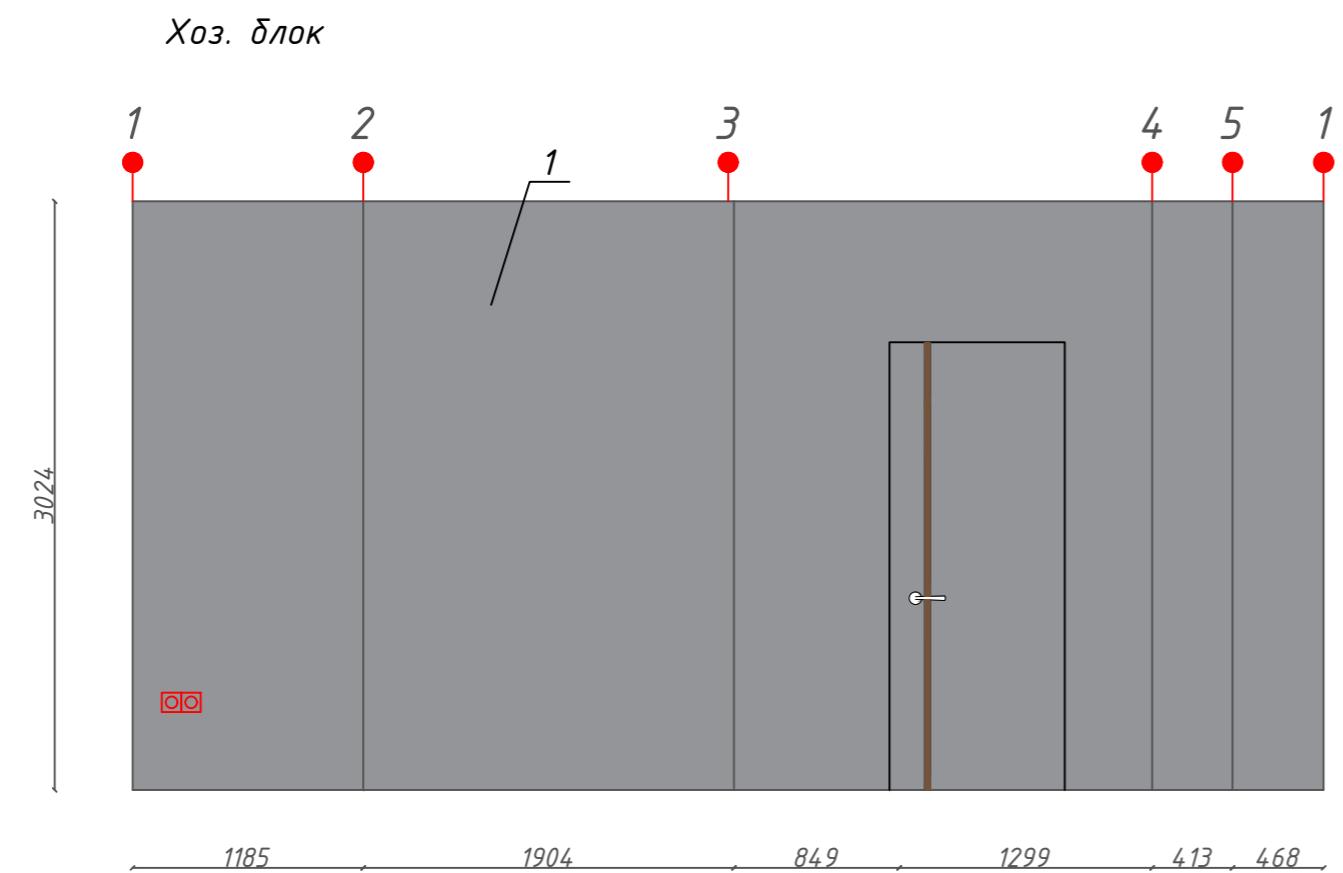


Отделка помещений		Кол-во
Хоз. блок		
1	Покраска	18.49м2
Сан. узел 3		
2	Черный мрамор	17.16м2
3	Зеленый мрамор	7м2
4	Плитка Дерево	3.61м2

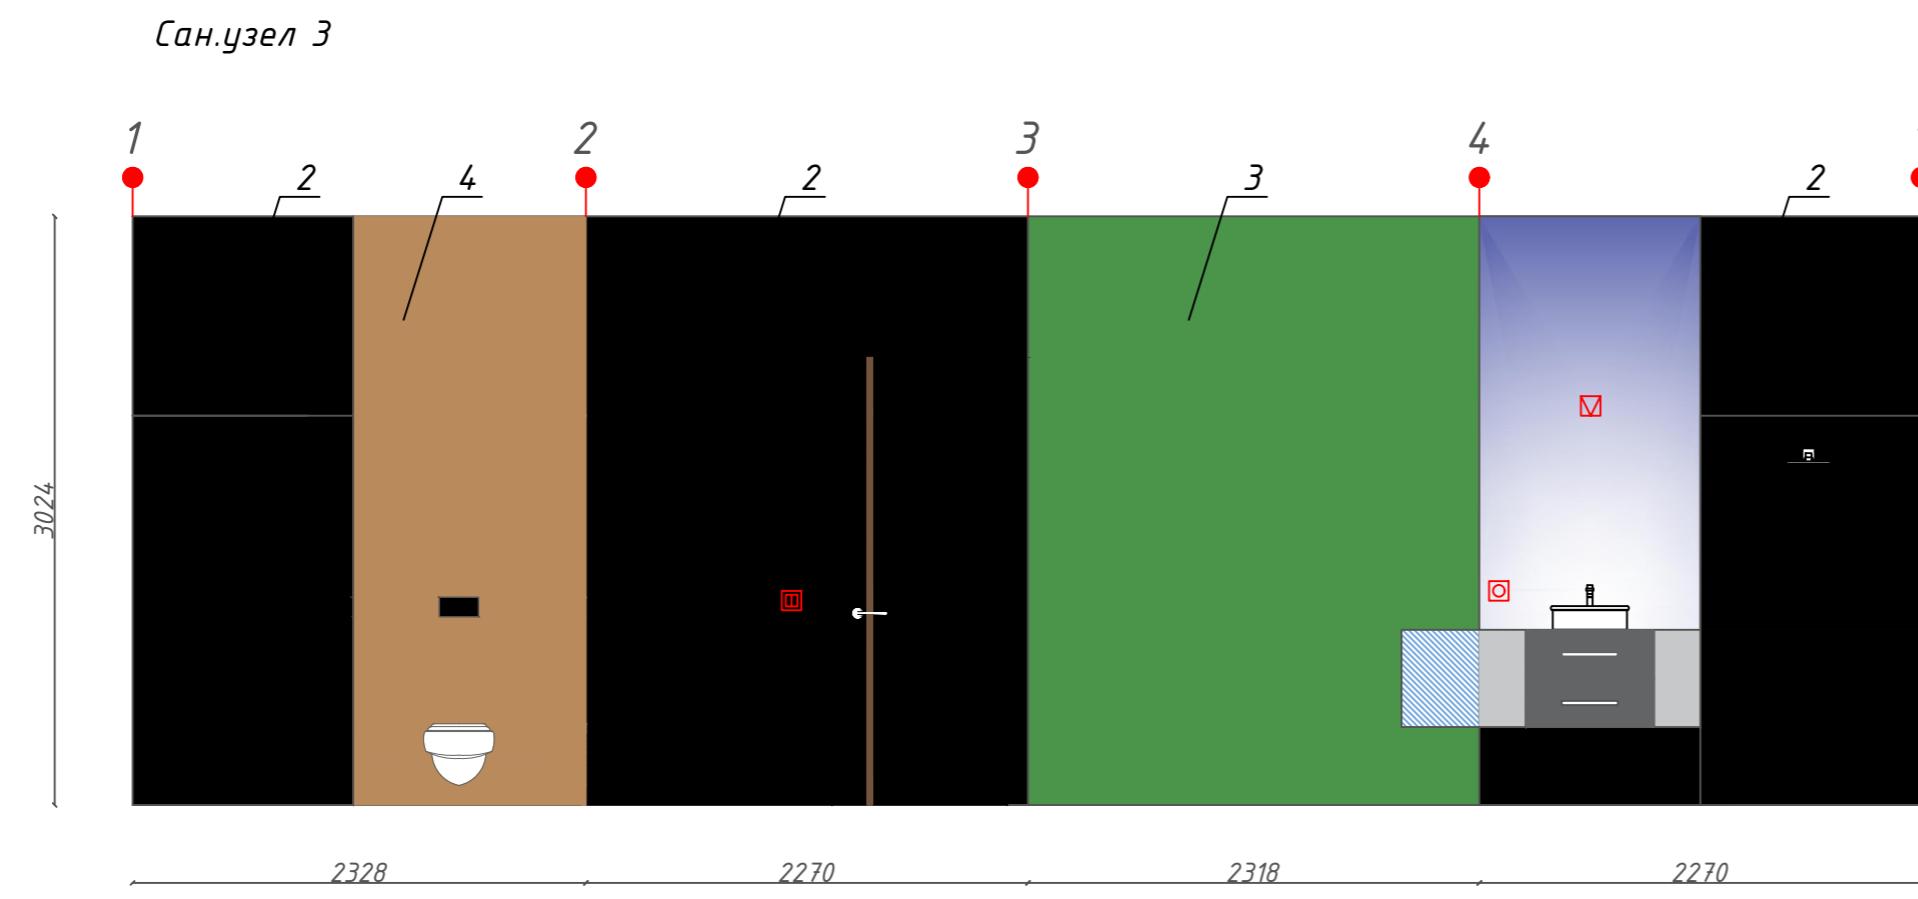


Инг. Н ногл.	Логопсът у гама	Взам. инг. Н
--------------	-----------------	--------------


Формат А2

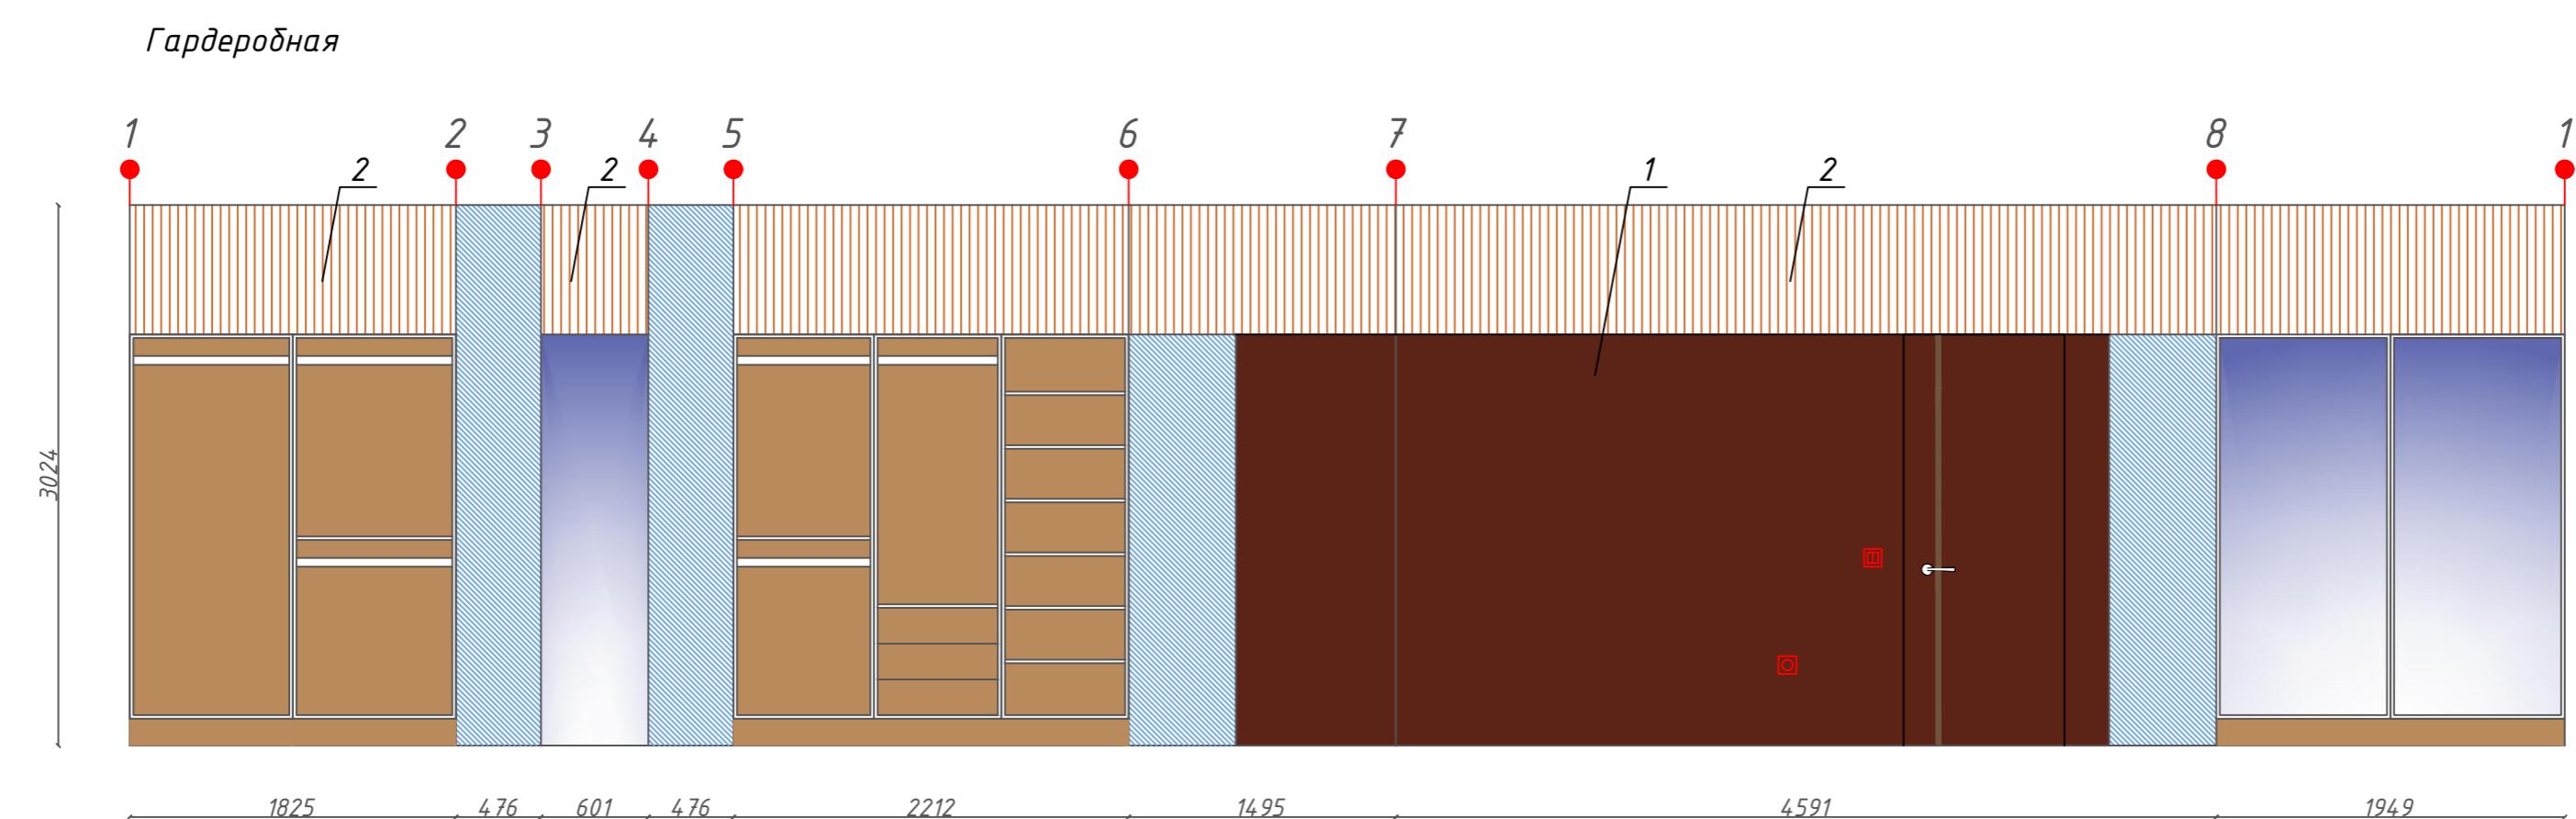


Отделка помещений		Кол-во
<i>Гардеробная</i>		
1	Дерево	38.31м2
2	Карниз	12.66м.п.
<i>Сан.узел 2</i>		
3	Черный мрамор	22.94м2
4	Карниз	9.75м.п.
5	Плитка Дерево	2.62м2

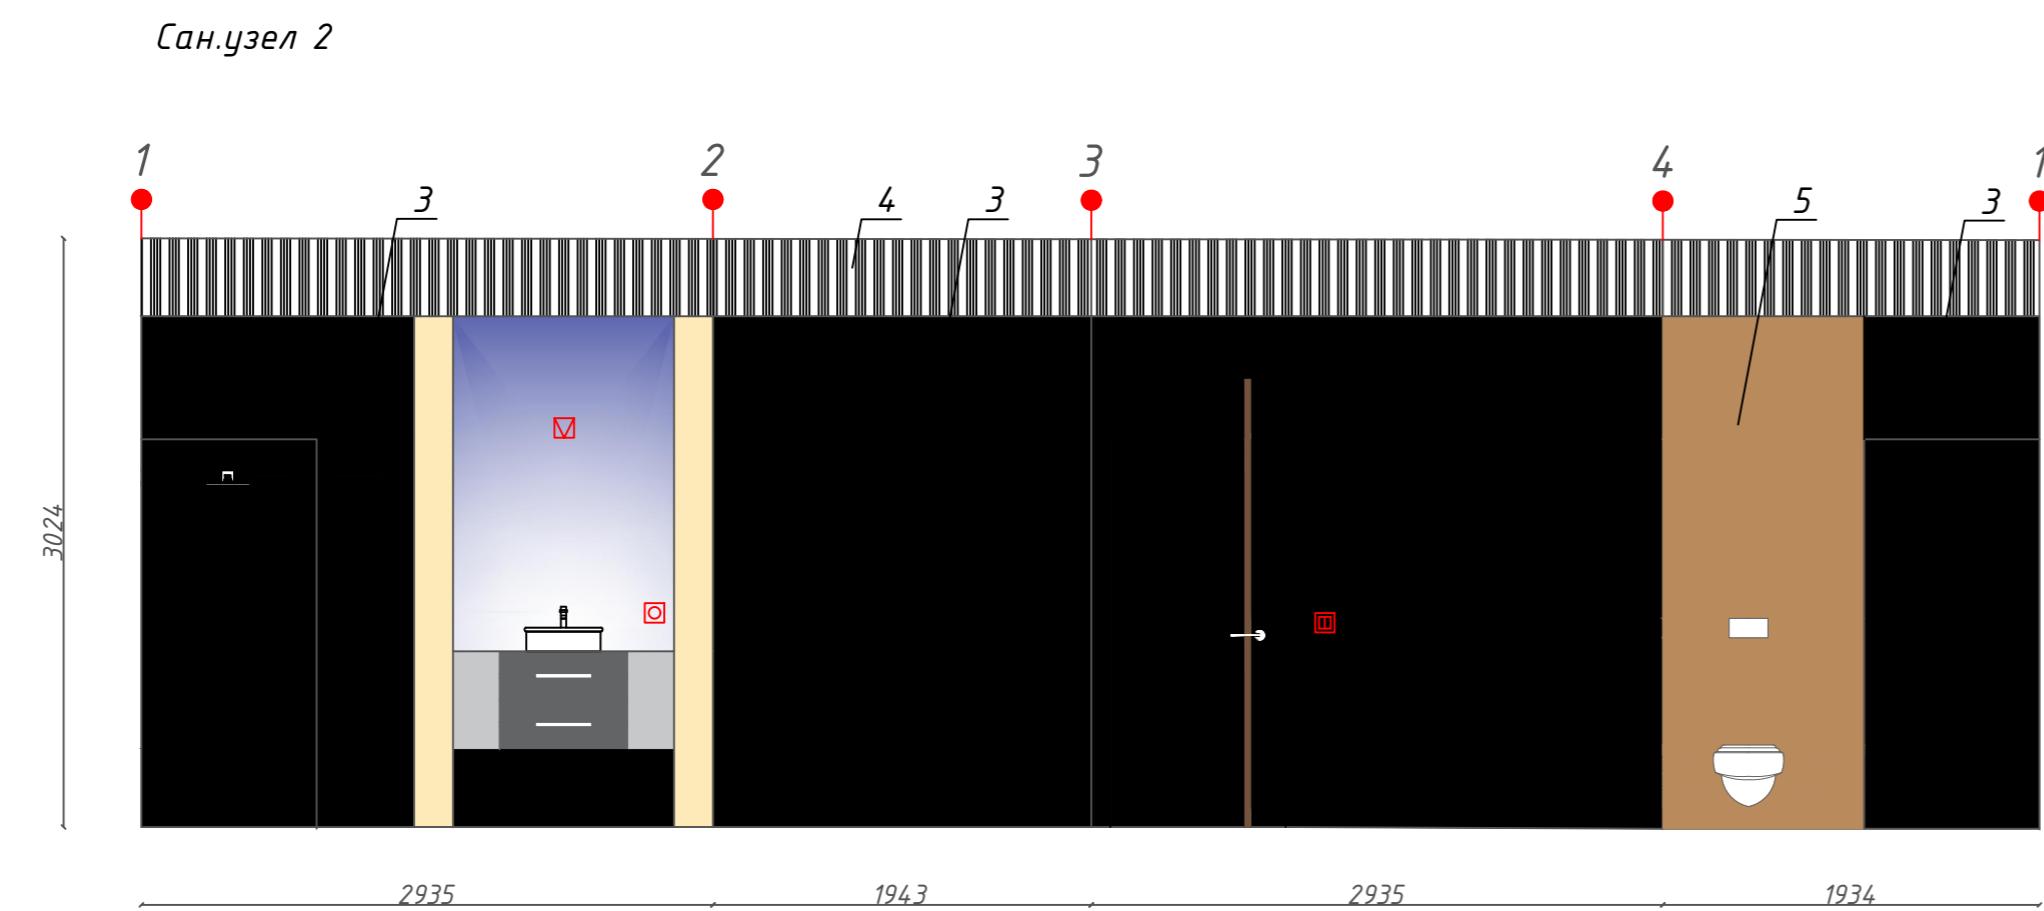

Изм.	Кол. уч	Лист	N док	Подп.	Дата	Развертки
Нач.отдела						
ГИП						
Разработ.						
Н. контр.						

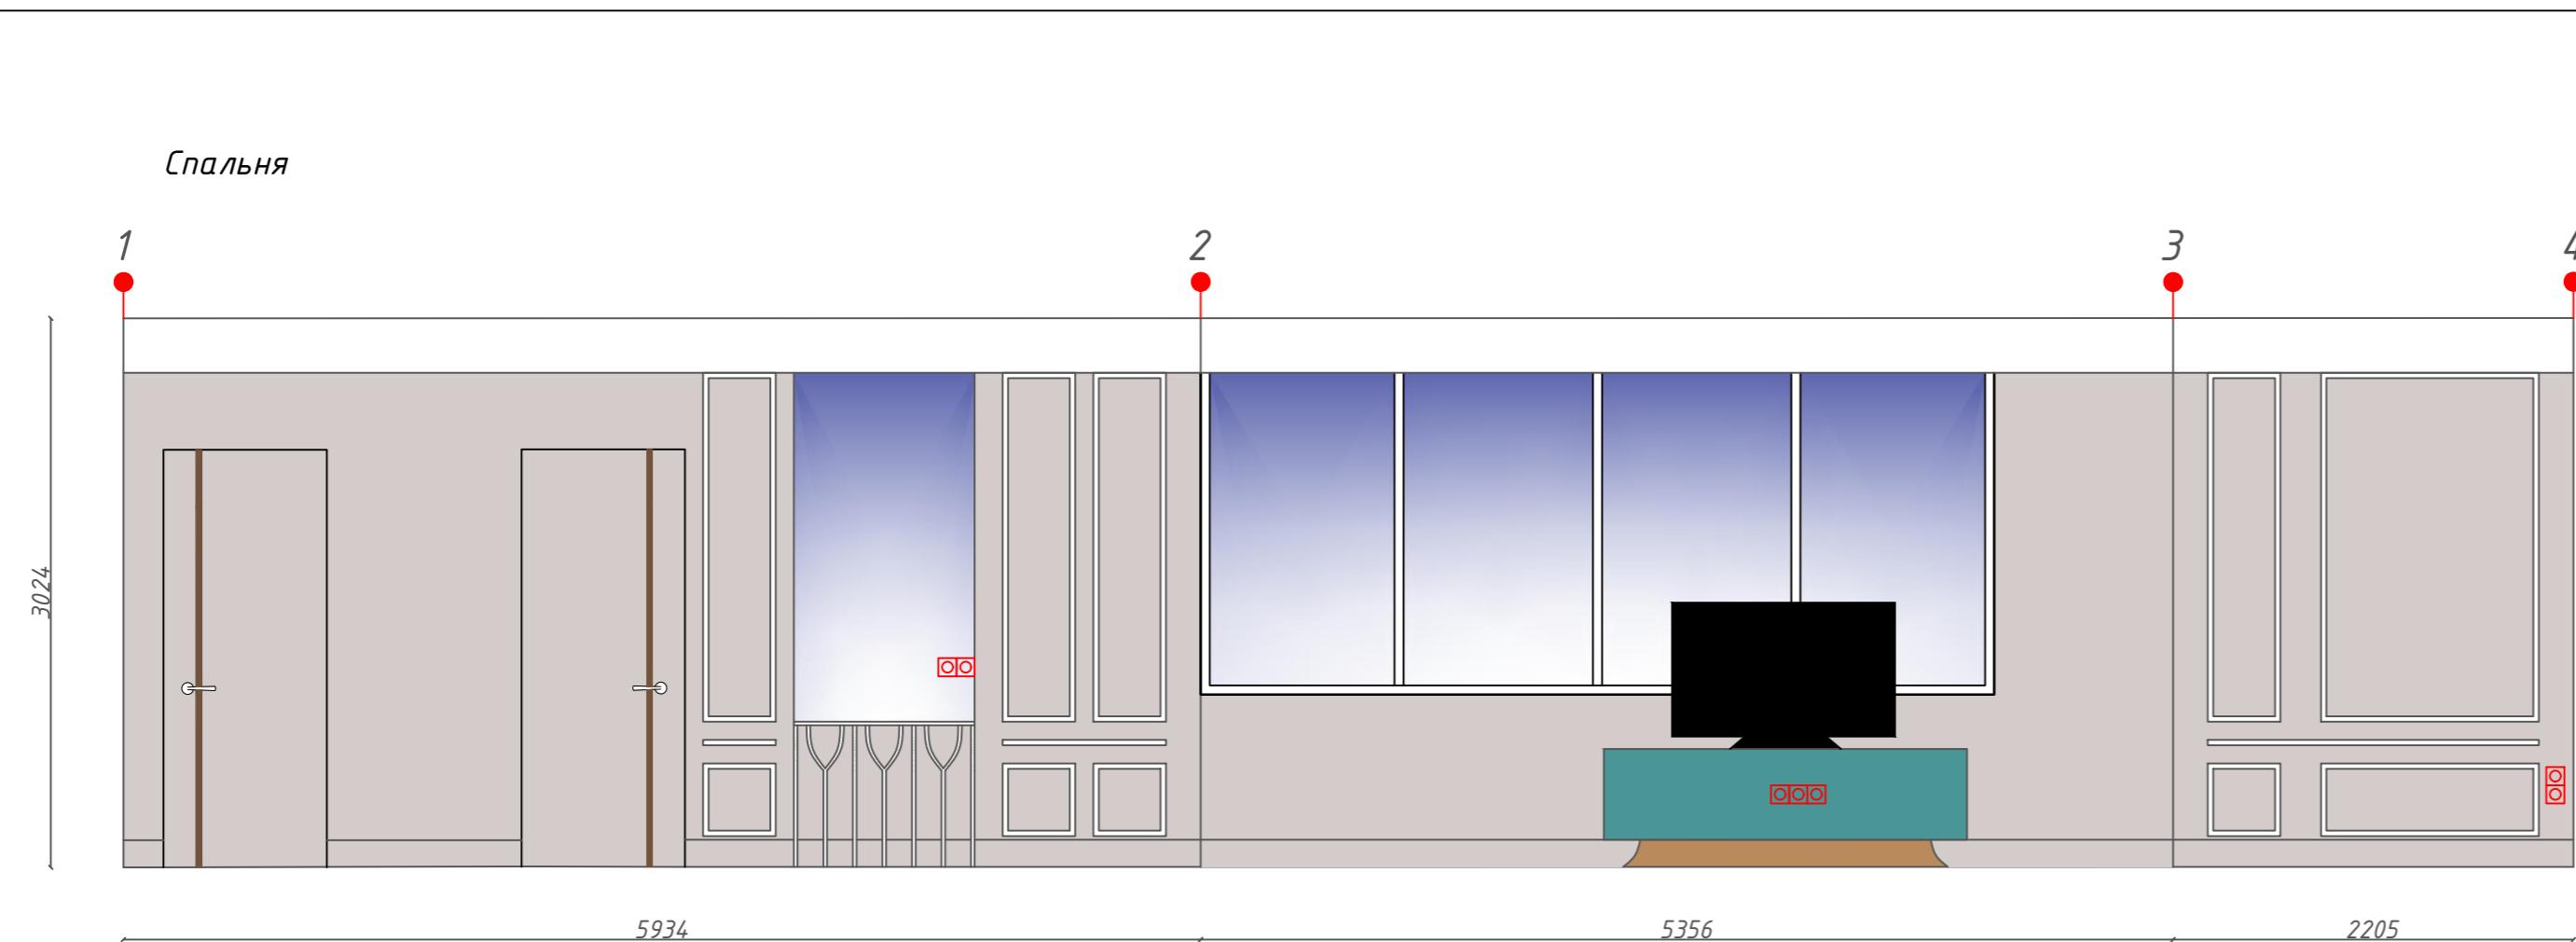


Отделка помещений		Кол-во
1	Покраска	50.89м ²
2	Молдинг	37.53м.п.
3	Карниз	23.35м.п.
4	Плинтус	18.64м.п.

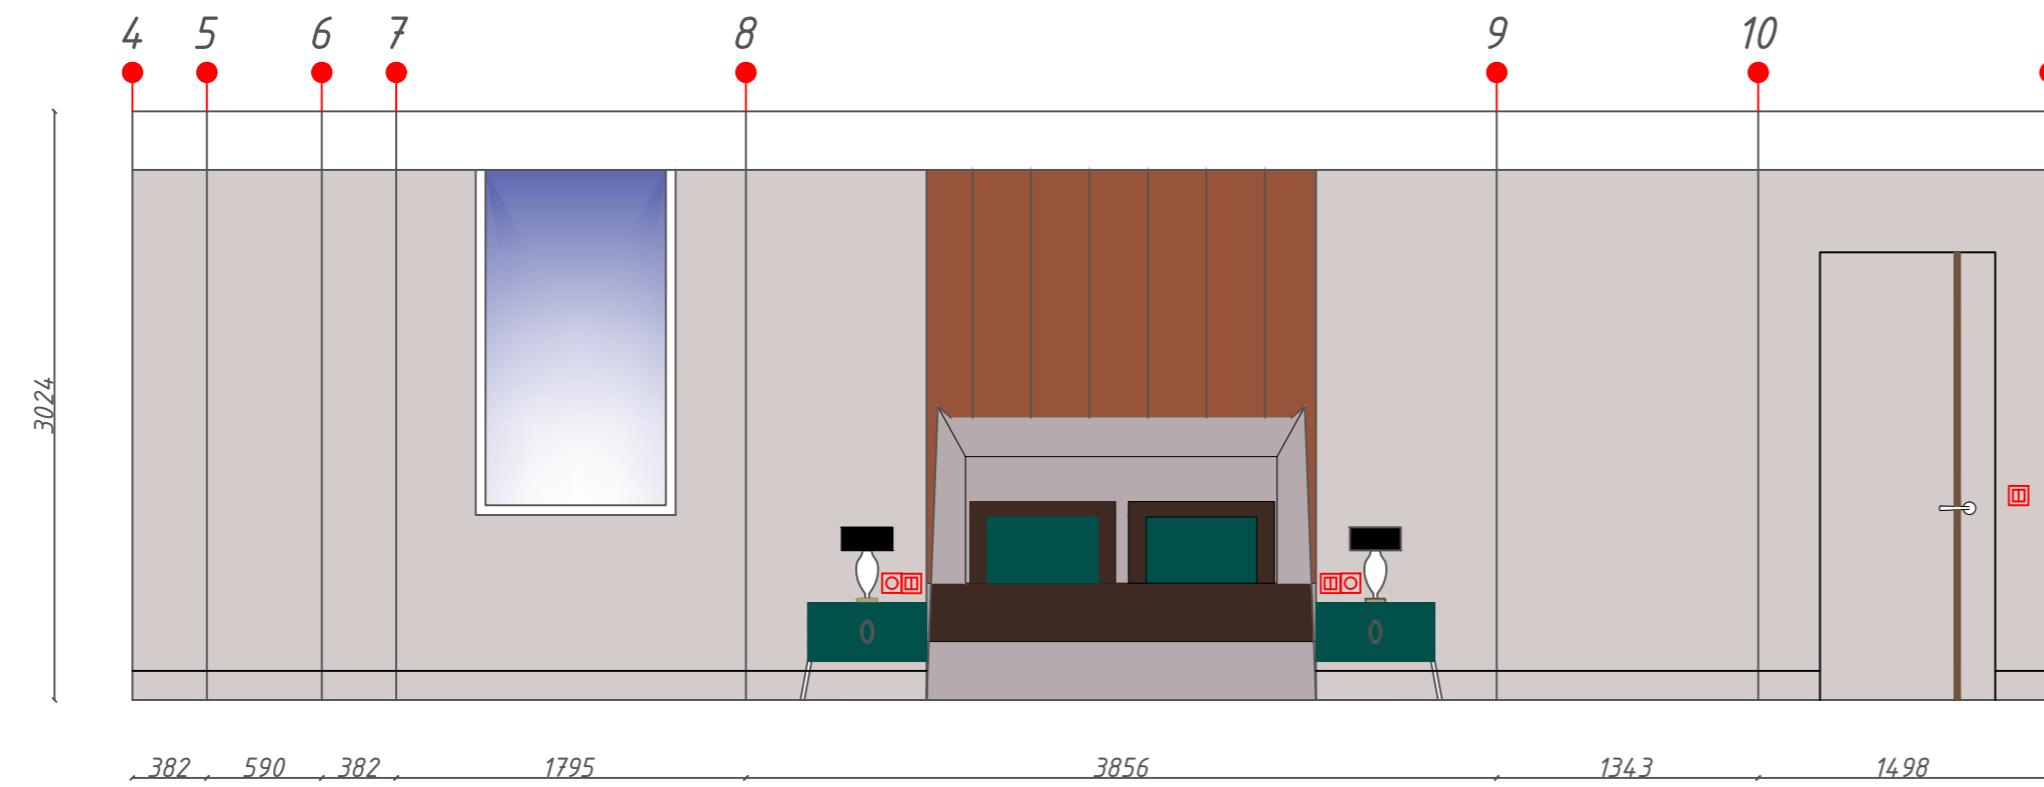


Гардеробная 2

<i>Отделка помещений</i>	<i>Кол-во</i>
1 Покраска	7.53м2

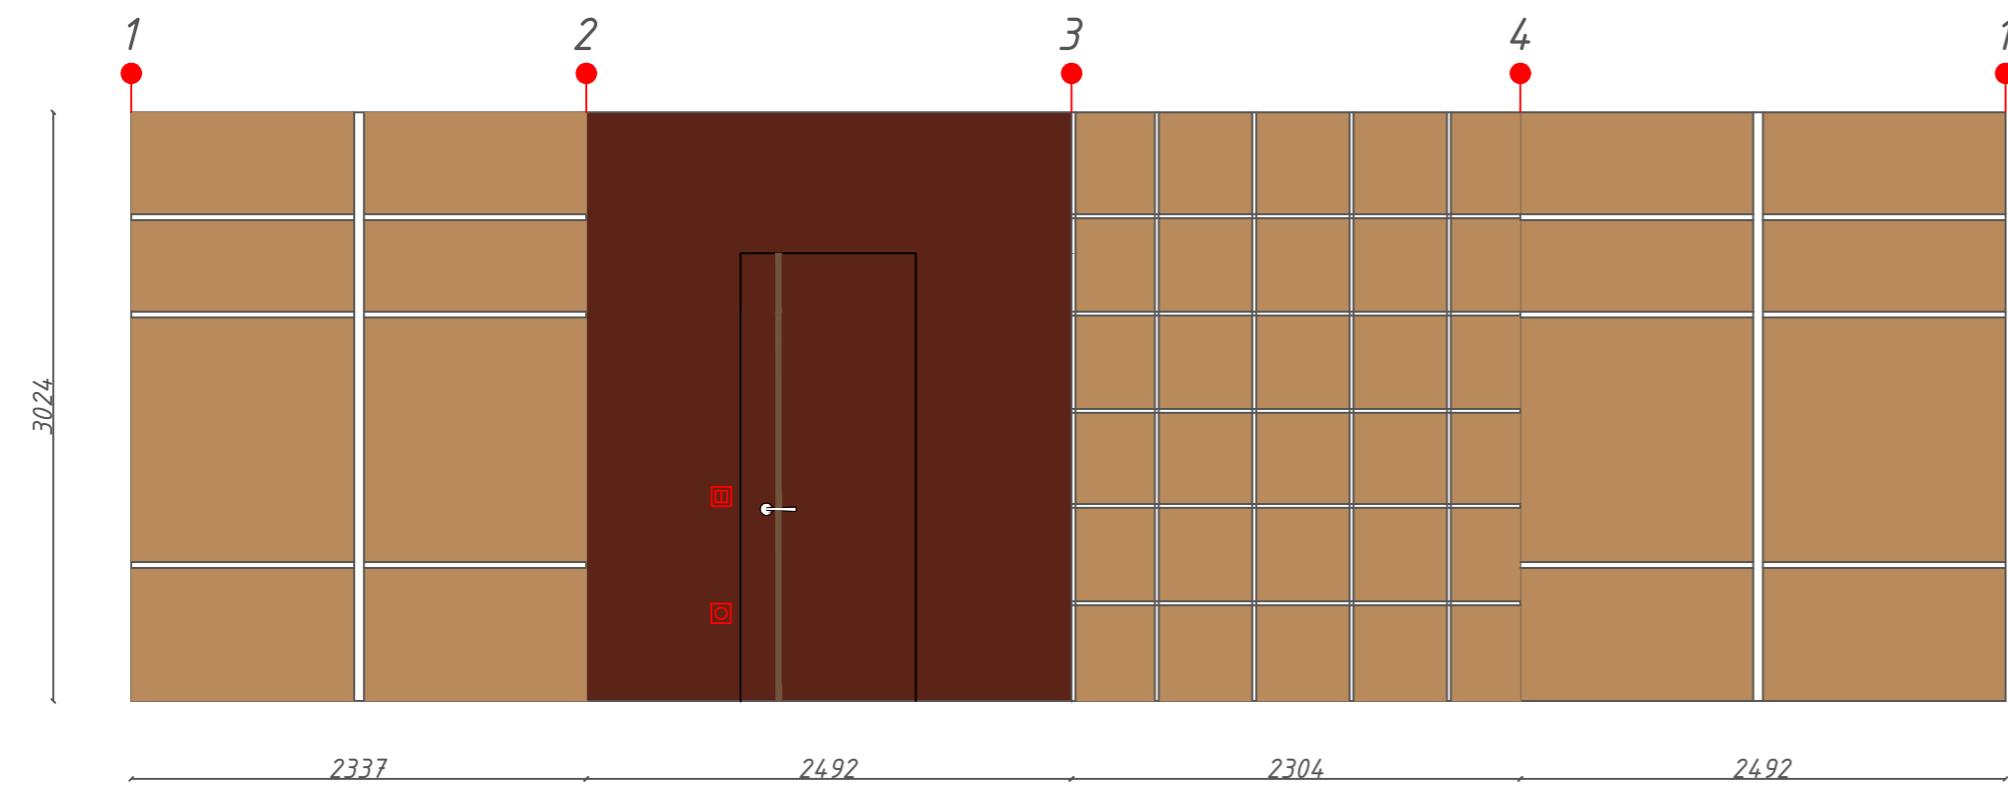


Инф. Н ноги.	Погибель и гама	Взам. инф. Н
--------------	-----------------	--------------


Формат А2

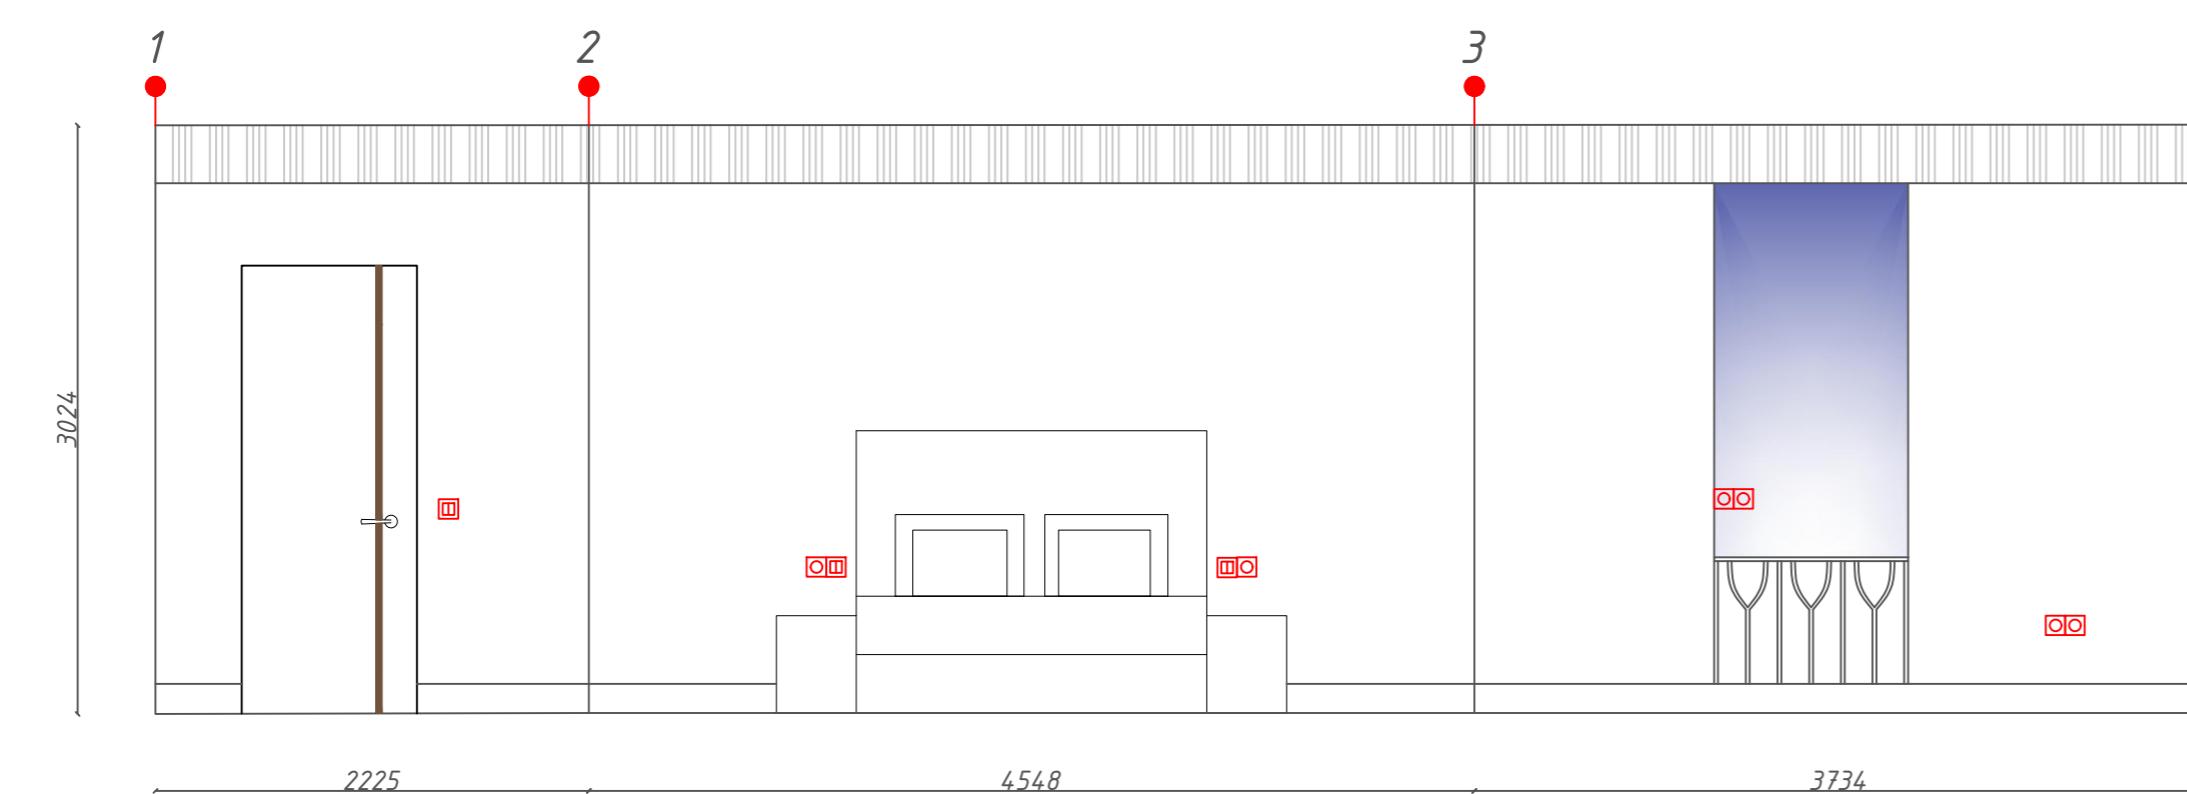

Отделка помещений	Кол-во
1 Покраска	51.63м ²
2 Плинтус	18.21м.п.
3 Карниз	20.71м.п.

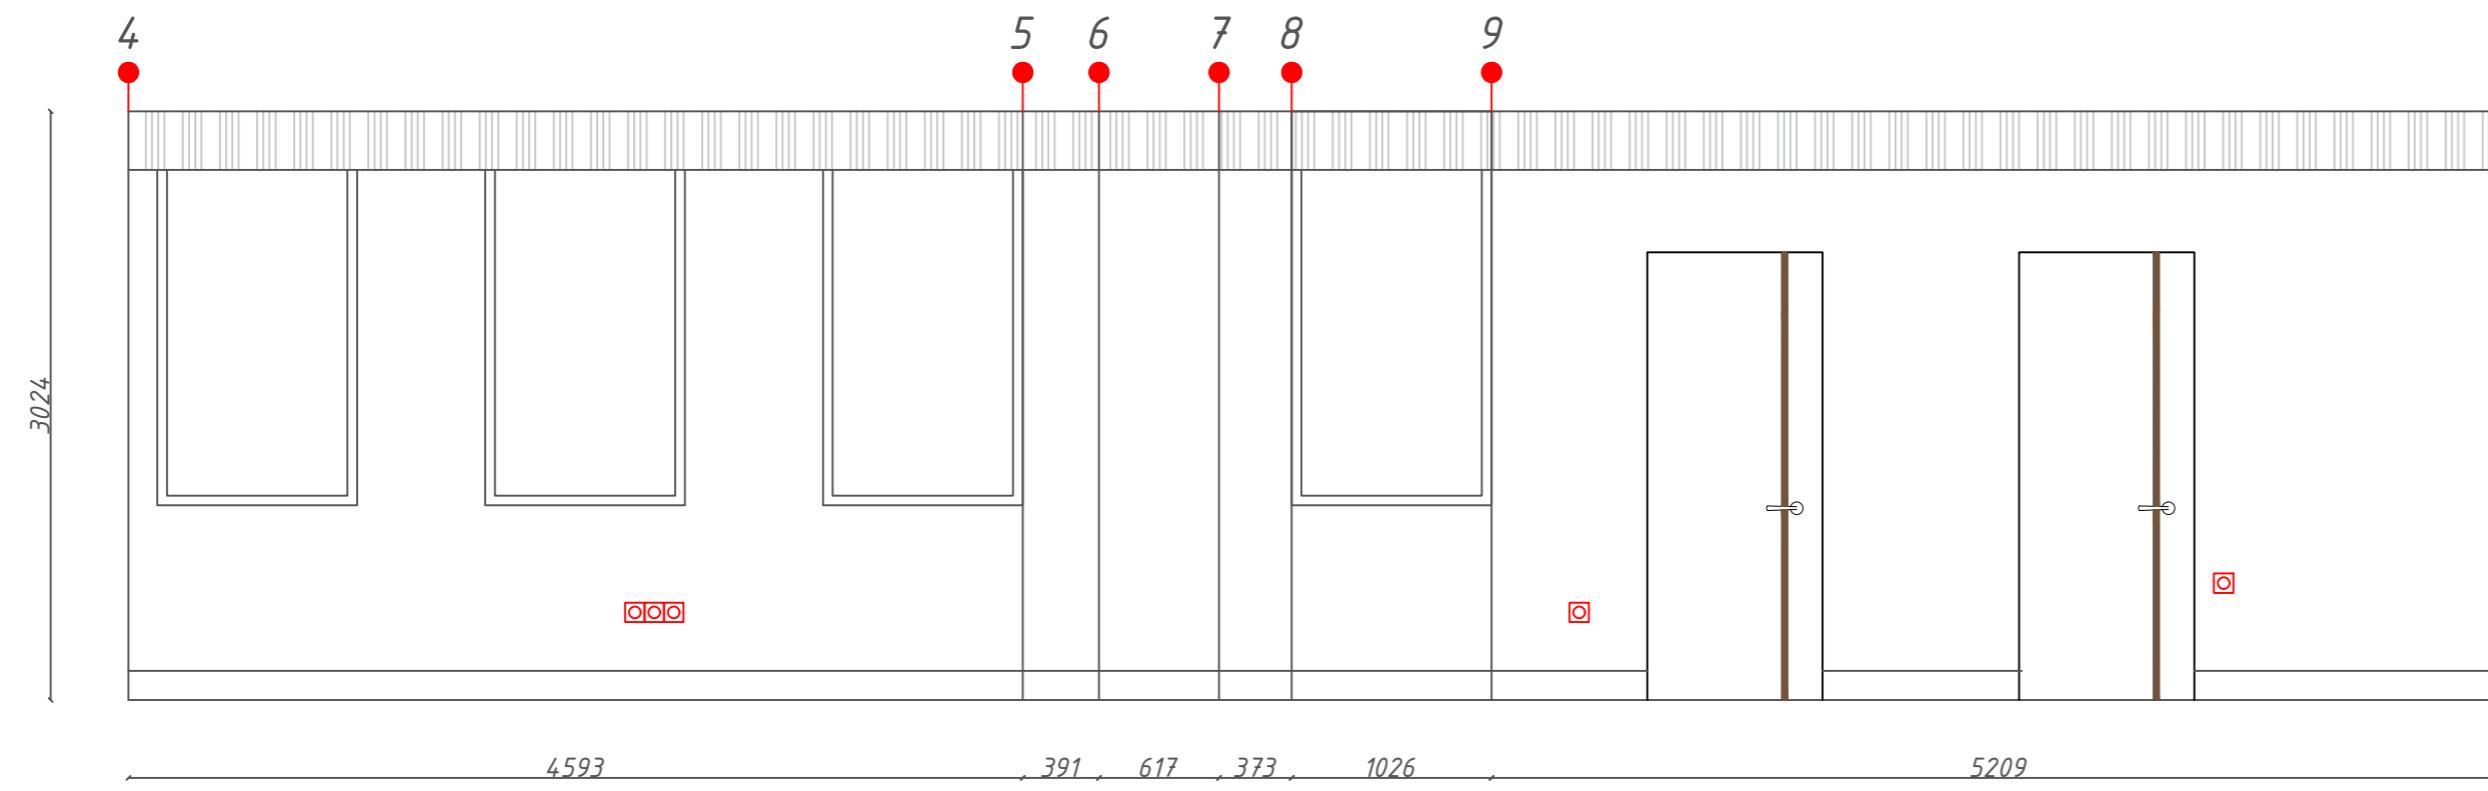

Изм.	Кол. уч	Лист	Н. док	Подп.	Дата	Развертки	Стадия	Лист	Листов
Нач. отдела									
ГИП									
Разработ.									
Н. контр.									

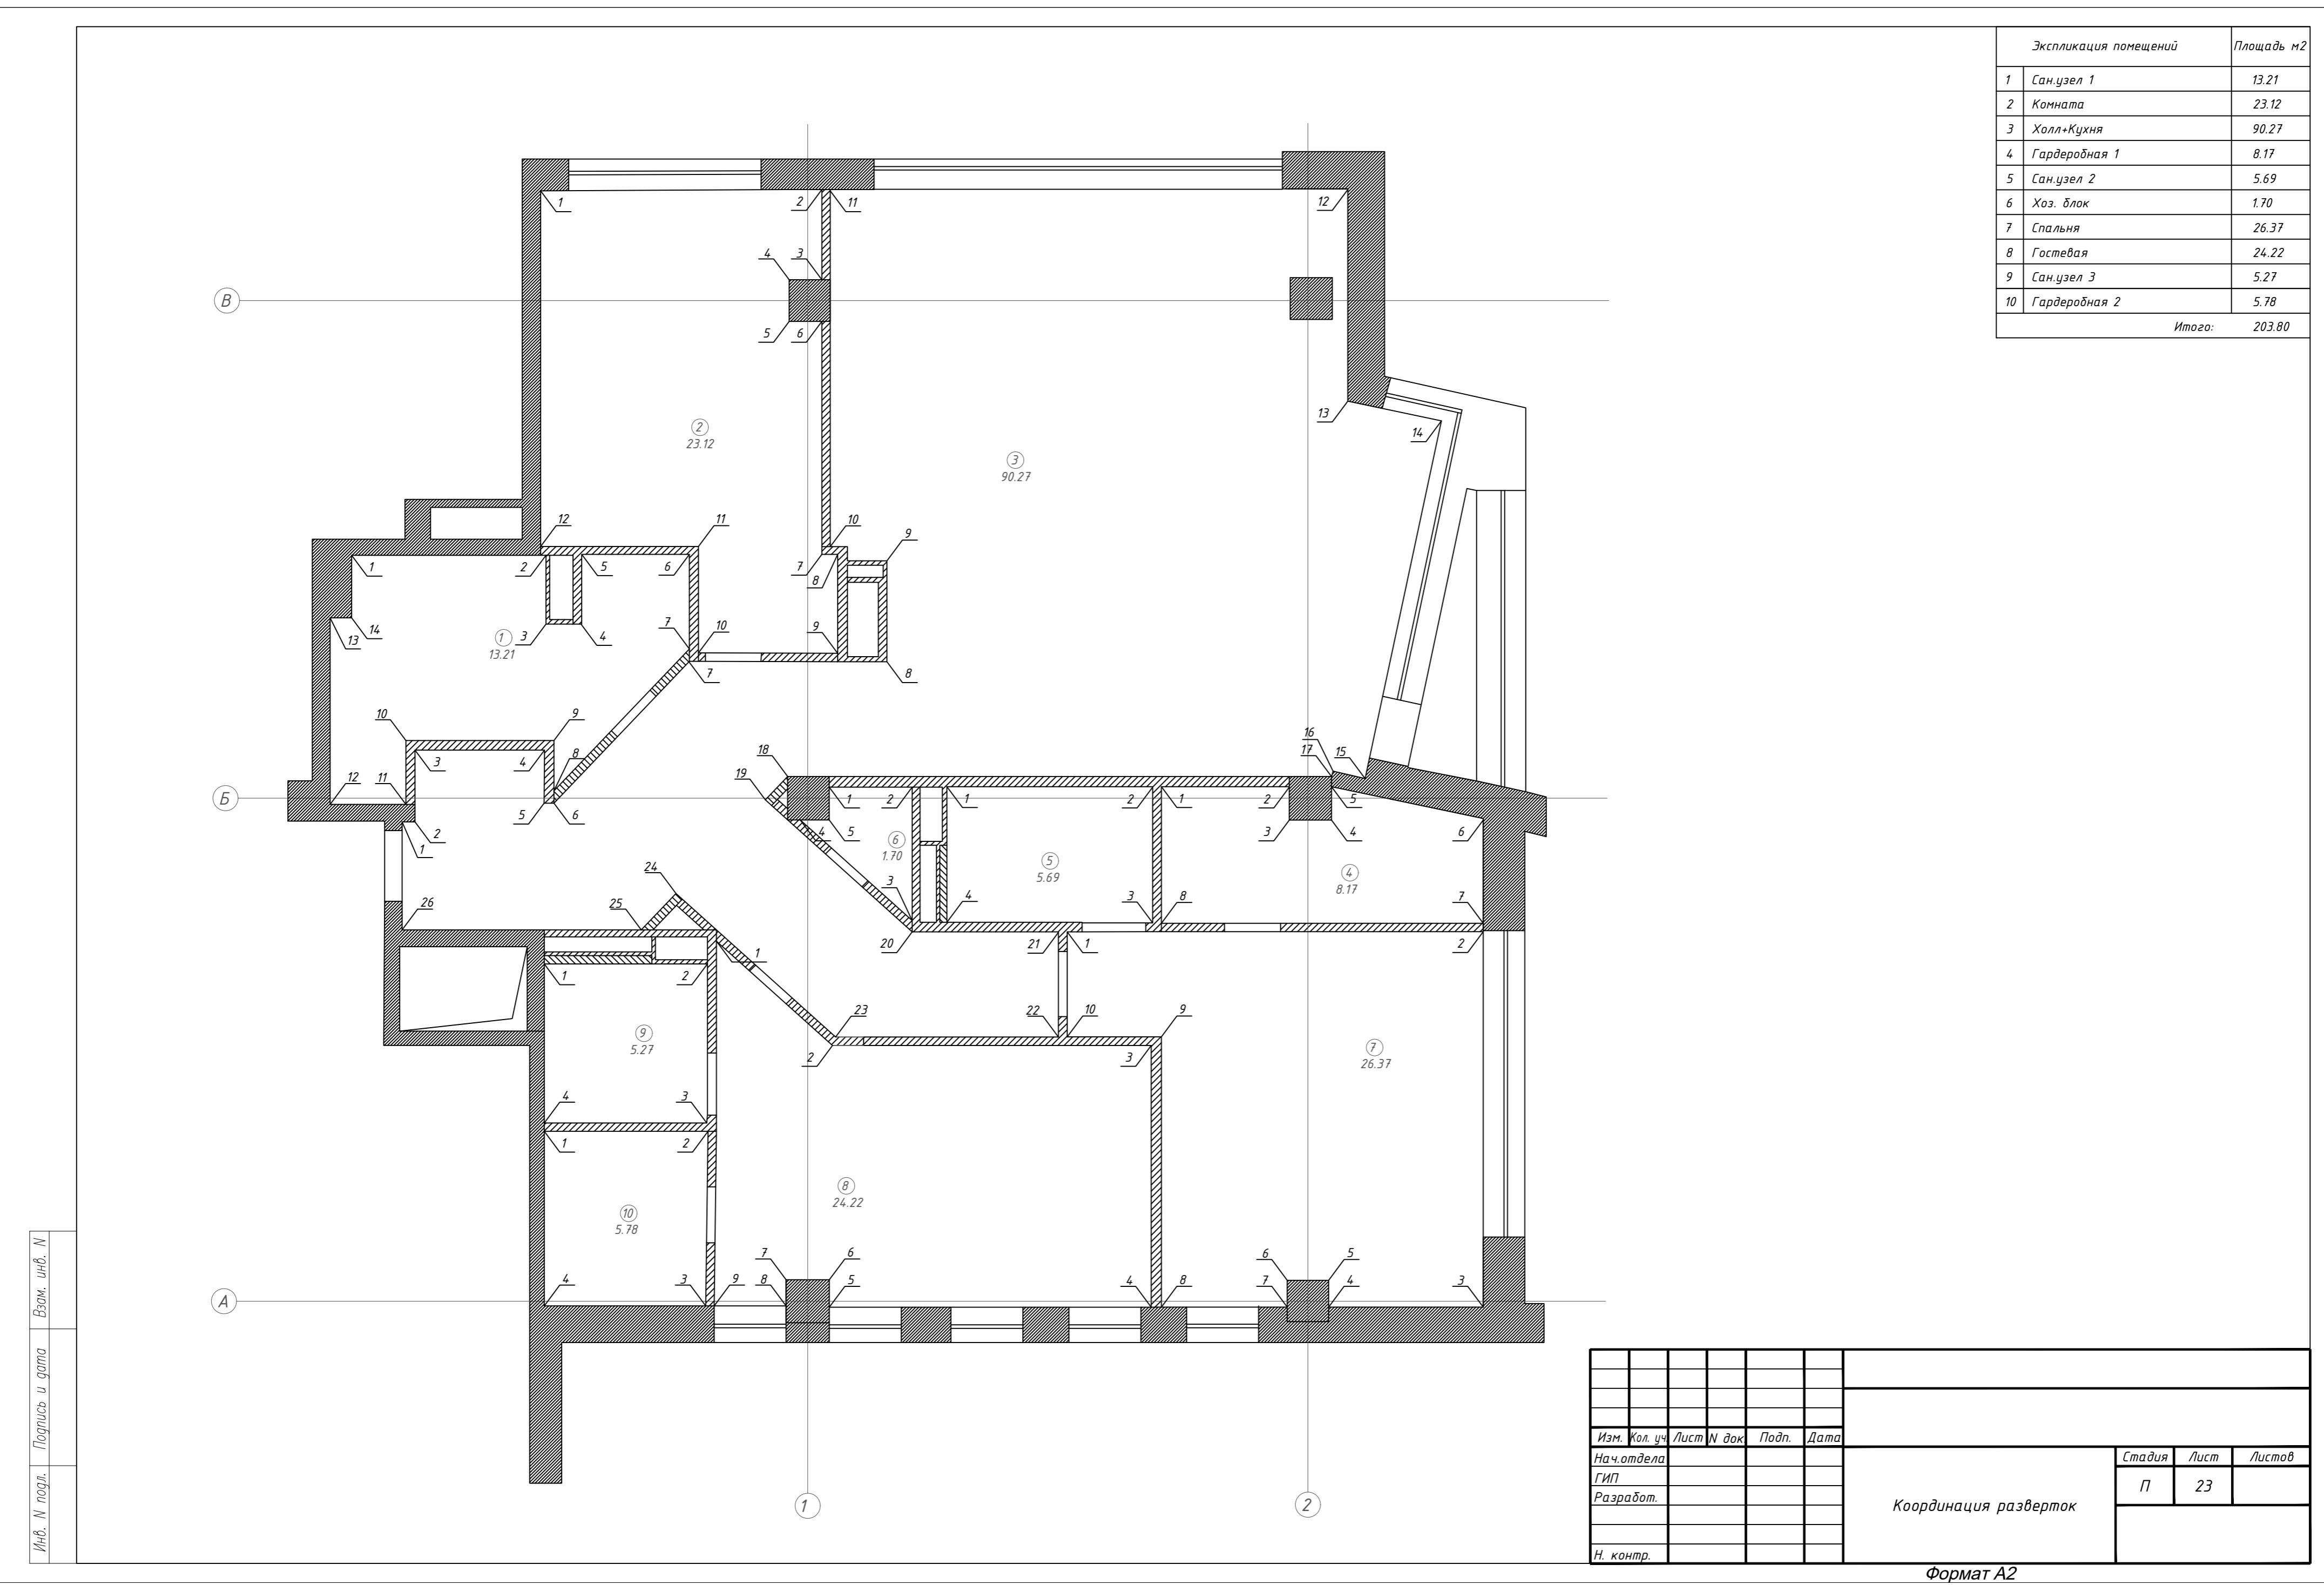

Кухня





Холл






Изм.	Кол. уч	Лист	Н. док	Подп.	Дата	3D виды Кухни и Холла			
Нач. отдела					Стадия				
ГИП									
Разработ.									
Н. контр.					П	24			

Спальня

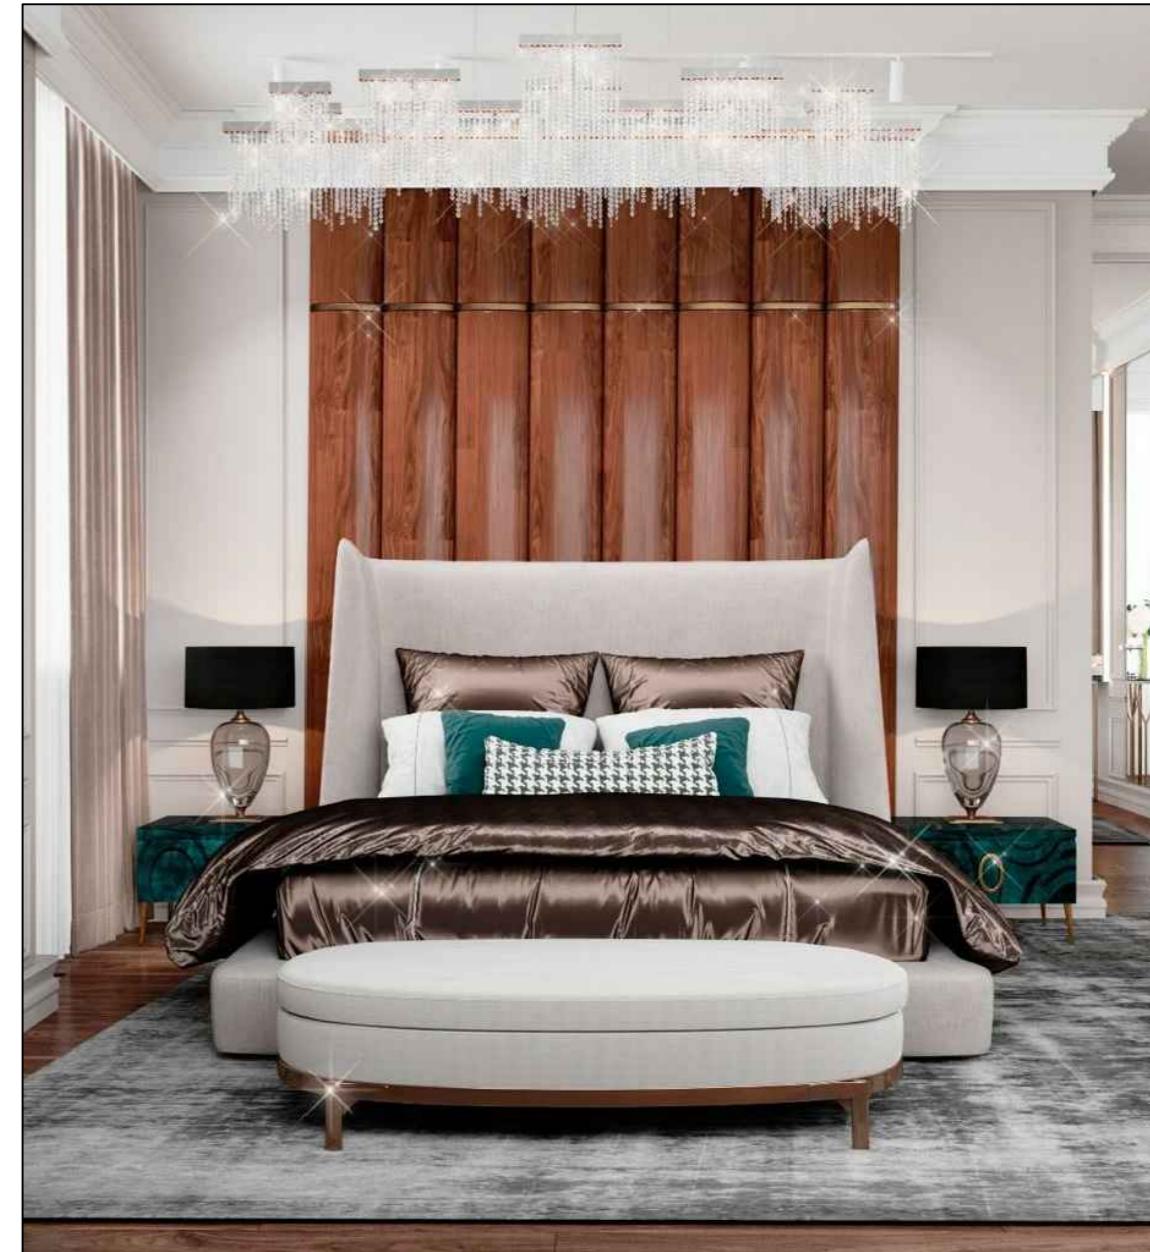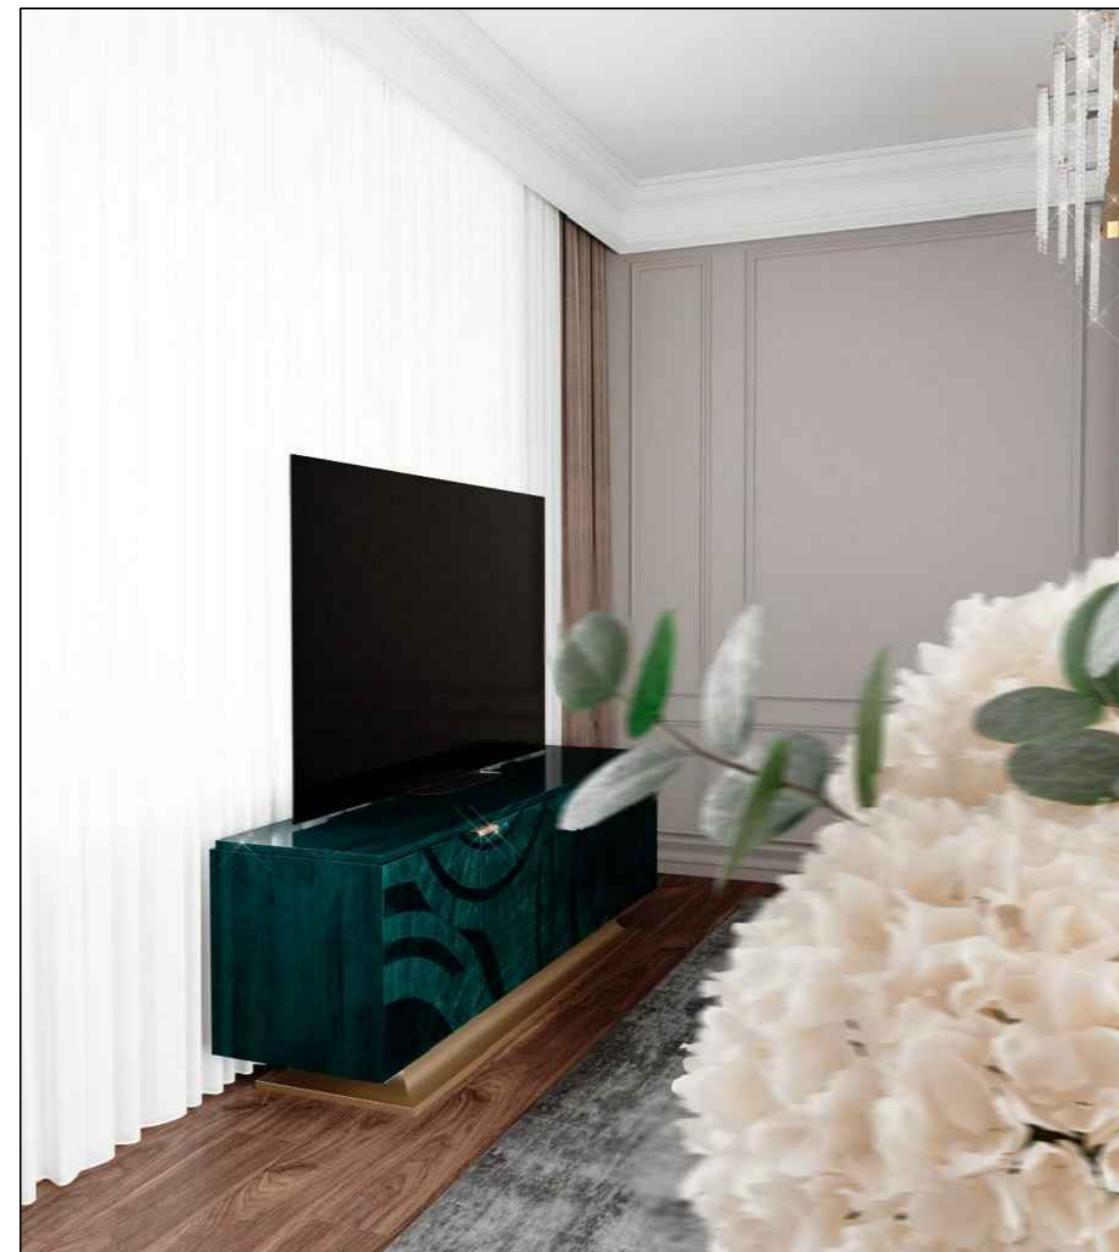

Сан.узел 1

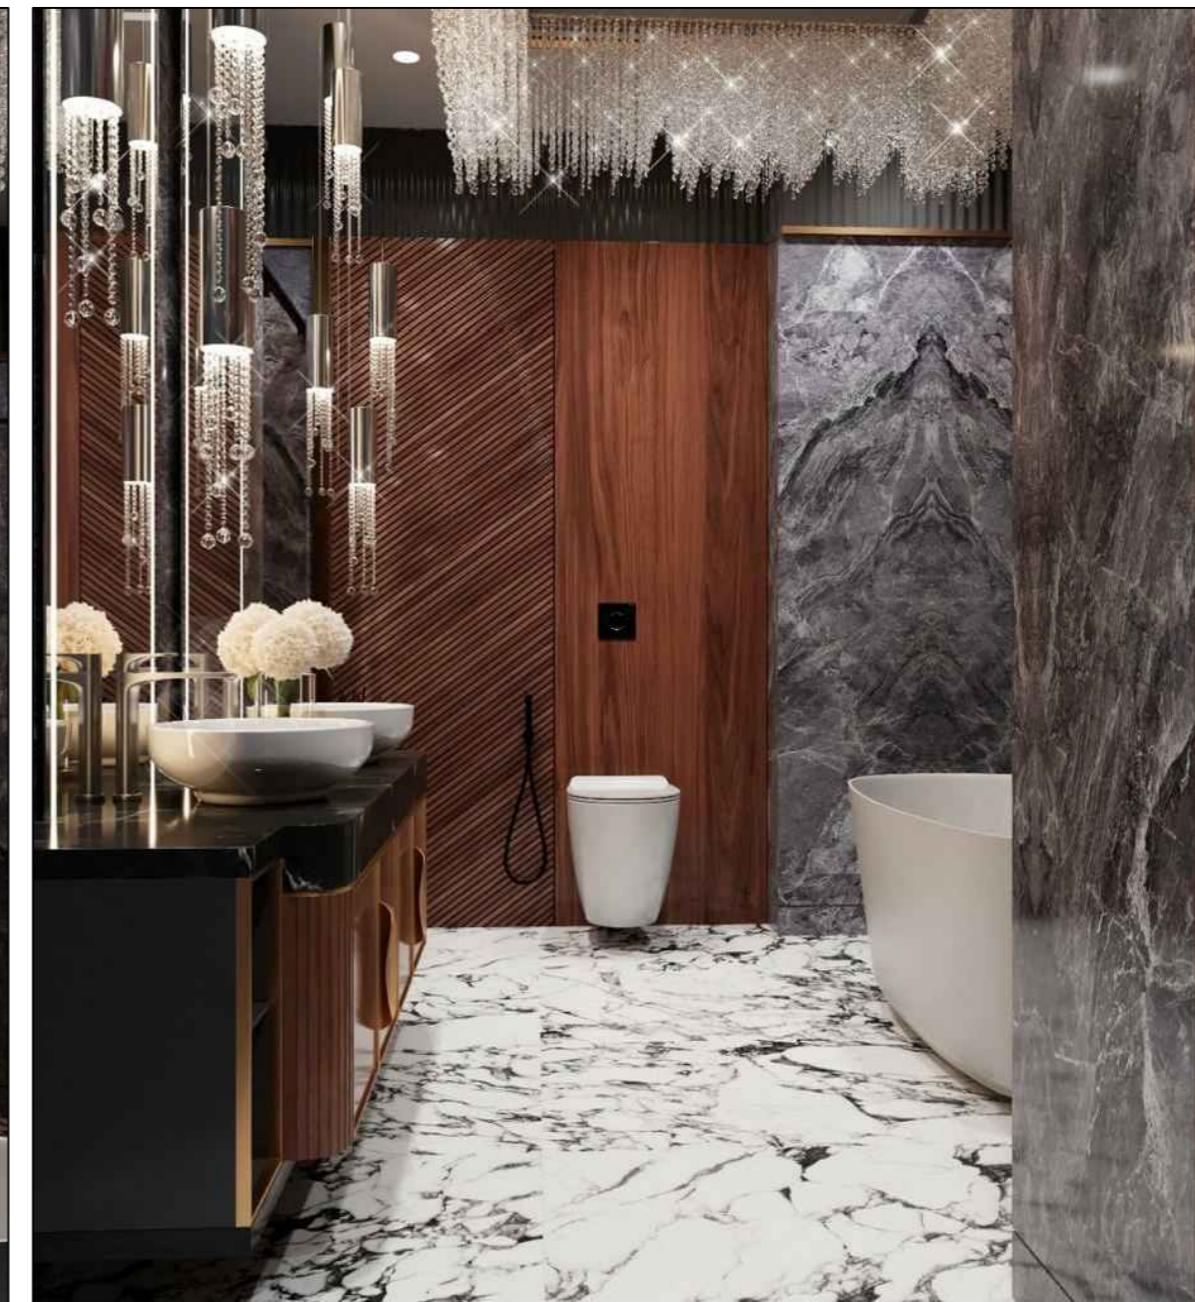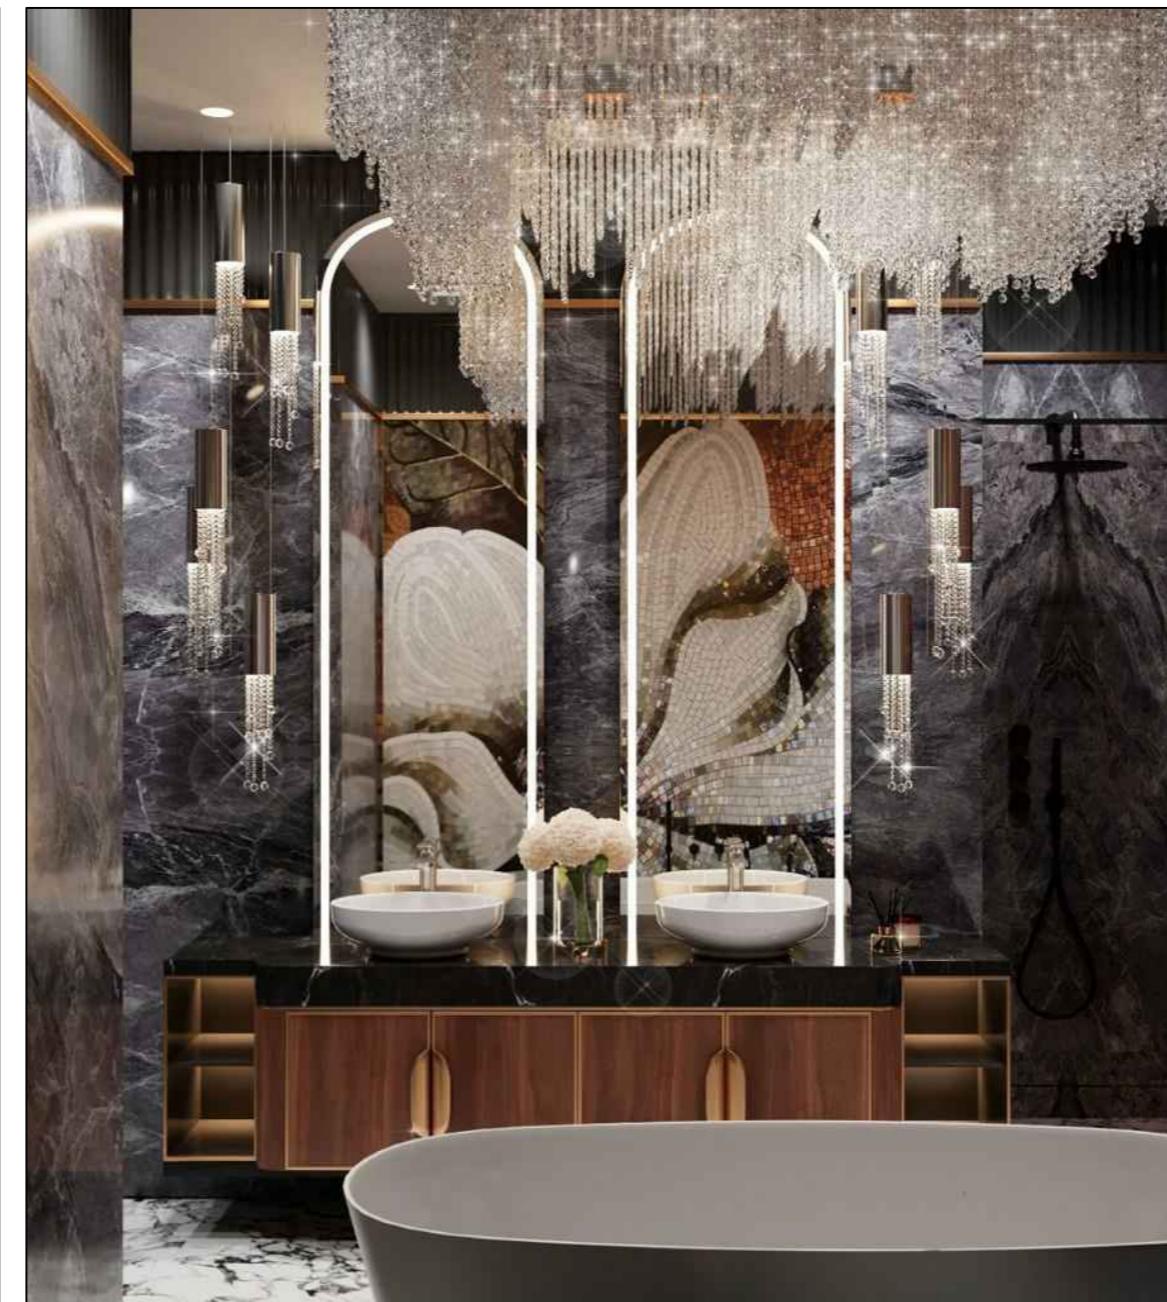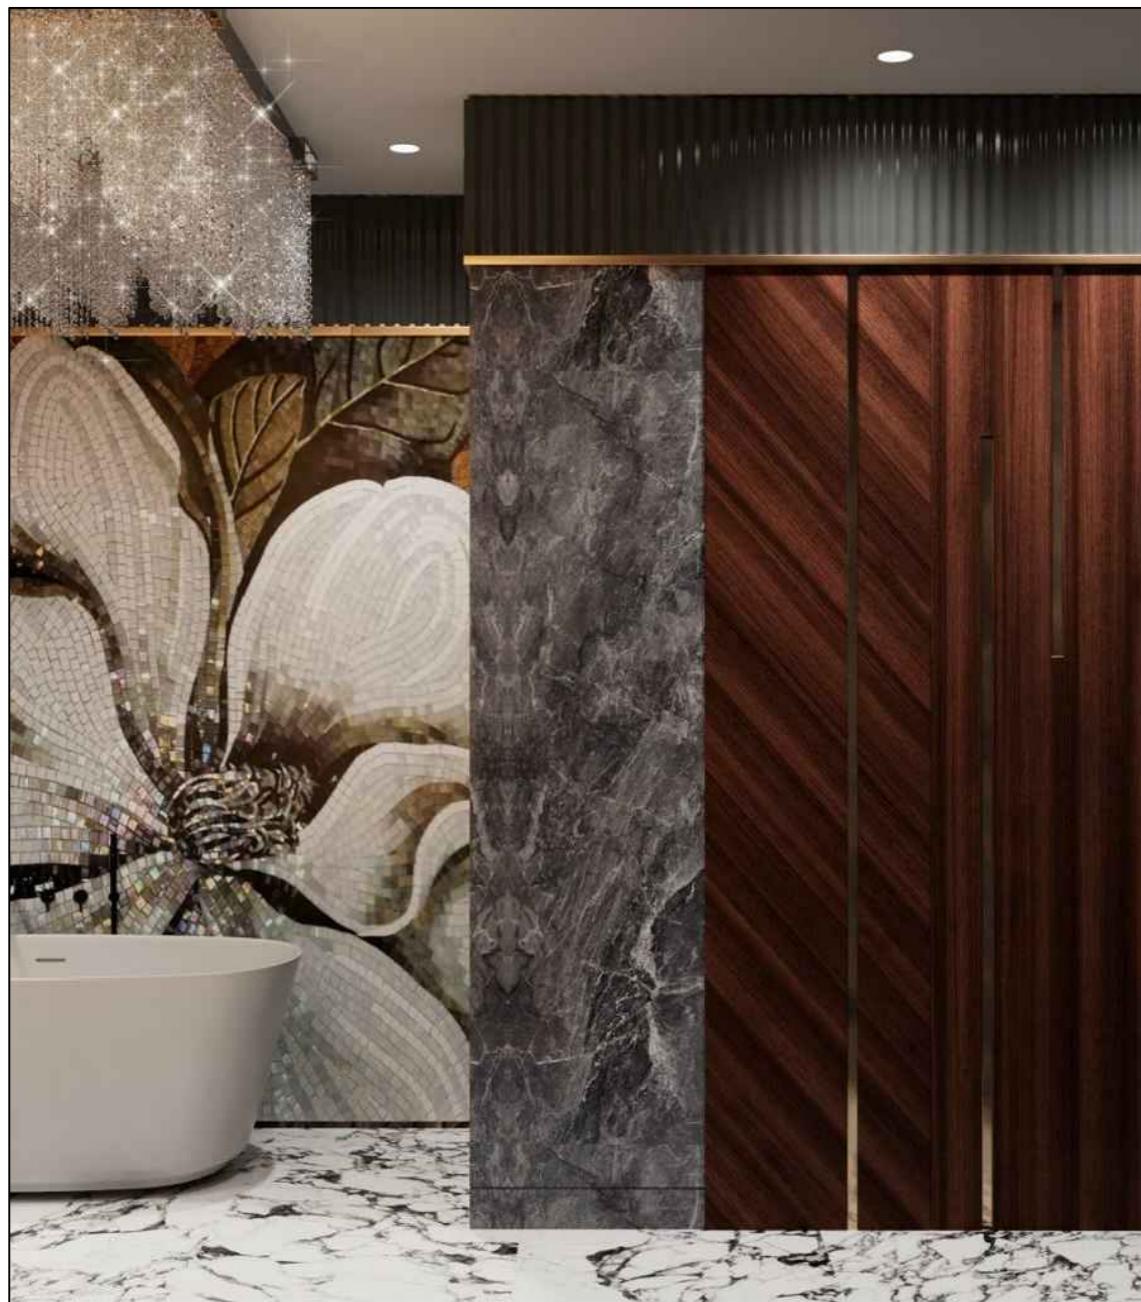


Комната



Изм.	Кол. уч.	Лист	№ док.	Подп.	Дата			
Нач.отдела							Стадия	Лист
ГИП							П	27
Разработ.								
Н. контр.								

Сан. узел 3

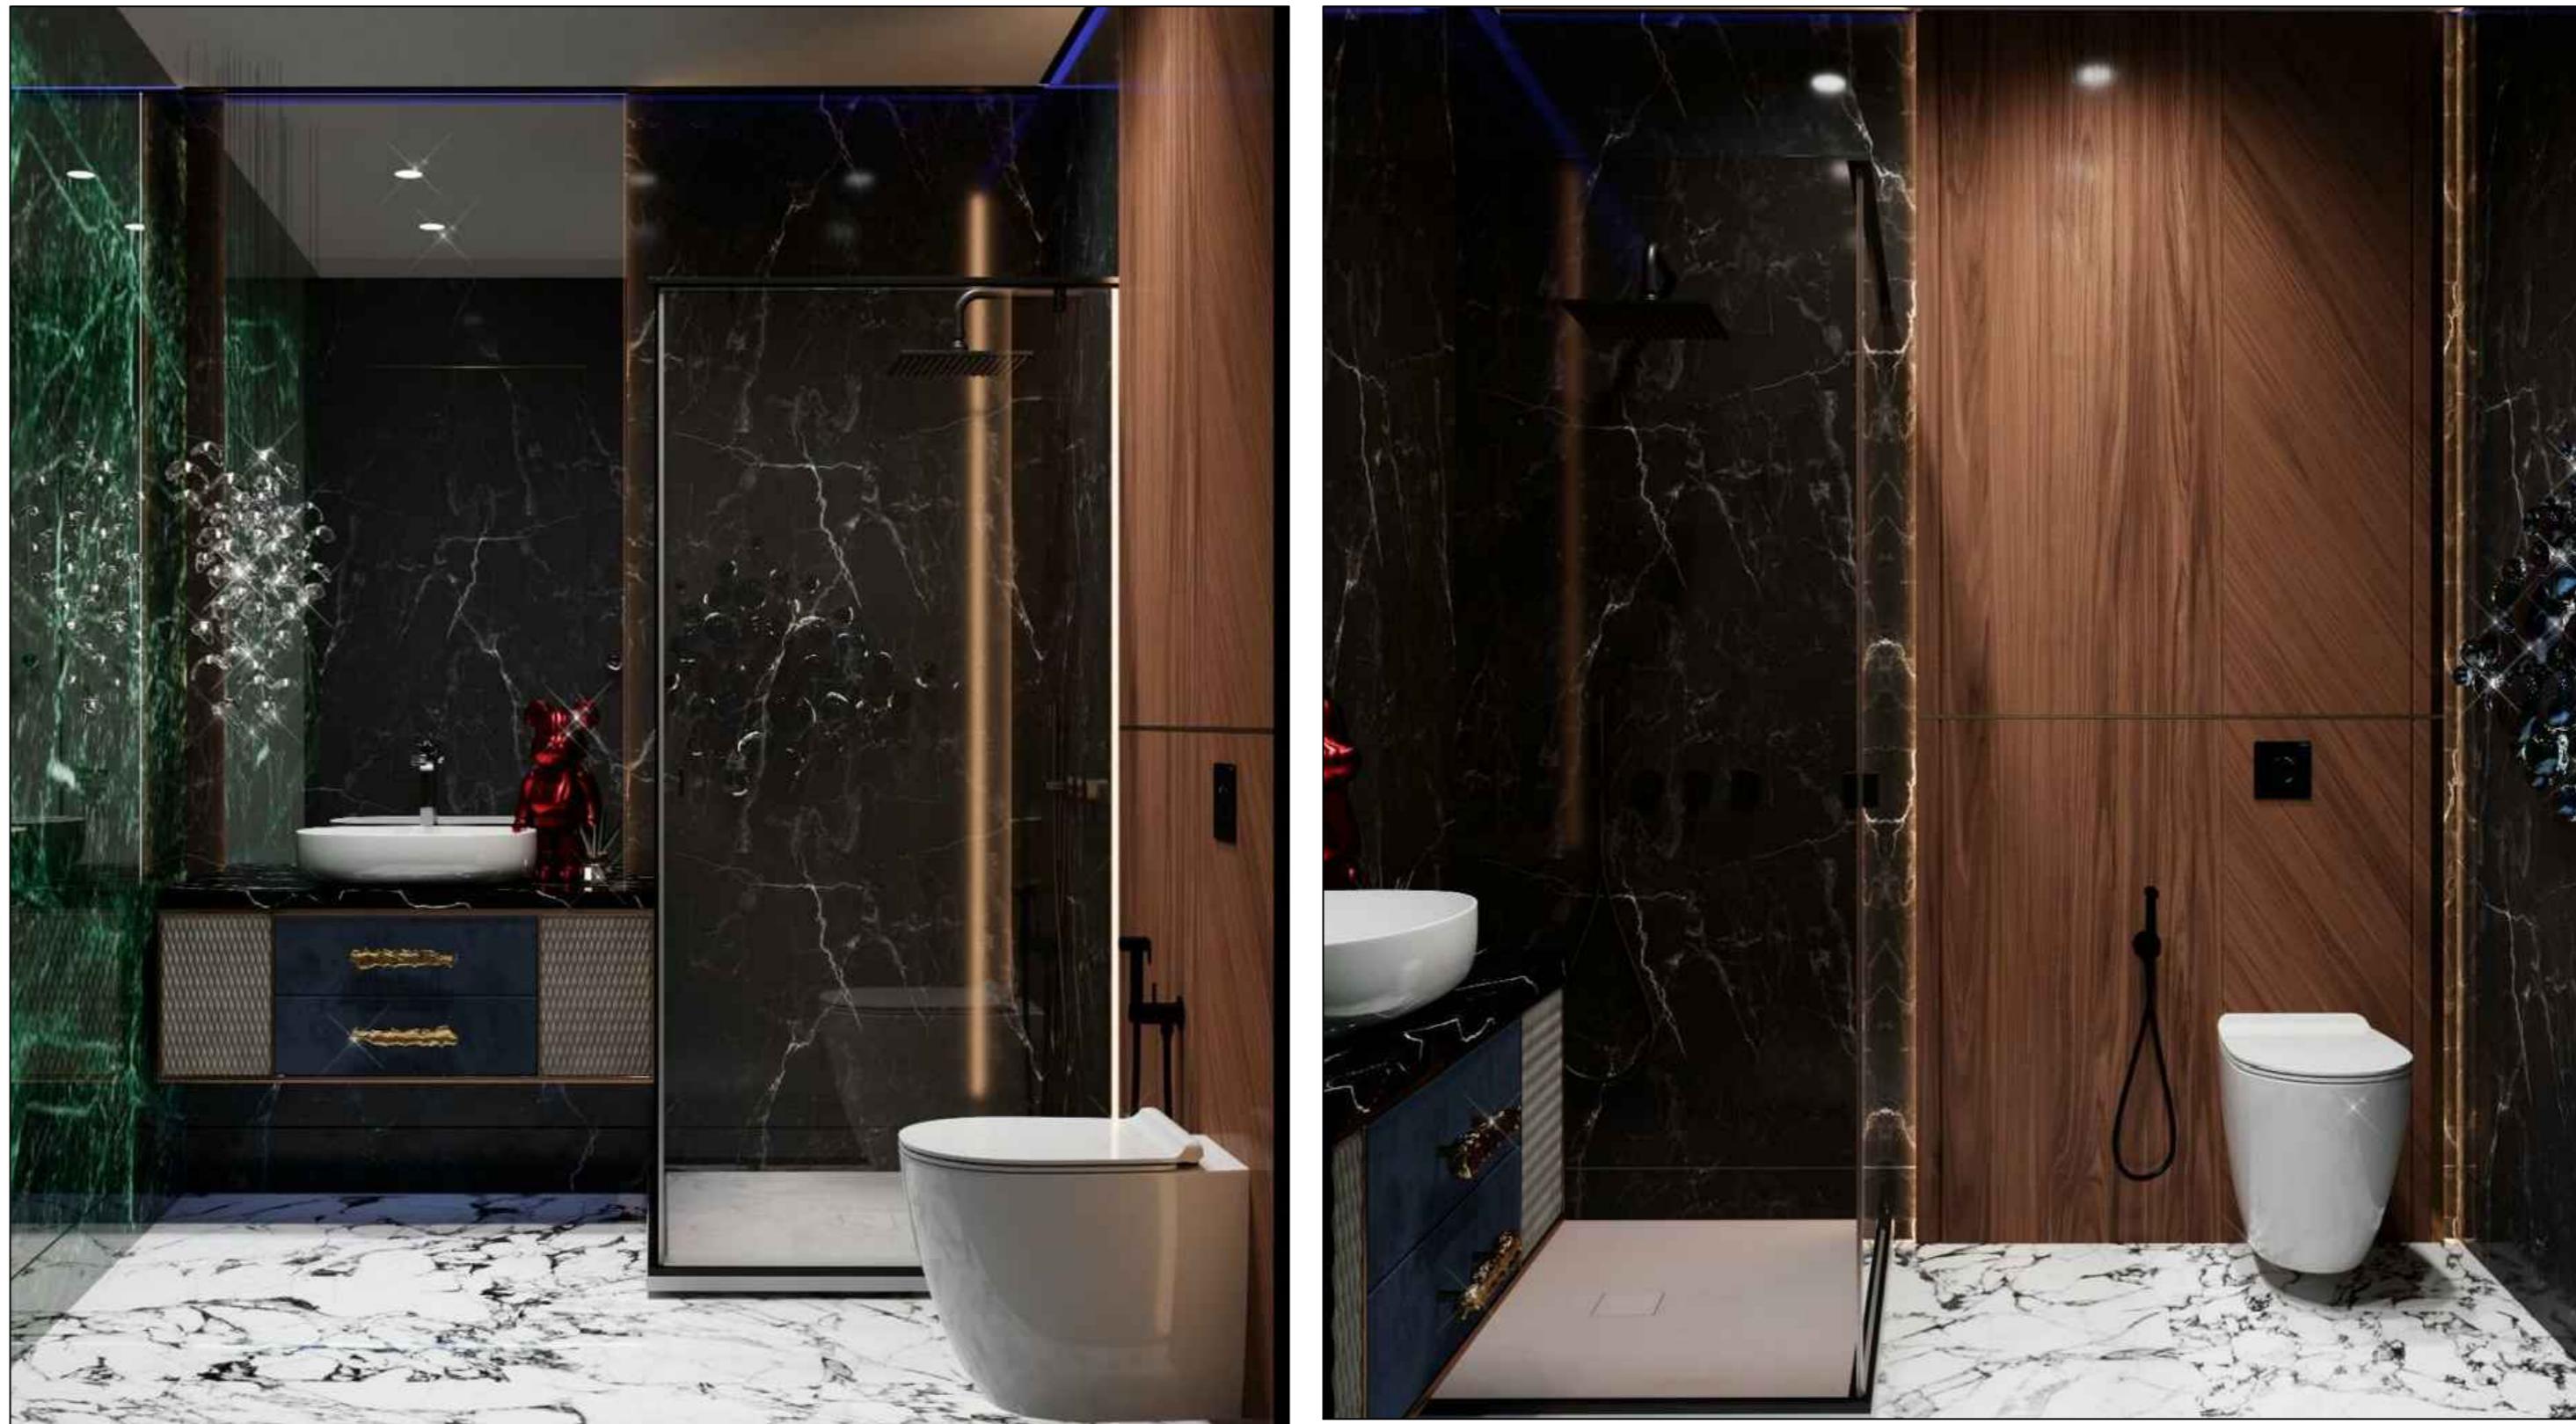


Инв. № здания	Получатель и дата	Взам. инв. №
---------------	-------------------	--------------

Изм.	Кол. уч	Лист	Н. док	Подп.	Дата	3D виды Сан. узла 3	Стадия	Лист	Листов
Нач.отдела									
ГИП									
Разработ.									
							П	28	

Формат А2

Сан.узел 2

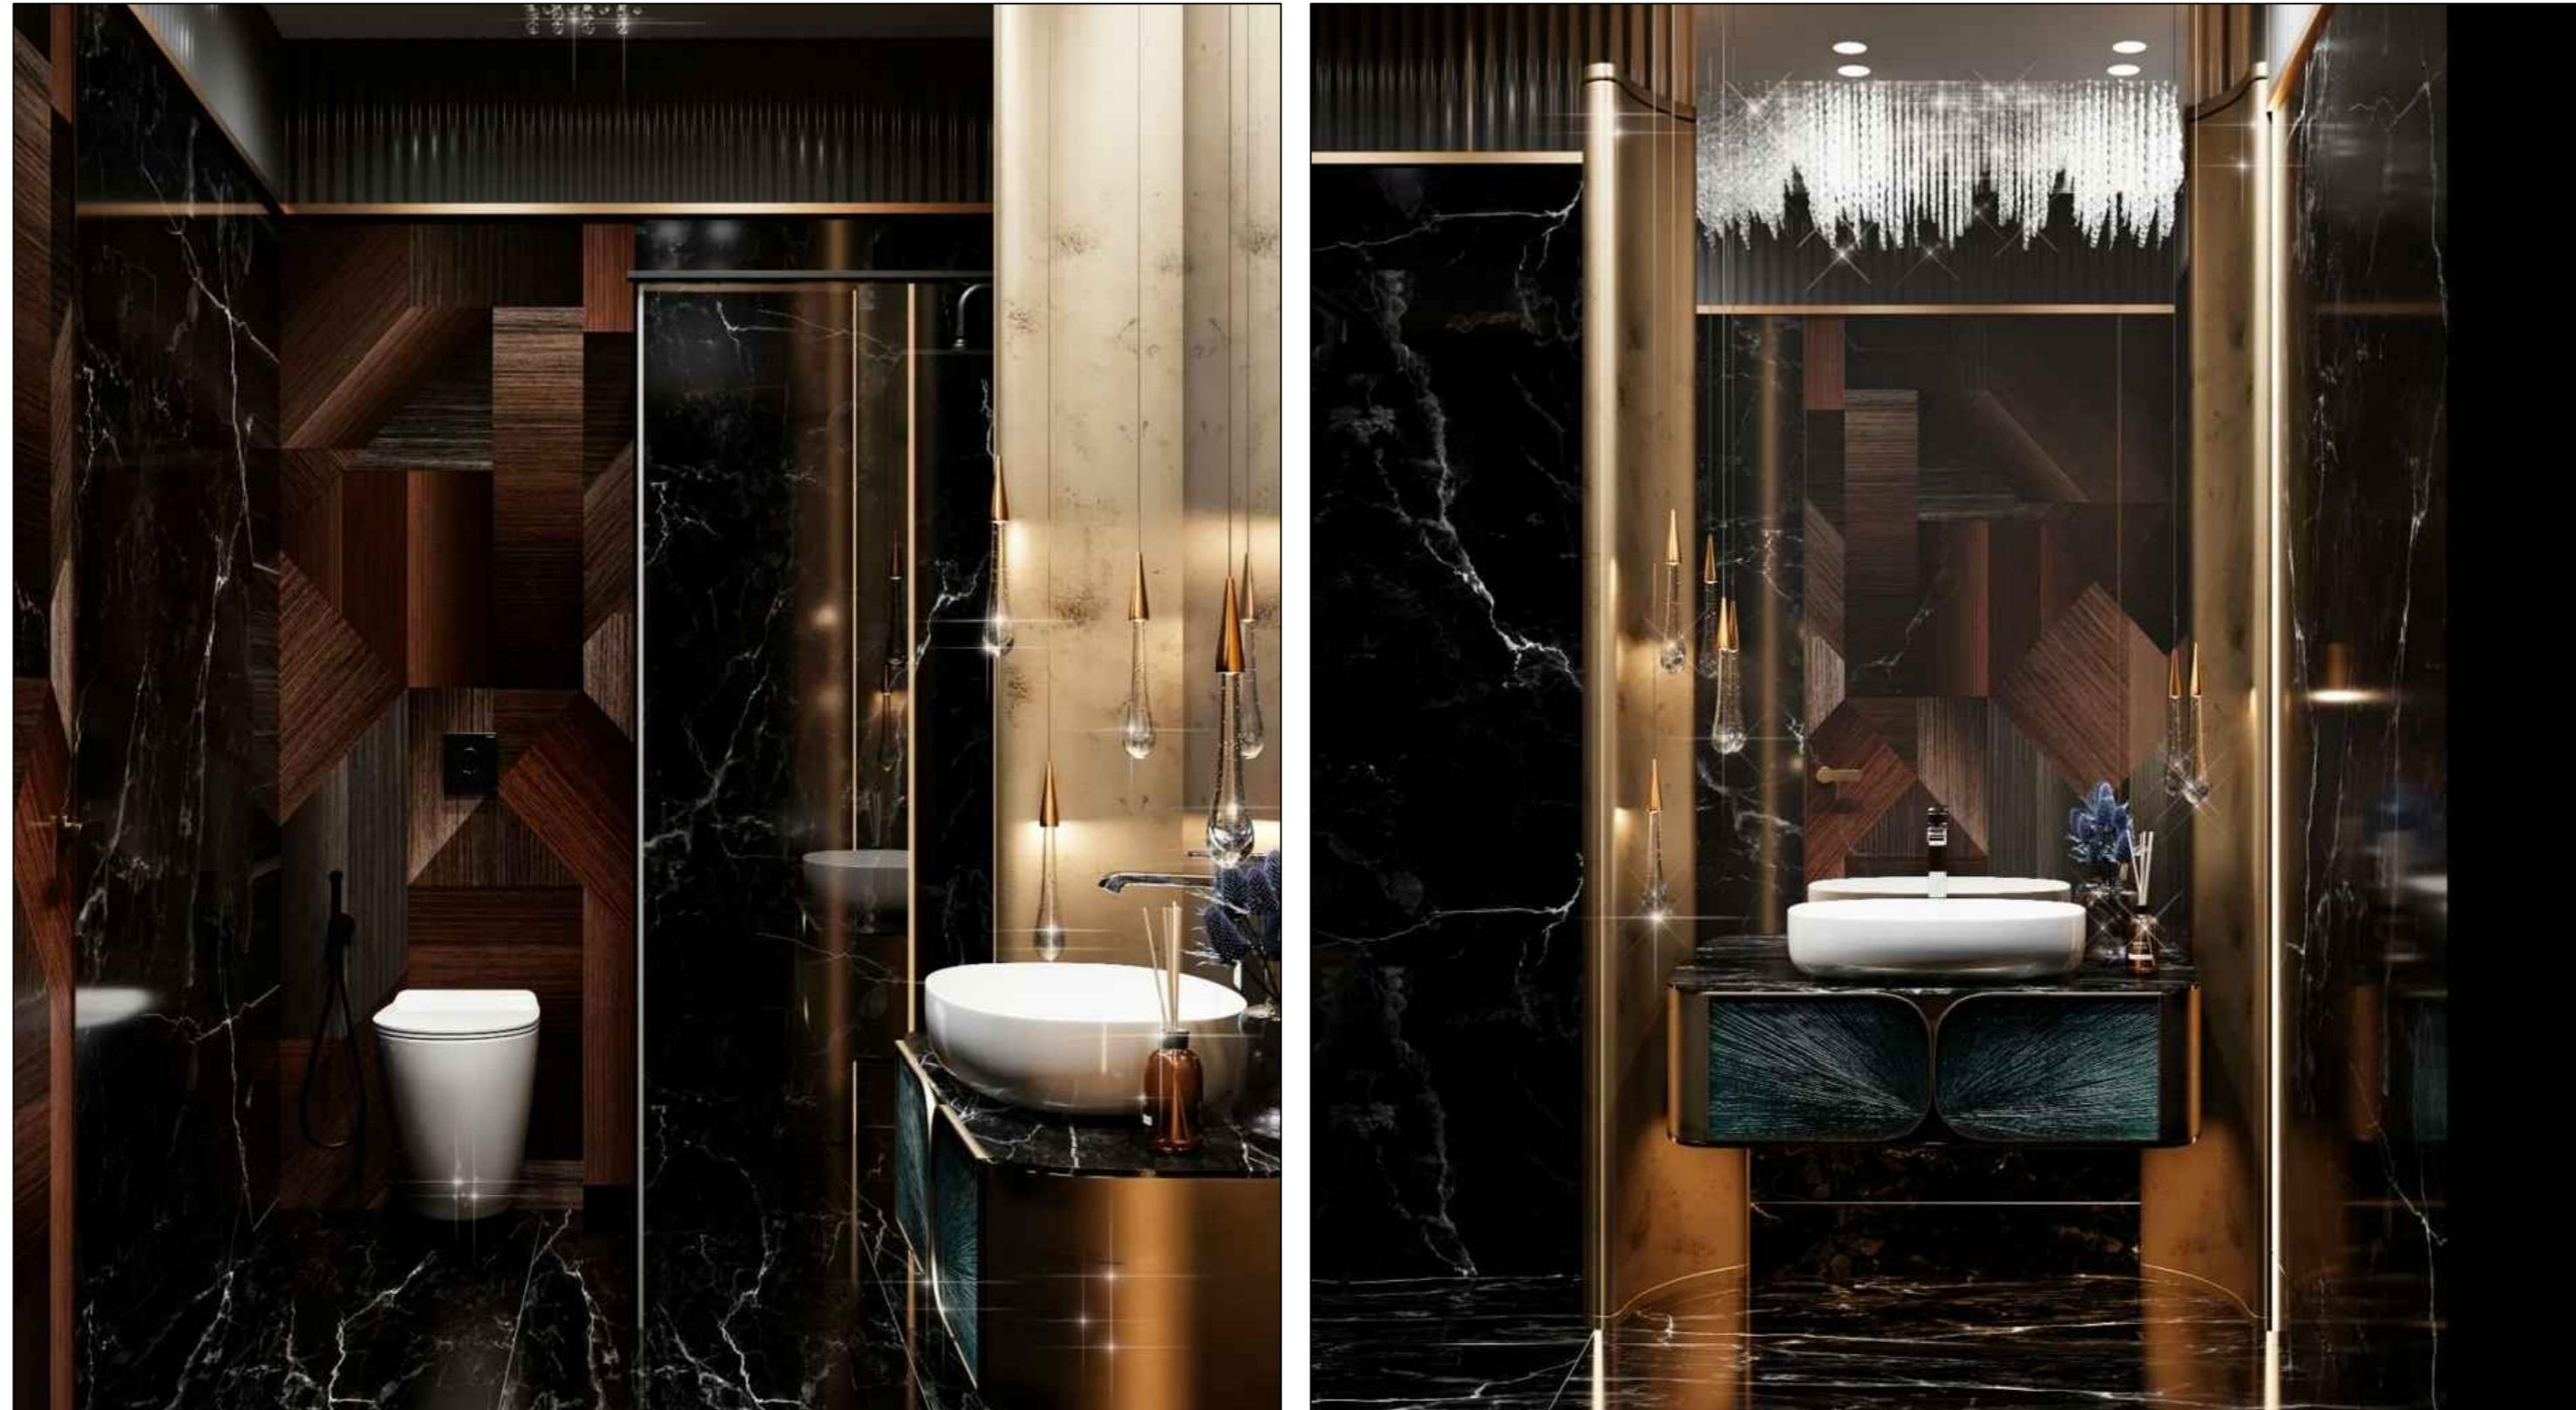

Инв. № подл.	Получатель и дата	Взам. инв. №
--------------	-------------------	--------------

Изм.	Кол. уч	Лист	Н. док	Подп.	Дата	Стадия	Лист	Листов
Нач.отдела						3D виды Сан.узла 2	П	29
ГИП								
Разработ.								
Н. контр.								

Формат А2

Гардеробная 1



Гардеробная 2



Инф. Н ноги.	Погибель и гибель	Взам. инф. Н
--------------	-------------------	--------------

<i>Изм.</i>	<i>Кол. уч</i>	<i>Лист</i>	<i>№ док</i>	<i>Подп.</i>	<i>Дата</i>		
<i>Нач.отдела</i>							
<i>ГИП</i>							
<i>Разработ.</i>							
<i>Н. контр.</i>							

Формат А2